


SITUACE  
1:250

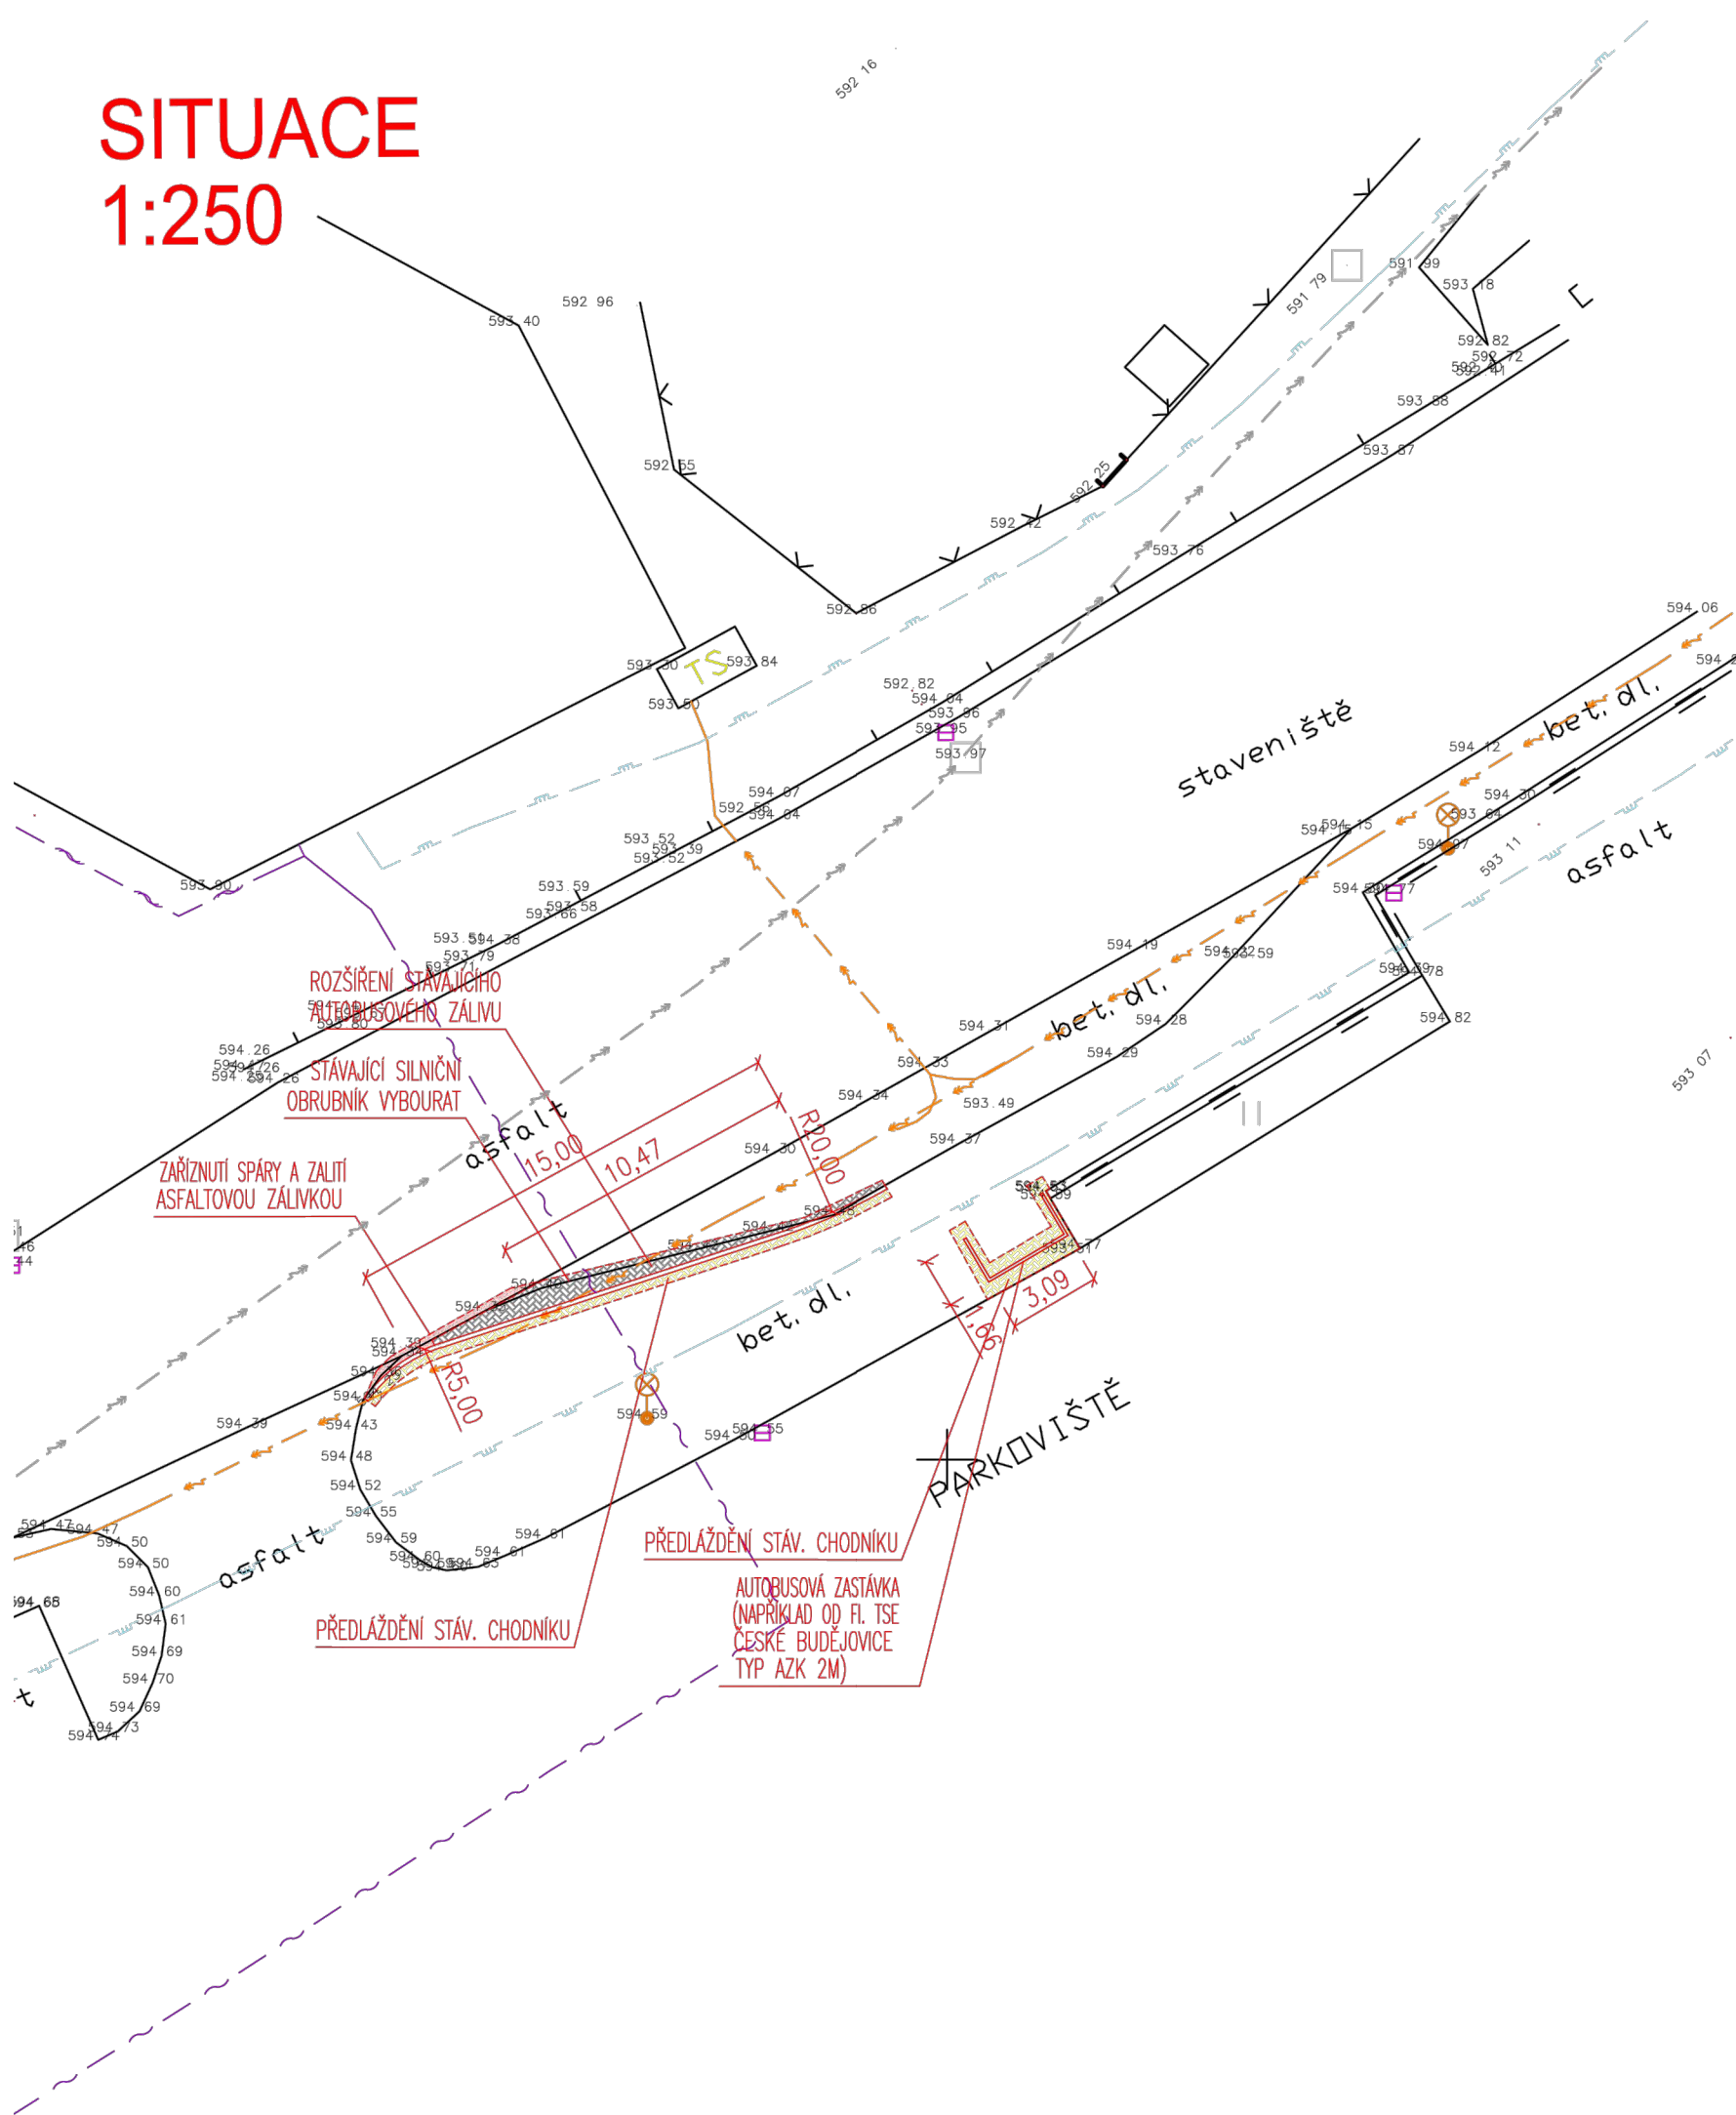




LEGENDA STÁVAJÍCÍCH SÍTÍ

- KANALIZACE JEDNOTNÁ (VAS)
- VODOVOD (VAS)
- SÍŤ EL. KOMUNIKACÍ (O2) - ZAMĚŘENÉ SÍŤ
- PLYNOVOD (RWE)
- NÍZKÉ NAPĚTÍ PODZEMNÍ VEDENÍ (E.ON)
- VYSOKÉ NAPĚTÍ PODZEMNÍ VEDENÍ (E.ON)
- VYSOKÉ NAPĚTÍ - ZRUŠENÉ PODZEMNÍ VEDENÍ (E.ON)

LEGENDA PLOCH

- ÚPRAVA STÁVAJÍCÍ KOMUNIKACE - ASFALTOVÝ KRYT
- PŘEDLÁŽDĚNÍ STÁVAJÍCÍHO CHODNÍKU (NÁSTUPIŠTĚ)
- DODLÁŽDĚNÍ AUTOBUSOVÉHO ZÁLIVU

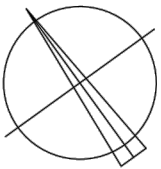

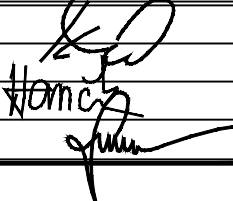vedoucí projektant	Ing. Kotlán		 PROFI Jihlava, spol. s r.o., Pod Příkopem 6, 586 01 Jihlava tel.: 567 579 151, www.profi-ji.cz	
zodp. projektant	Ing. Kotlán			
vypracoval /CAD	Hančík			
kontroloval	Ing. Sedlák			
investor: Město Žďár nad Sázavou			formát	2xA4
<b>Místní komunikace Jamská - Nákupní park, Žďár nad Sázavou</b>			datum	11/2021
			stupeň	RDS
			zak.č.	2018-000130
			paré č.	
obsah	<b>SITUACE ÚPRAVY AUTOBUSOVÉ ZASTÁVKY</b>		měřítko 1 : 250	č. výkresu <b>102.1</b>