


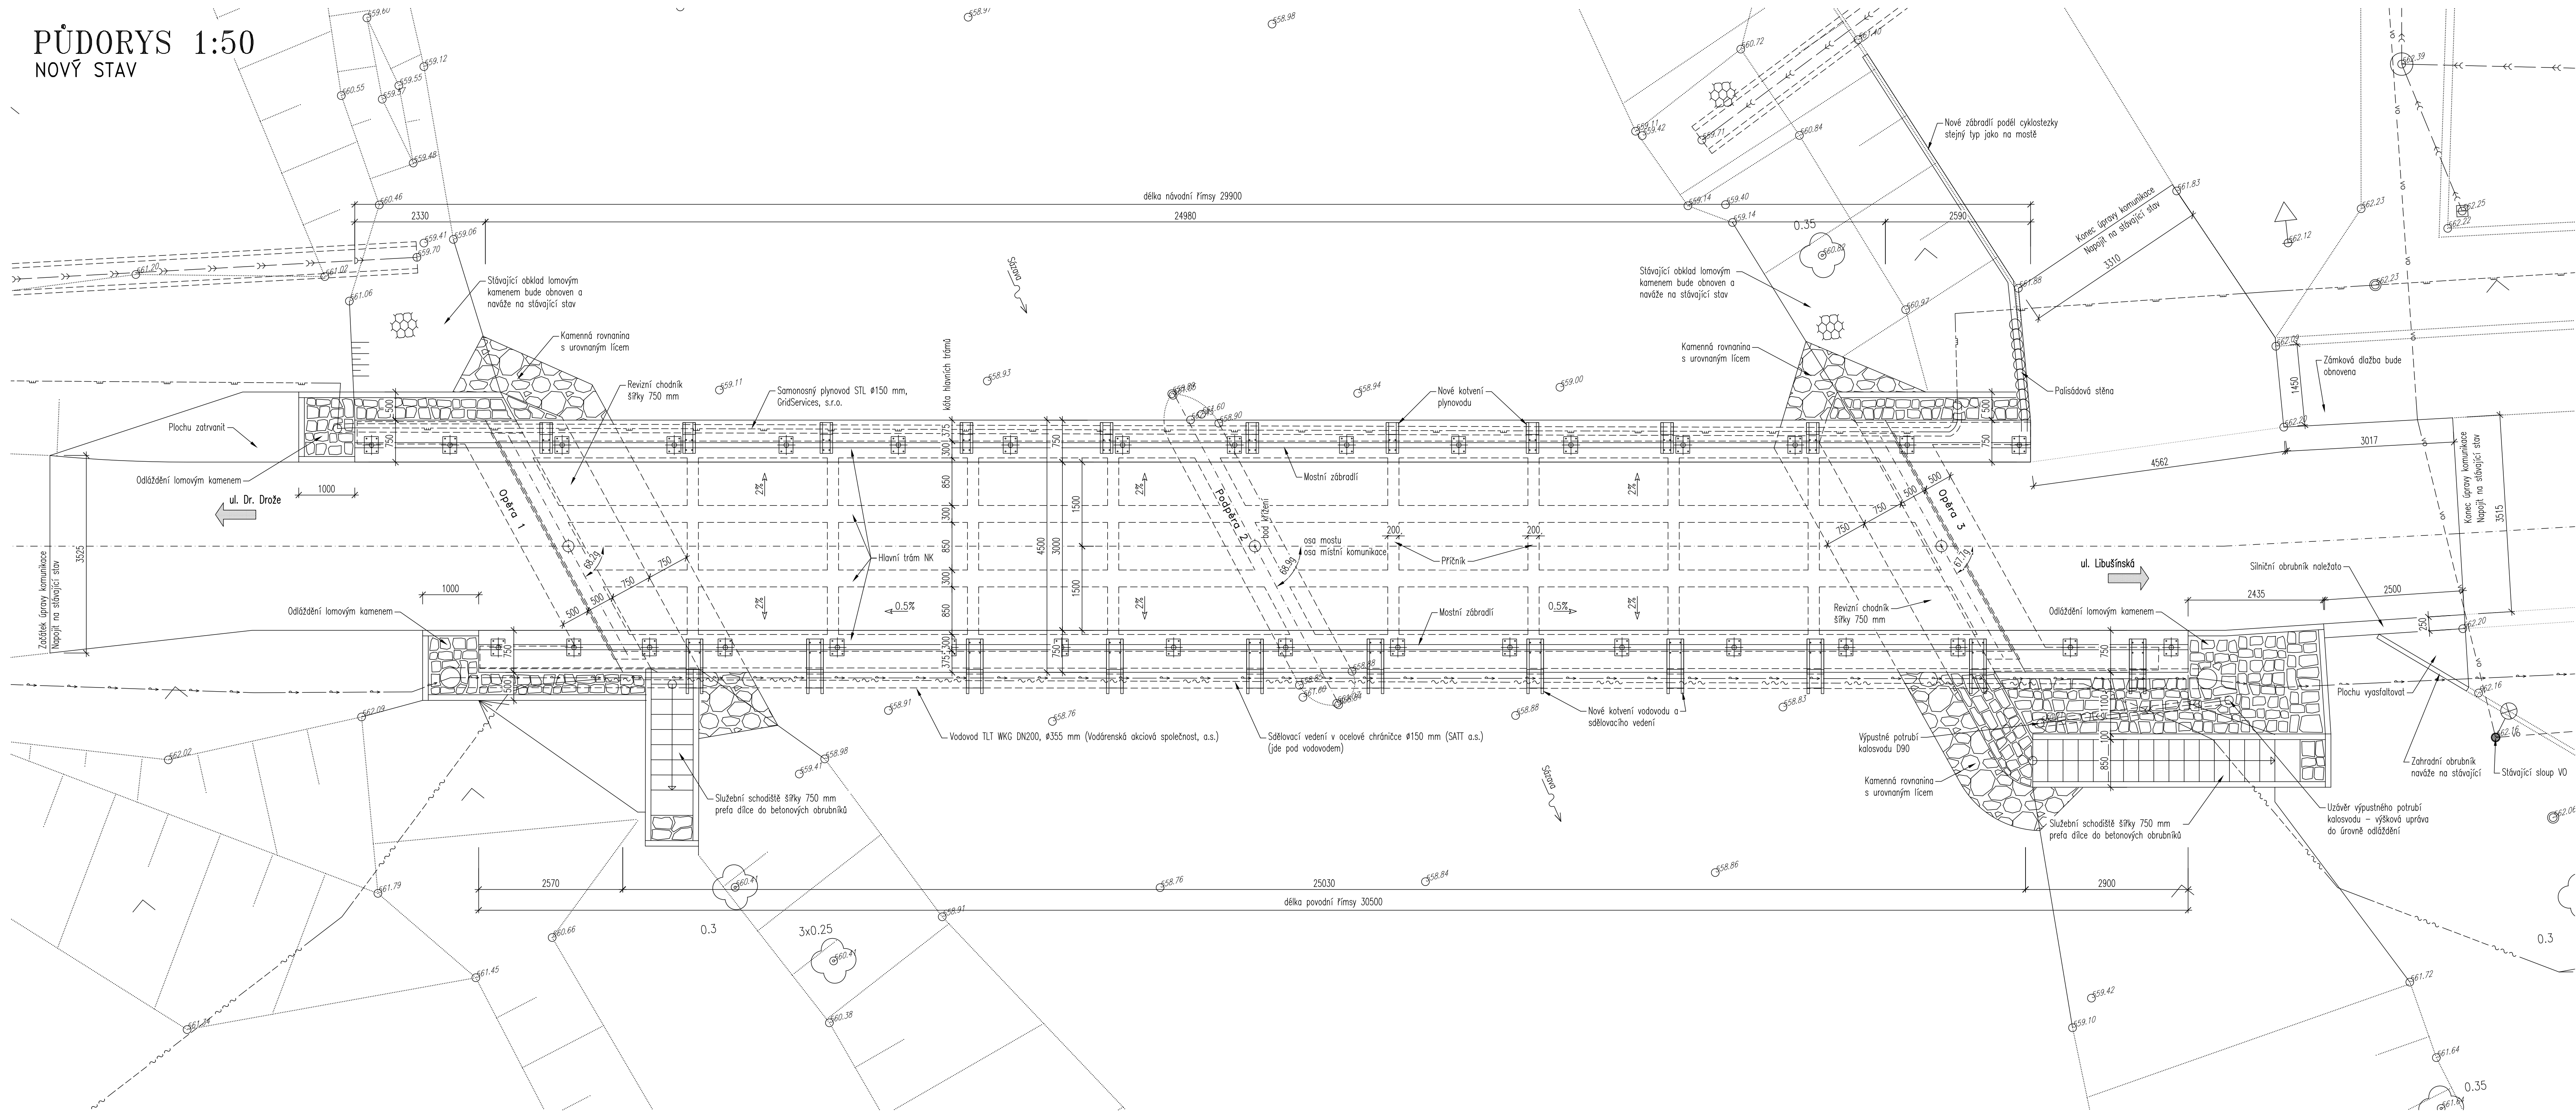


PŮDORYS 1:50
NOVÝ STAV










LEGENDA ČAR A ŠRAF:

- | |
|-------------------------------------|
| STÁVAJÍCÍ STAV |
| NOVÝ STAV |
| HRANICE PARCEL KATASTRU NEMOVITOSTÍ |
| ČÍSLO PARCELY KATASTRU NEMOVITOSTÍ |


- | | |
|-------------------------------------------------------------------------------------|-------------------------------------|
|  | ÚPRAVA KOMUNIKACE |
|  | ODLÁŽDĚNÍ LOMOVÝM KANEMEM DO BETONU |
|  | KAMENNÁ ROVNANINA S UROVNANÝM LÍCEM |

LEGENDA SÍTÍ:

- | | |
|-------------------------------------------------------------------------------------|---------------------------------------------|
|  | Nadzemní vedení NN (E.ON Servisní, s.r.o.) |
|  | Kabel VO (Město Žďár nad Sázavou) |
|  | Vodovod TLT WKG DN200 (Vas Žďár a.s.) |
|  | Dešťová kanalizace (Město Žďár nad Sázavou) |
|  | Sdělovací vedení (SATT a.s.) |
|  | Plynovod STL Ø150 (GridServices, s.r.o.) |

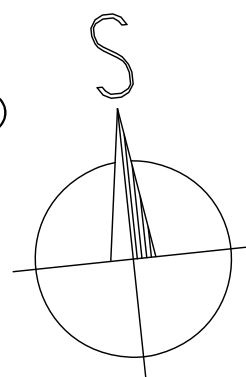

Výškový systém: Bpv
Souřadnicový systém: S-JTSK

ZODPOVĚDNÝ PROJEKTANT		VYPRACOVAL	KONTROLOVAL	 Mostní projekce s.r.o. www.mostniprojekce.cz info@mostniprojekce.cz +420 776 583 906
Ing. František Polný		Ing. František Polný	Ing. Libor Puklický, Ph.D.	
Investor: Město Žďár nad Sázavou		Kraj: Kraj Vysočina		DATUM 08/2018 FORMÁT 12A4 STUPEŇ PD PDPS MĚŘÍTKO 1:50 ZR-003\ D2_Pud.dwg
Stavební úpravy mostu ev.č. ZR-003, ul. Kovářova, Žďár nad Sázavou				ČÍSLO PARÉ ČÍSLO VÝKRESU D.2
Půdorys				