



A-A

SOUSEDNÍ OBJEKT

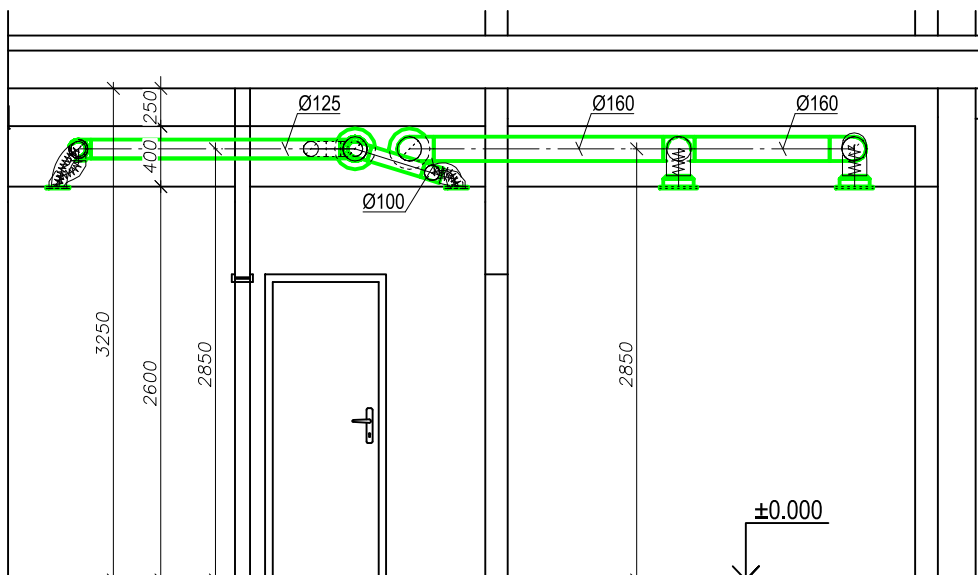


B-B

přívod tepelně izolovat - kaučuk 20mm

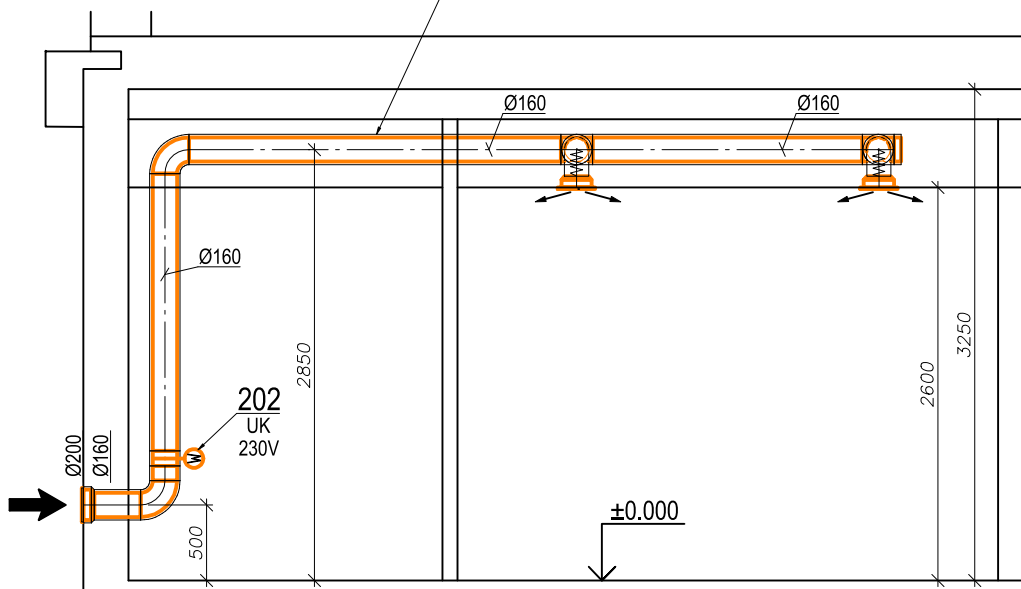


C-C

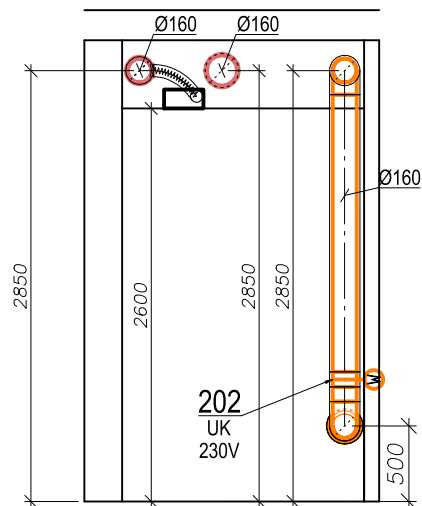

LEGENDA

- PŘÍVOD VZDUCHU DO PROSTORU
- ODVOD VZDUCHU Z PROSTORU
- VÝFUK VZDUCHU DO VENKOVNÍHO PROSTŘEDÍ
- SÁNÍ VZDUCHU Z VENKOVNÍHO PROSTŘEDÍ

Vypracoval		Zodp. proj.			ING. JAROSLAV ROUŠ Havlíkovo nám. 152/4 591 01 Žďár nad Sázavou IČO: 41001117 ID schránky: cp marky www: jrous.cz mail: jrous@jrous.cz	
ING.ARCH. LENKA LÁNOVÁ		ING. JAROSLAV ROUŠ				
tel: 737 977 003		tel: 777 660 723				
Kraj: VYSOČINA		O.ú.(Mě.ú.): ŽDĚR NAD SÁZAVOU				
Stavebník: MĚSTO ŽDĚR NAD SÁZAVOU, ŽIŽKOVA 227/1, 591 01 ŽDĚR NAD SÁZAVOU IČO: 00295841, DIČ: CZ00295841						
Místo stavby: K.Ú.: MĚSTO ŽDĚR, p.č.: 6130/1				Č. zakázky: P/055/2023		
STAVEBNÍ ÚPRAVY A ZMĚNA V UŽÍVÁNÍ ČÁSTI STAVBY č.p.1141, UL. NÁDRAŽNÍ, ŽDĚR NAD SÁZAVOU				Datum: 11/2023		
				Stupeň: PS		Paré č:
				Formát: 1A4		
				Měřítko: 1:50		
Obsah: ŘEZY				Číslo výkresu: 02		
Část profese: VZDUCHOTECHNIKA						



ING. JAROSLAV ROUŠ
Havlíčkovo nám. 152/4
591 01 Žďár nad Sázavou
IČO: 41001117
ID schránky: cp marky
www: jrous.cz
mail: jrous@jrous.cz