


LEGENDA:

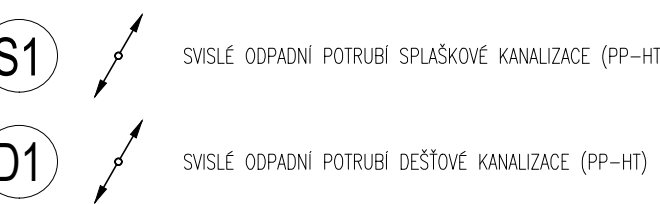


- KANALIZACE SPLAŠKOVÁ – PŘÍPOJOVACÍ POTRUBÍ (PP-HT)
- - - KANALIZACE SPLAŠKOVÁ POD PODLAHOU, V ZEMI (PVC-KG)
- ... KANALIZACE SPLAŠKOVÁ POD STROPEM/V PODHLEDU (PP-HT)
- - - KANALIZACE DEŠŤOVÁ POD PODLAHOU, V ZEMI (PVC-KG)
- - - KANALIZACE DEŠŤOVÁ POD STROPEM/V PODHLEDU (PP-HT)

ZAŘÍZOVACÍ PŘEDMĚTY:

- WC – KLOZET
- WCi – KLOZET PRO INVALIDY
- U – UMÝVADLO
- Ui – UMÝVADLO PRO INVALIDY
- Um – UMÝVÁTKO
- D – DŘEZ
- Sk – SPRCHOVÝ KOUT
- Ap – AUTOMATICKÁ PRAČKA
- My – MYČKA
- P – PISOÁR
- VL – VÝLEVKA

POZNÁMKA:

- ROZVODY POTRUBÍ PŘED MONTÁŽÍ NUTNO KOORDINOVAT S OSTATNÍMI PROFESEMI
- VÝŠKOVÁ A PROSTOROVÁ KOORDINACE VŠECH ROZVODŮ BYLA PROVEDENA V NÁVAZNOSTI NA OSTATNÍ PROFESE. JE VŠAK NUTNÉ PŘEVRITÍ PROVEDITELNOST PŘÍMO NA STAVBĚ
- SWISLÉ ODPADNÍ A PŘÍPOJOVACÍ POTRUBÍ BUDE PROVEDENO Z TRUB PP-HT 40 AŽ 125, TRUBKY BUDOU SPOJOVÁNY NA HŘDLA S TĚSNICEMI O-KROUŽKY
- PŘI PROVEDENÍ KANALIZACE JE NUTNÉ DODRŽET ZÁKONY PLATNÉ V ČR A PŘÍSLUŠNÉ TECHNICKÉ NORMY, ZEJMENA ČSN EN 12056, ČSN 75 6760, ČSN 75 6005, ČSN 75 6101, ČSN 75 0905, ZÁKON č. 186/2006 SB. A SOUVISEJÍCÍ PŘEDPISY.
- PŘESNÉ POZICE NÁPOJENÍ ZAŘÍZOVACÍCH PŘEDMĚTŮ BUDOU PROVEDENY DLE DETAILNÍCH VÝKRESŮ KOUPELNĚN.

stavba: Kompletní rekonstrukce fotbalových kabin, Žďár nad Sázavou Bezručova 439, parc. č. 2171, 591 01 Žďár nad Sázavou		 plánuje ve všech směrech	
investor: Město Žďár nad Sázavou IČ: 00295841 Žďarova 227/1, 591 01 Žďár nad Sázavou	Projektant: Ing. Lukáš Někvinďa Dořil 160/1 591 01 Žďár nad Sázavou nekvinďa@tzbplan.cz, 776 294 225	Paré:	
zodp. projektant: Ing. Lukáš Někvinďa	Vypracoval: Ing. Pavel Růžička		
profese: ZDRAVOTNĚ TECHNICKÉ INSTALACE	Stupeň: DPS	Datum: 04/2021	
obsah: PŮDORYS 1.NP - KANALIZACE		Měřítko: 1:50	Č. výkresu: 03