


LEGENDA:

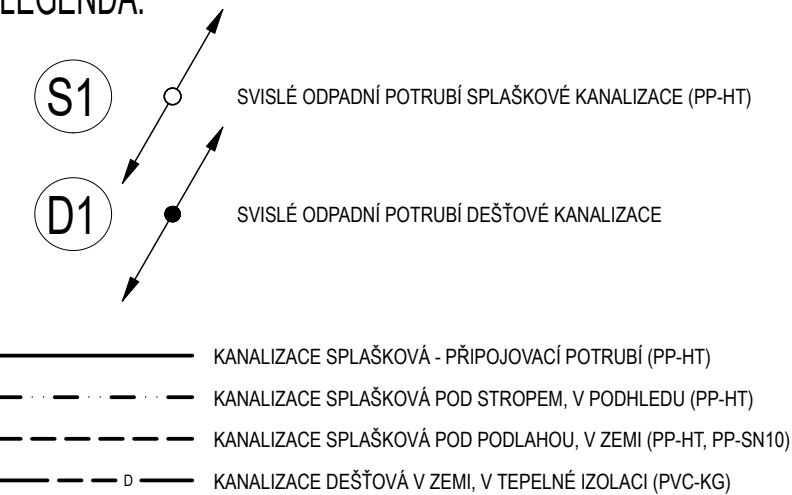


ZAŘÍZOVACÍ PŘEDMĚTY:

WC	- KLOZET ZÁVĚSNÝ
P	- PISOÁR
U	- UMYVADLO
D	- DŘEZ
Sk	- SPRCHOVÝ KOUT
VL	- VÝLEVKA

POZNÁMKA:

- ROZVODY POTRUBÍ PŘED MONTÁŽÍ NUTNO KOORDINOVAT S OSTATNÍMI PROFESEMI
- VÝŠKOVÁ A PROSTOROVÁ KOORDINACE VŠECH ROZVODŮ BYLA PROVEDENA V NÁVAZNOSTI NA OSTATNÍ PROFESE. JE VŠAK NUTNÉ PROVĚŘIT PROVEDITELNOST PŘÍMO NA STAVBĚ.
- SVISLÉ ODPADNÍ A PŘÍPOJOVACÍ POTRUBÍ BUDE PROVEDENO Z TRUB PP-HT 40 AŽ 125, TRUBKY BUDOU SPOJOVÁNY NA HRDLA S TĚSNÍČIMI O-KROUŽKY.
- PŘI PROVÁDĚNÍ KANALIZACE JE NUTNÉ DODRŽET ZÁKONY PLATNÉ V ČR A PŘÍSLUŠNÉ TECHNICKÉ NORMY, ZEJMÉNA ČSN EN 12056, ČSN 75 6760, ČSN 73 6005, ČSN 75 6101, ČSN 75 0905, ZÁKON č. 186/2006 SB. A SOUVISEJÍCÍ PŘEDPISY.
- PŘESNÉ POZICE NAPOJENÍ ZAŘÍZOVACÍCH PŘEDMĚTŮ BUDOU PROVEDENY DLE DETAILNÍCH VÝKRESŮ KOUPELEN.
- PŘED ZAHÁJENÍM PRACÍ JE NUTNÉ OVĚŘIT HLOUBKY PŘÍPOJEK S PROJEKTEM. VÝŠKY JE NUTNÉ DODRŽET PRO FUNKČNOST SYSTÉMU ODKANALIZOVÁNÍ, PŘÍPADNĚ KONZULTOVAT S PROJEKTANTEM.

Stavba: Rekonstrukce čtyř antukových kurtů včetně zázemí parc. č. 2193/1, 2192 Žďár nad Sázavou		 plánujete ve všech směrech	
Investor: Město Žďár nad Sázavou Žitkova 227/1 591 01 Žďár nad Sázavou IČO: 00295841 DIČ: CZ00295841	Projektant: TZBplan, s.r.o. Dolní 165/1 591 01 Žďár nad Sázavou nekvinda@tzbplan.cz, 776 294 225	Paré:	
Zodp. projektant: Ing. Lukáš Nekvinda	Vypracoval: Ing. Lukáš Nekvinda		
Profese: D.1.4.1 - ZTI	Stupeň: PDPS	Datum: 03/2024	
Obsah: PŮDORYS 1.NP - KANALIZACE		Měřítko: 1:50	Č. výkresu: 02