

SCHÉMA ZAPOJENÍ PŘÍPRAVY TV1


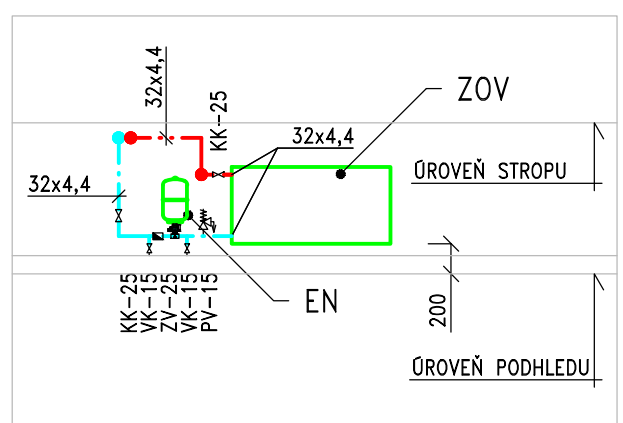


SCHÉMA ZAPOJENÍ PŘÍPRAVY TV2

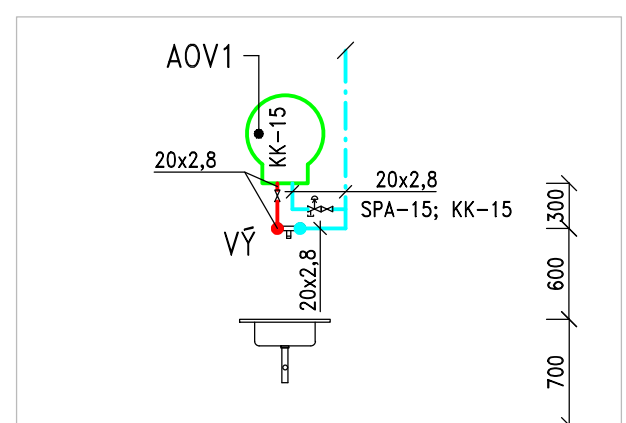

POZNÁMKA :

VODOVODNÍ POTRUBÍ MIMO POŽÁRNÍHO BUDE IZOLOVÁNO TEPELNOU IZOLACÍ (VIZ TECHNICKÁ ZPRÁVA).

U ZÁVĚSNÉHO WC JE ROHOVÝ VENTIL SOUČÁSTÍ DODÁVKY PŘEDSTĚNOVÉHO INSTALAČNÍHO SYSTÉMU PRO WC.

PISOÁŘOVÝ SPLACHOVÁČ BUDE PŘIPOJEN POMOCÍ ROHOVÉHO VENTILU (SOUČÁST PISOÁŘU).

UMÝVADLOVÁ A DŘEZOVÁ STOJÁNKOVÁ BATERIE BUDE PŘIPOJENA POMOCÍ HADIČEK NA ROHOVÉ VENTILY.

PŘÍPRAVA TEPLÉ VODY PRO MÍSTNOSTI 1.09, 1.10, 1.11 A 1.12 BUDE ZAJIŠTĚNA POMOCÍ ELEKTRICKÉHO ZÁSOBNÍKOVÉHO OHŘÍVAČE VODY O OBJEMU 65 LITRŮ.

PŘÍPRAVA TEPLÉ VODY PRO MÍSTNOST 1.07 BUDE ZAJIŠTĚNA POMOCÍ ELEKTRICKÉHO AKUMULAČNÍHO OHŘÍVAČE VODY O OBJEMU 20 LITRŮ.

PŘÍPRAVA TEPLÉ VODY PRO MÍSTNOSTI 2.04 A 2.05 BUDE ZAJIŠTĚNA POMOCÍ ELEKTRICKÝCH ZÁSOBNÍKOVÝCH OHŘÍVAČŮ VODY O OBJEMU 5 LITRŮ.

VODOVODNÍ POTRUBÍ VEDENE PROSTORY, KDE BY HROZILO JEHO ZAMRZNUTÍ, MUSÍ BÝT OPATŘENO TOPNÝM KABELEM.

TABULKA MÍSTNOSTÍ

OZN.	NÁZEV MÍSTNOSTI	m ²
1.01	TIC	43,0
1.02	ZÁZEMÍ TIC	4,0
1.03	MÁŽHAUS	67,0
1.04	GALERIE STARÁ RADNICE	82,0
1.05	ŠATNA	40,0
1.06	RESPIRIUM	107,0
1.07	OKLIDOVÁ MÍSTNOST (VÝMĚNÍK)	4,0
1.08	ZÁDVEŘÍ	3,0
1.09	KUCHYŇKA	5,0
1.10	WC HANDICAP	5,0
1.11	WC MUŽI	10,0
1.12	WC ŽENY	11,0
1.13	EXPOZICE KOSINKOVÝ SBÍRKY SÁL 02	36,0
1.14	EXPOZICE KOSINKOVÝ SBÍRKY CHODBA	21,0
1.15	EXPOZICE KOSINKOVÝ SBÍRKY SÁL 01	44,0
1.16	SKLAD	30,0
1.17	SCHODIŠTĚ DO 1. PP	30,0
1.18	SCHODIŠTĚ DO 2. NP	30,0
1.19	VÝTAH	4,00

LEGENDA POTRUBÍ :

STÁVAJÍCÍ VODOVODNÍ PŘÍPOJKA
NOVÉ VODOVODNÍ POTRUBÍ Z PPR S3,2/SDR7,4 – STUDENÁ VODA
(POTRUBÍ JE ZNAČENO VNĚJŠÍ PRŮMĚR x TLOUŠŤKA STĚNY)
NOVÉ VODOVODNÍ POTRUBÍ Z PPR S3,2/SDR7,4 – STUDENÁ VODA PRO WC
(POTRUBÍ JE ZNAČENO VNĚJŠÍ PRŮMĚR x TLOUŠŤKA STĚNY)
– POTRUBÍ JE MOŽNO V SUTERÉNU ODPOJIT OD ROZVODU PITNÉ VODY
A PŘEPOJIT NA ROZVOD UŽITKOVÉ VODY PO JEHO PLÁNOVANÉ REALIZACI
NOVÉ VODOVODNÍ POTRUBÍ Z PPR S3,2/SDR7,4 – TEPLÁ VODA
(POTRUBÍ JE ZNAČENO VNĚJŠÍ PRŮMĚR x TLOUŠŤKA STĚNY)
VODOVODNÍ POTRUBÍ Z POZINKU – POŽÁRNÍ

LEGENDA VODOVODNÍCH BATERIÍ A PŘÍSLUŠENSTVÍ :

WC; WCZTP MONTÁŽNÍ PRVEK PRO WC S ROHOVÝM VENTILEM
P PISOÁŘ ODŠÁVACÍ, ANTIVANDAL, RADAROVÝ SENZOR, ELEKTROMAGNETICKÝ VENTIL, ZPĚTNÝ VENTIL
A ROHOVÝ VENTIL
VŘ UMÝVADLOVÁ (DŘEZOVÁ) NÁSTĚNNÁ PÁKOVÁ BATERIE S DELŠÍM RAMÍNKEM
U; UM UMÝVADLOVÁ STOJÁNKOVÁ BATERIE
UZTP UMÝVADLOVÁ STOJÁNKOVÁ BATERIE PRO ZTP
D DŘEZOVÁ STOJÁNKOVÁ BATERIE

LEGENDA ZAŘÍZENÍ A OSTATTNÍHO PŘÍSLUŠENSTVÍ :

ZOV ELEKTRICKÝ ZÁSOBNÍKOVÝ OHŘÍVAČ VODY, 65 l – 1,5 kW
AOV1 ELEKTRICKÝ AKUMULAČNÍ OHŘÍVAČ VODY, 20 l – 2 kW
AOV2 ELEKTRICKÝ AKUMULAČNÍ OHŘÍVAČ VODY, 5 l – 1,5 kW; POD DOBĚRNÉ MÍSTO
AOV3 ELEKTRICKÝ AKUMULAČNÍ OHŘÍVAČ VODY, 5 l – 1,5 kW; POD DOBĚRNÉ MÍSTO
EN EXPAZNÍ TLAKOVÁ NÁDOBA O OBJEMU 8 l
+ PRŮTOKOVÁ ARMATURA 3/4" PRO EXPAZNÍ NÁDOBY
PVOD PODRUŽNÝ VODOMĚR Q3=2,5

LEGENDA ARMATUR :

ZÁVITOVÉ ARMATURY JSOU ZNAČENY JMENOVITOU SVĚTLOSTÍ (VNITŘNÍM PRŮMĚREM) DN/ID

VR VENTIL ROHOVÝ
KK KULOVÝ KOHOUT
SPA SDRUŽENÁ POLIŠTNÁ ARMATURA
PV POLIŠTNÝ VENTIL
ZV ZPĚTNÝ VENTIL
KZA KONTROLNÍ VENTIL
VK VÝPOUŠTĚCÍ KOHOUT

INDEX	DATUM	Název změny
01	02.09.2024	Doplnění umyvátka v místnosti 1.02, výměna kombi WC pro invalidy za závěsné
02	14.01.2025	Doplnění podlahové vpusťi a čerpacího zařízení v suterénu; změna umístění požárního hydrantu; změna velikosti zásobníkového ohřivače vody

VÝŠKOVÝ SYSTÉM BALT PO VYROVNÁNÍ, +/-0,00 ±577,590 m n.m.

KULTURNÍ CENTRUM STARÁ RADNICE - REKONSTRUKCE

Nám. Republiky 24, Stará radnice, 591 01, Žďár nad Sázavou

INVESTOR:

Město Žďár nad Sázavou

Žitkova 227/1, 591 01, Žďár nad Sázavou

RAZÍTKO / PODPIS

GENERÁLNÍ PROJEKTANT:

Ing.arch. Petr Baletka

Ponětovská 434/13, Slápanice, 664 00, Česká Rublka

STUPEŇ:

DUR+DSP

STAVEBNÍ OBJEKT:

S001

ČÁST:

D.1.4 - TECHNIKA PROSTŘEDÍ STAVEB

D.1.4.3 - ZAŘÍZENÍ ZDRAVOTNĚ TECHNICKÝCH

INSTALACÍ - KANALIZACE, VODOVOD

ZPRACOVATEL ČÁSTI:

Projekty ZTI s.r.o.

Nám. Republiky 289/40, 591 01, Žďár nad Sázavou, Česká Republika,

tel: +420 776867633, info@projektyzti.cz

ZODPOVĚDNÝ PROJEKTANT:

Josef Maša

ZPRACOVAL:

Josef Maša

NÁZEV VÝKRESU:

VODOVOD - PŮDORYS 1.NP

MĚŘÍTKO:

1 : 50

DATUM:

01/2025

ČÍSLO VÝKRESU:

D1.4.3-08

INDEX: