




PŮDORYS

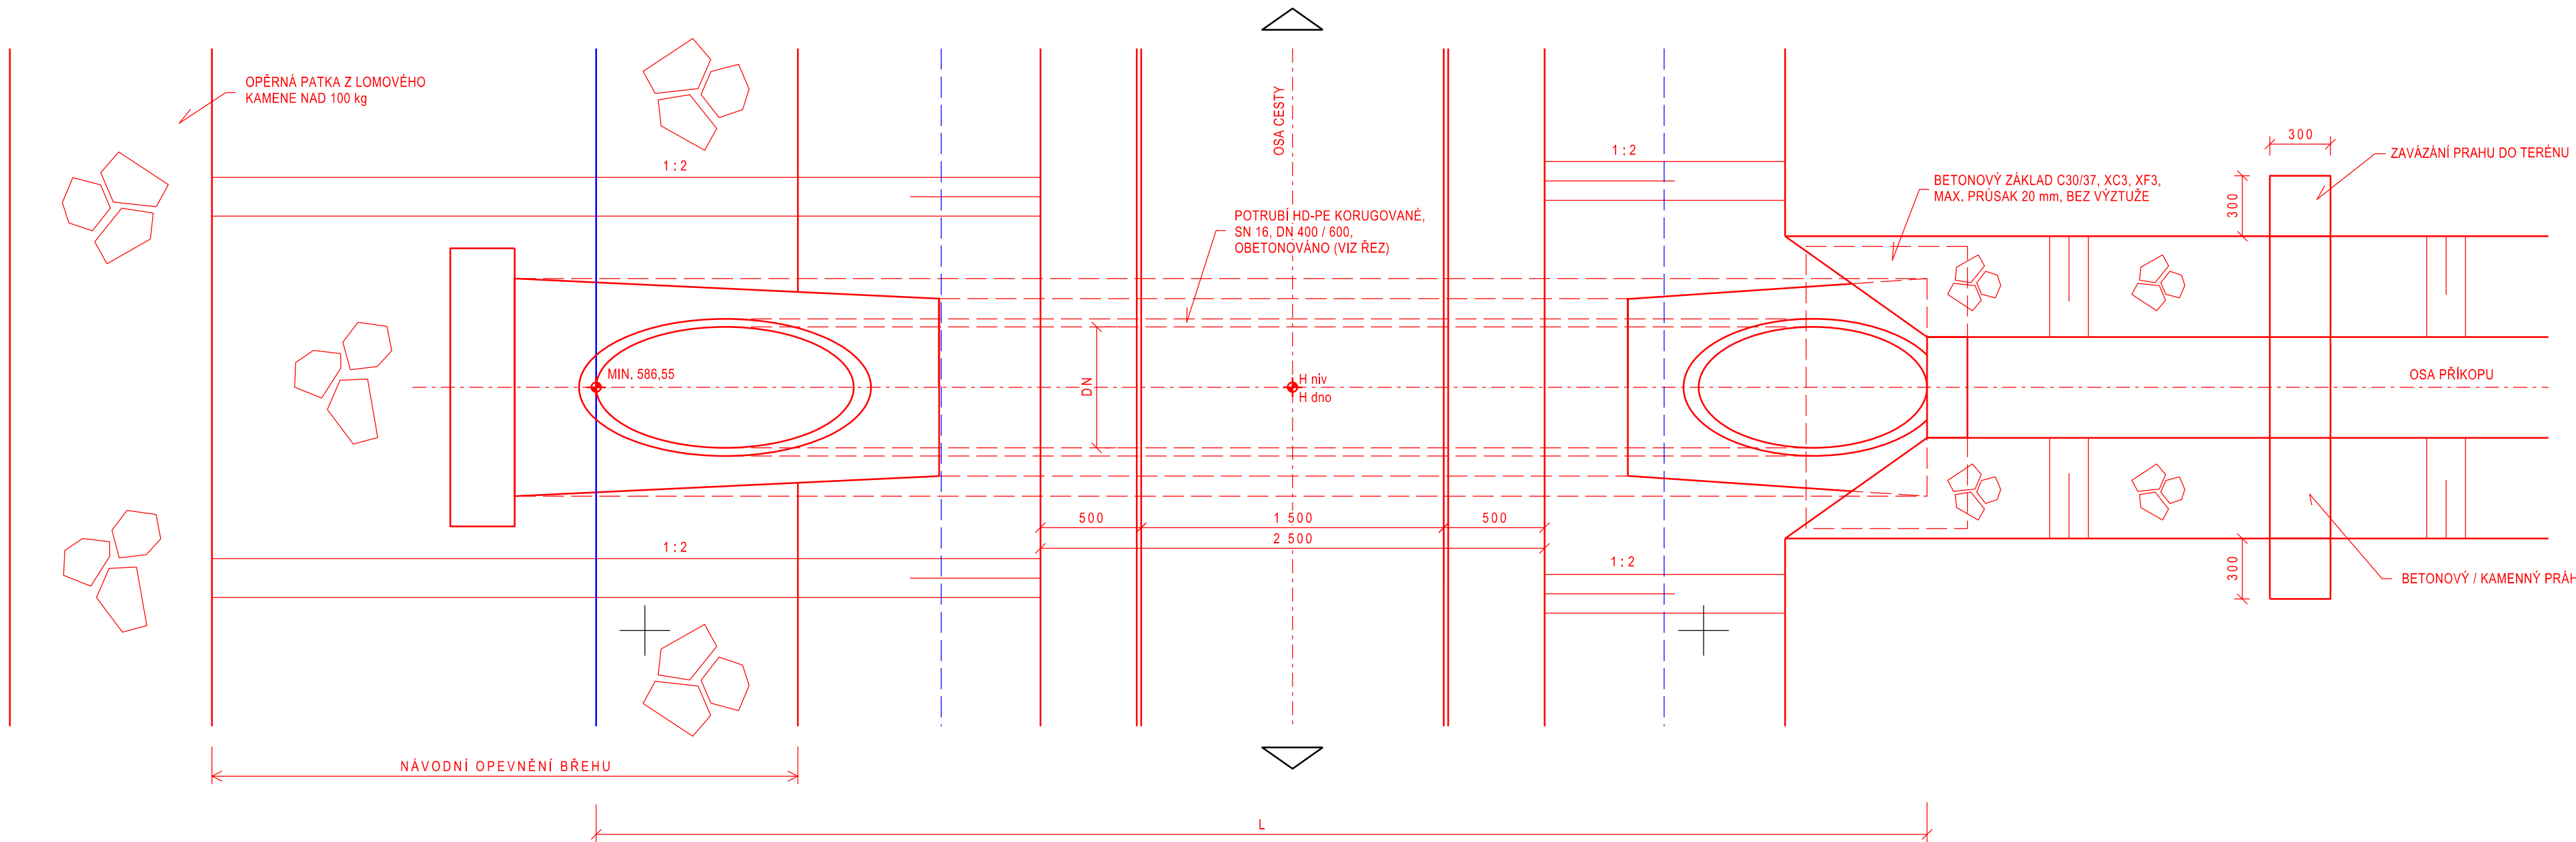

PODÉLNÝ ŘEZ PROPUSTKU

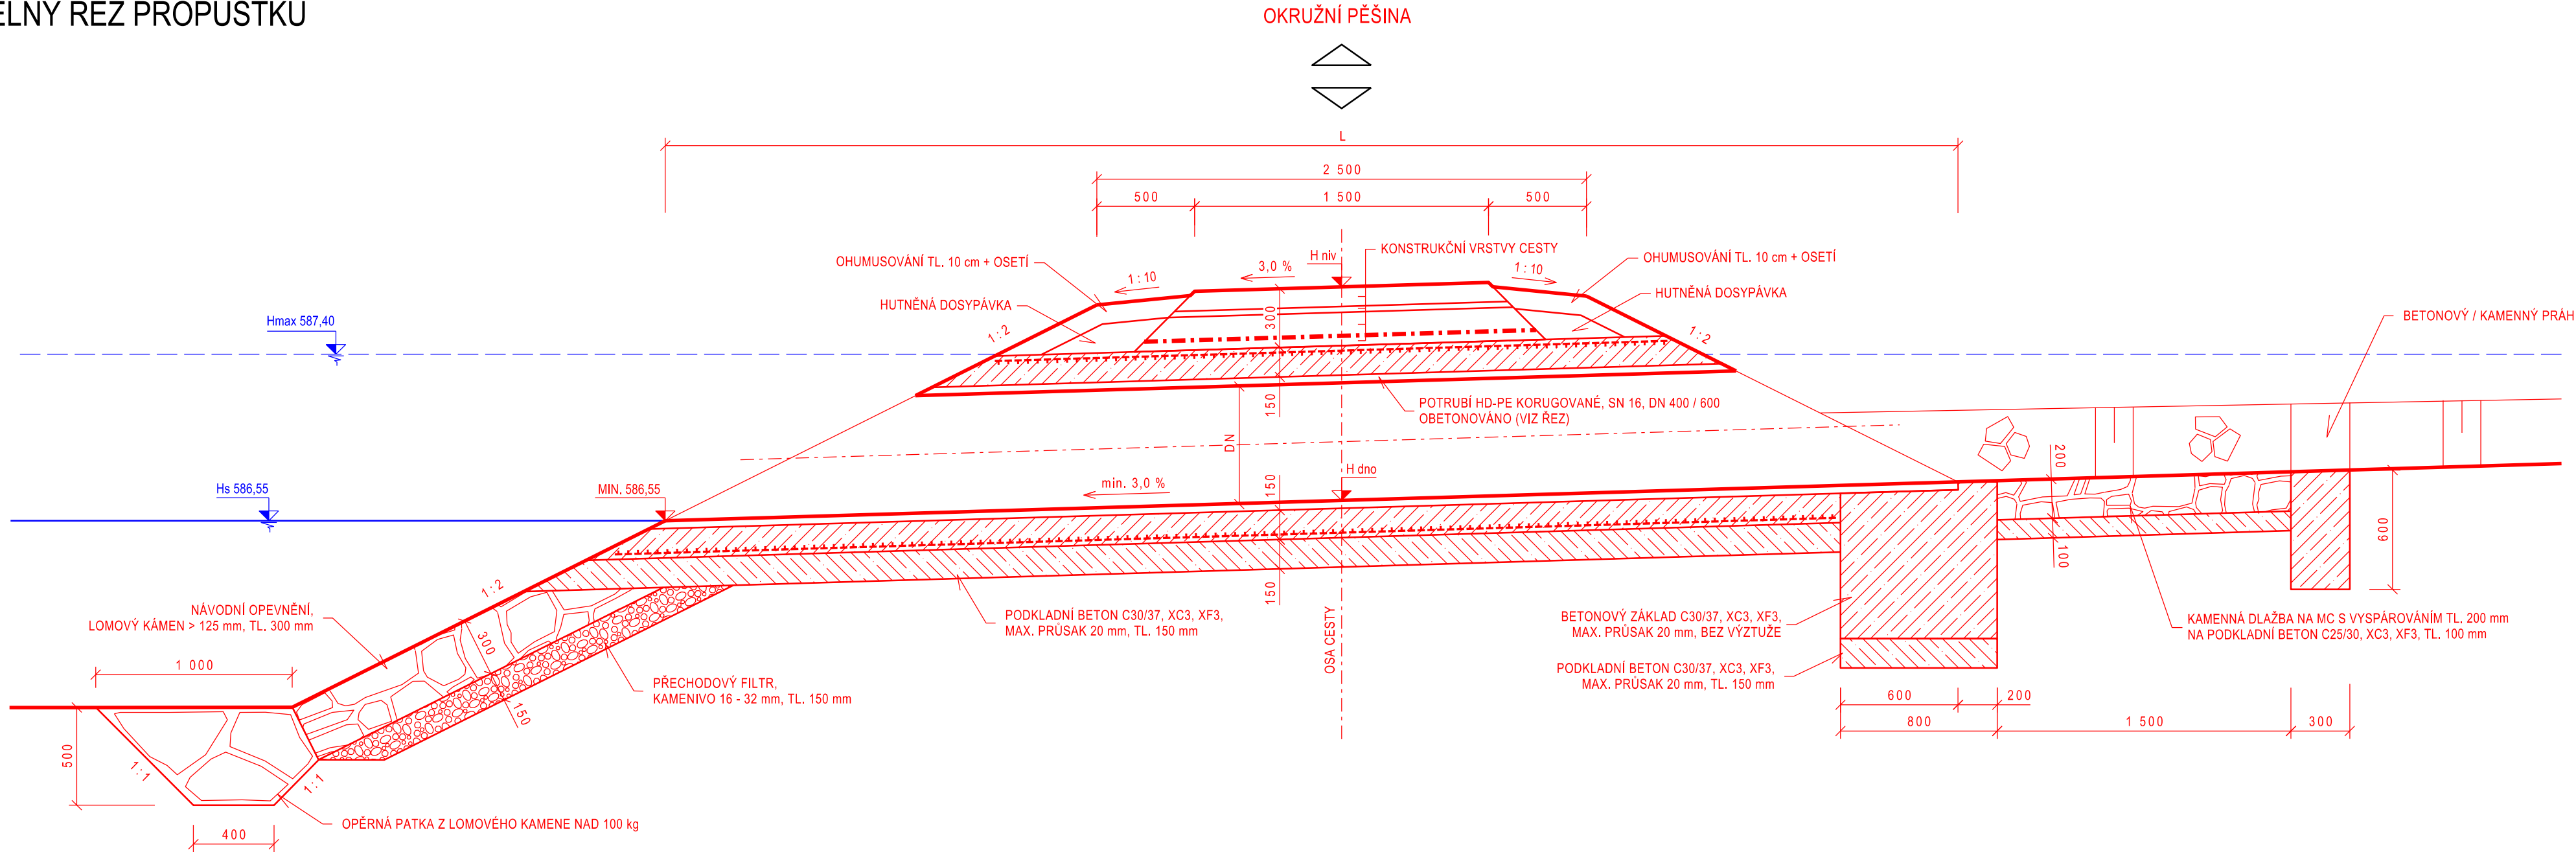

DETAIL OBETONOVÁNÍ POTRUBÍ 1 : 50

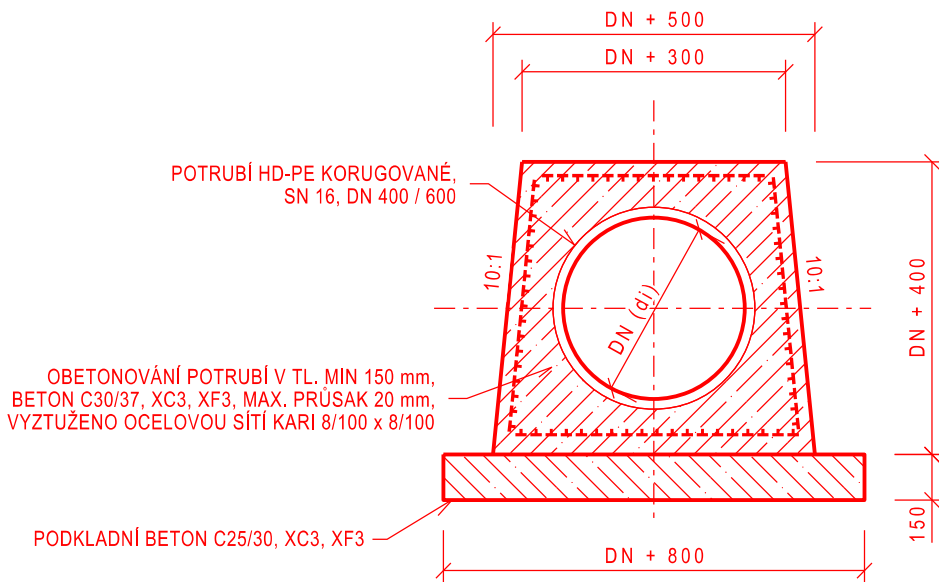

Souř. systém: S-JTSK

Výšk. systém: BPV

| | | | |
|-------------|---|---|-----------------|
| AKCE: | PD – REKONSTRUKCE RYBNÍKA VELKÝ ŽDÁRSKÝ | AGROPROJEKT PSO s.r.o. Slavičkova 840/1b, 638 00 Brno Tel.: 533033931 www.agroprojektpsocz | |
| K.Ú.: | MĚSTO ŽDÁR [795232] | VED. PROJEKTANT: | ING. J. HERMANY |
| OBEC: | ŽDÁR NAD SÁZAVOU [595209] | AUTOR. INŽENÝR: | ING. J. HERMANY |
| KRAJ: | VYSOČINA [108] | PROJEKTANT: | ING. O. ŠPAČEK |
| OBJEDNATEL: | MĚSTO ŽDÁR NAD SÁZAVOU | STUPEŇ PD: | DPS |
| OBJEKT: | SO-06 | Č. ZAKÁZKY: | 105-3344-23 |
| OBSAH: | PROPUSTEK – TYPOVÝ VÝKRES | MĚŘÍTKO: | 1 : 25 |
| | | DATUM: | 10 / 2023 |
| | | PŘÍLOHA; PARÉ: | D.6.6 |