


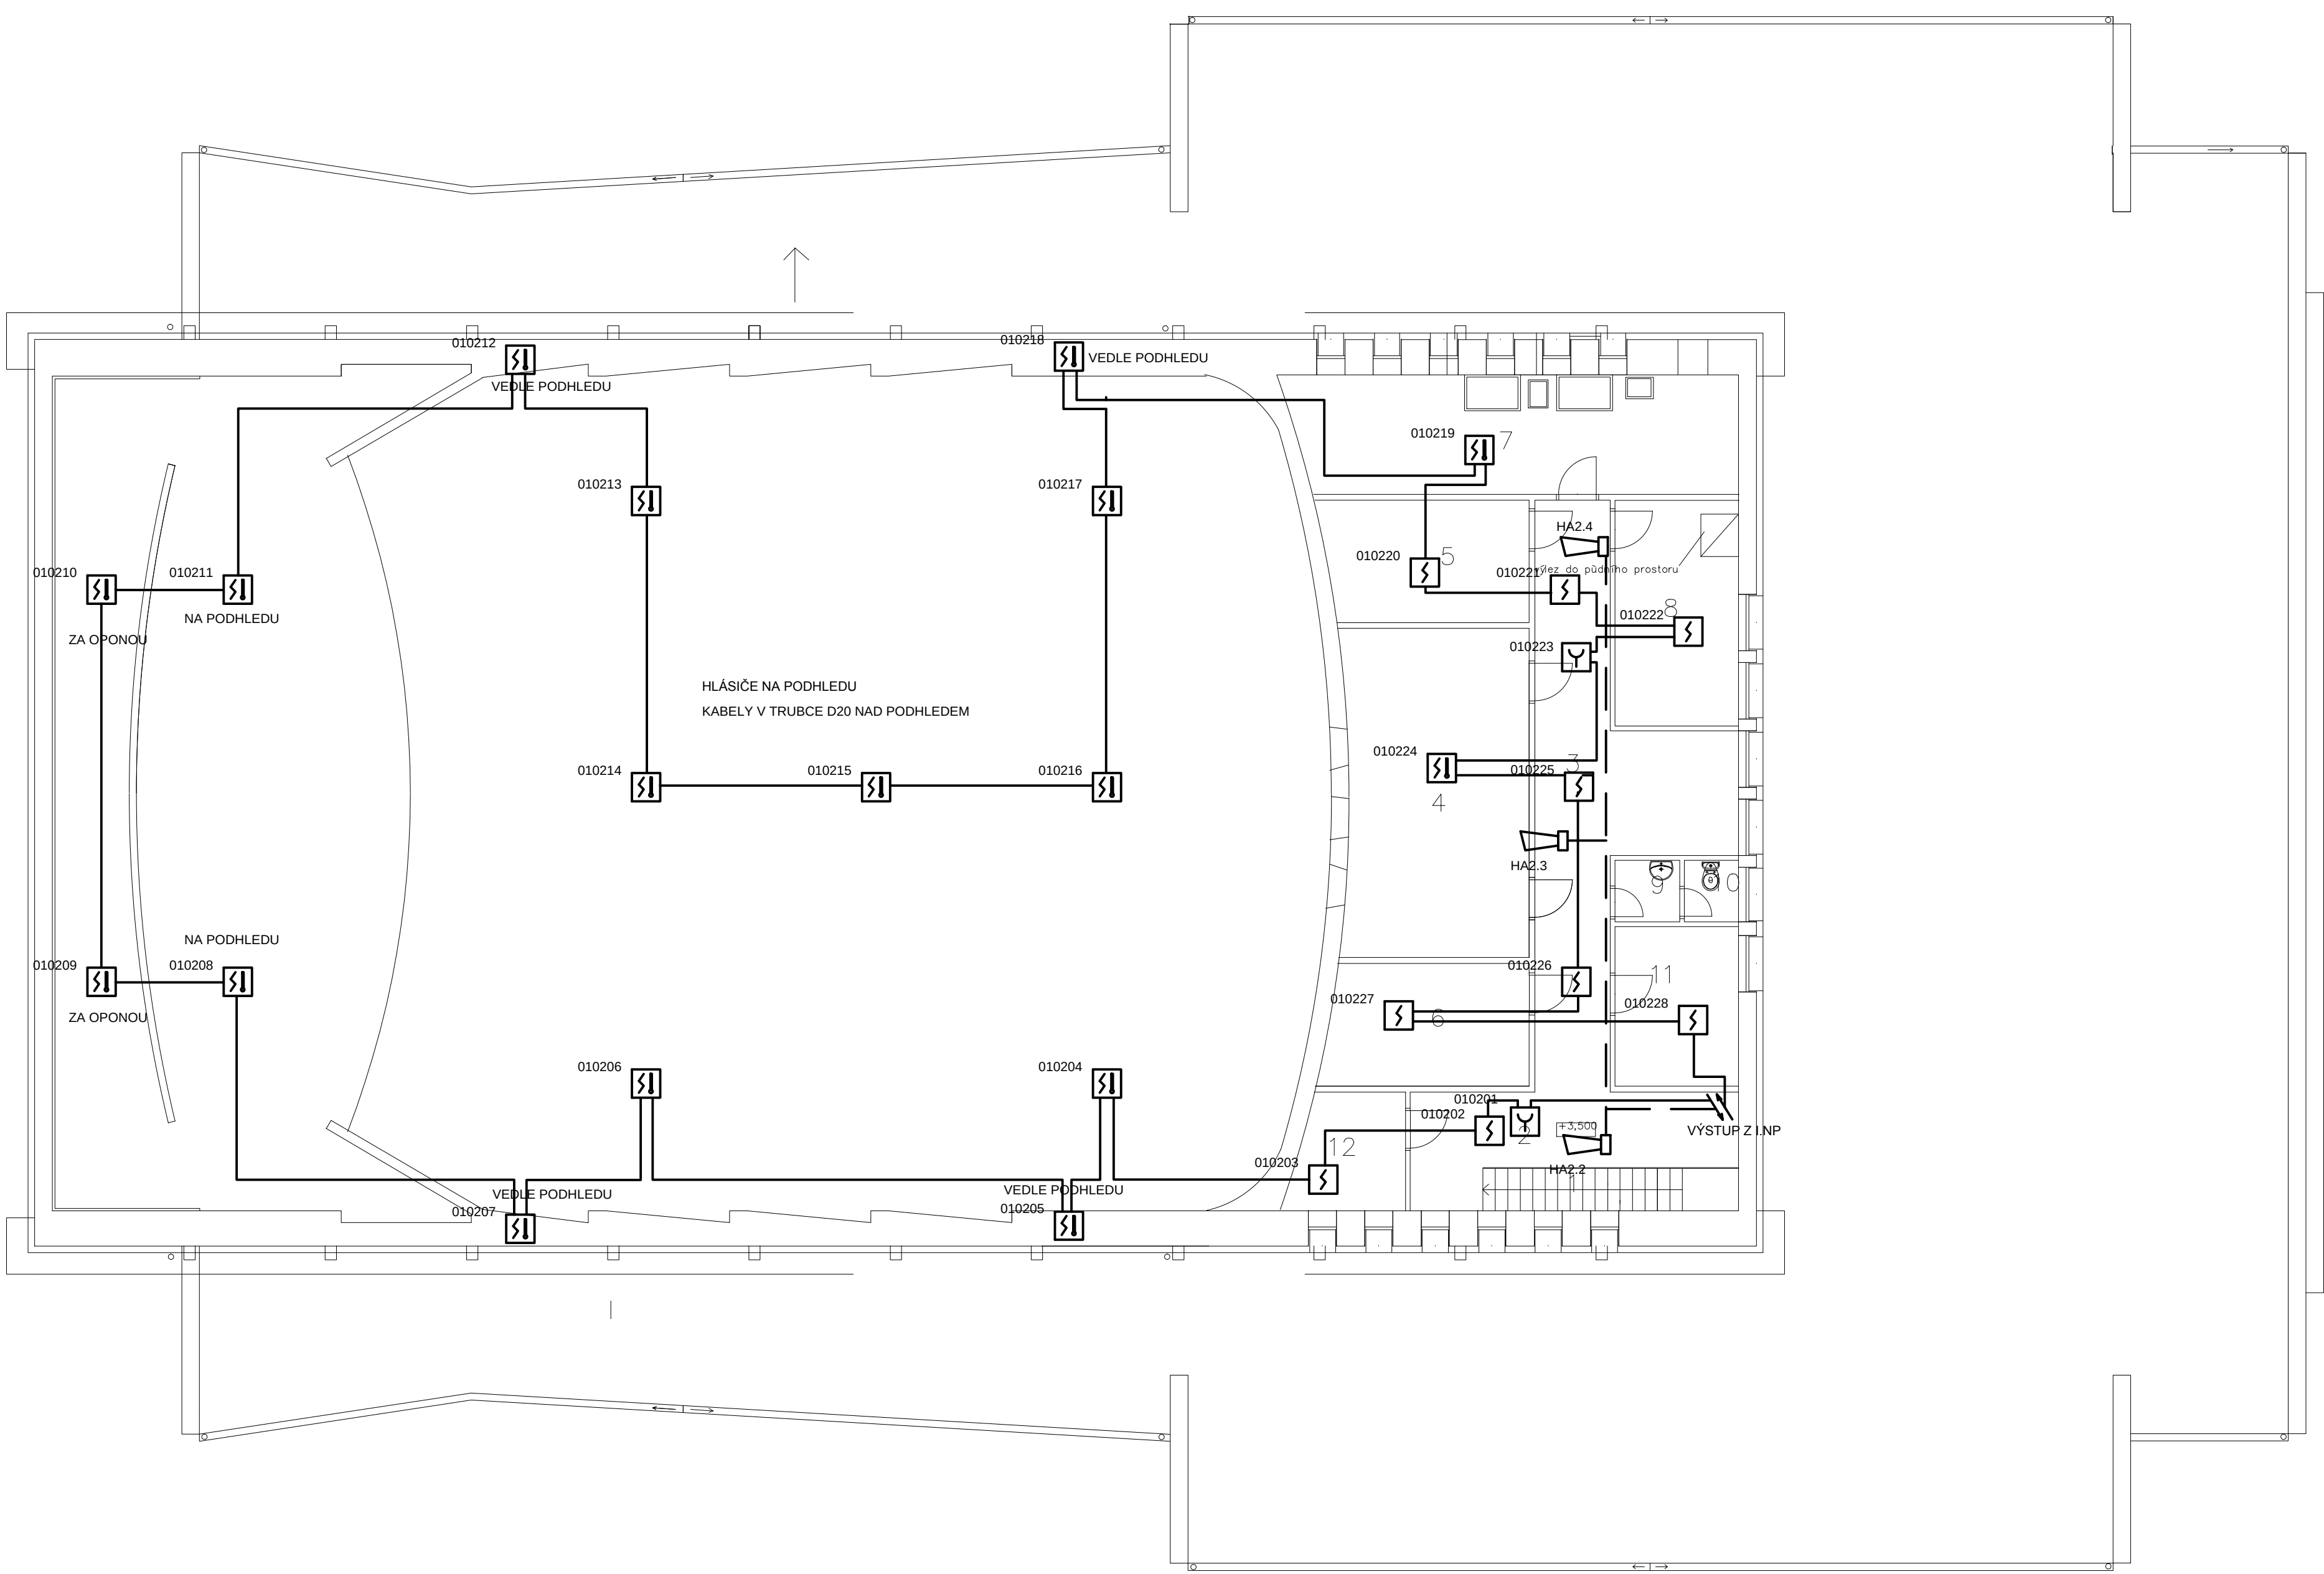


LEGENDA MÍSTNOSTÍ

Č. M.	NÁZEV MÍSTNOSTI	PLOCHA m ²
1	SCHODIŠTÍ	5,60
2	CHODBA	11,21
3	CHODBA	27,25
4	PROMÍTARNA	27,35
5	SKLAD	10,95
6	SKLAD	10,95
7	VZDUCHOTECHNIKA	23,48
8	SKLAD	12,60
9	WC - PØEDSÍŔ	1,79
10	WC	1,50
11	KANCELÁŘ	8,90
12	KANCELÁŘ	5,75

LEGENDA

- 010201 MULTISENZOROVÝ HLÁŠIČ POŽÁRU
- 010202 TLAČÍTKOVÝ HLÁŠIČ POŽÁRU
- 010203 OPTICKO KOUŘOVÝ HLÁŠIČ POŽÁRU
- AKUSTICKÁ SIRÉNA (U VSTUPU S MAJÁČKEM)
- ÚSTŘEDNA EPS
- KLÍČOVÝ TREZOR
- OBSLUŽNÉ POLE POŽ. OCHRANY
- ZAŘÍZENÍ DÁLKOVÉHO PŘENOSU NA PCO BEZP. AGENTURY A HSZ
- BEZHALOG. SDĚLOVACÍ STÍNĚNÝ KABEL (B2ca s1 d0),
URČENÝ PRO ROZVOD EPS, UL. V TRUBCE POD OMÍTKOU
- BEZHALOG. SDĚLOVACÍ STÍNĚNÝ FUNKČNÍ KABEL (P-90R B2ca s1 d0),
URČENÝ PRO SIGNALIZACI EPS, P, PH, R - VIZ PØR, FUNKČNÍ TRASA

KABELY NAD PODHLEDEM ULOŽENY V BEZHALOGENOVÉ TRUBCE PC-ABS
1250N/5cm, A1-F, SAMOZHÁŠIVÉ, UV STAB., D 20mm
KABELY SIGNALIZAČNÍ A OVLÁDACÍ ULOŽENY V TRUBKÁCH V DŘÁŽCE VE ZDI
KRYTÍ MIN. 15mm, PŘÍPADNĚ NA PŘÍCHÝTKÁCH NAD PODHLEDEM - FUNKČNÍ TRASA

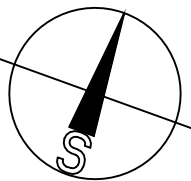

VYPRACOVAL ING.A.PEČEK	ODP.PROJ.PROJEKT ING.A.PEČEK	HLIN.Z.PROJEKTU ING.ARCH.J.ŠEVČÍK	ARCHITEKT: ING.ARCH.J.ŠEVČÍK	PROST 200 ZLN TEL: 602 716 121 E-mail: info@prost200.cz
MÍSTO STAVBY: BRODSKÁ 10002, 591 01 ŽDĚR NAD SÁZAVOU				PROST 200 ZLN TEL: 602 716 121 E-mail: info@prost200.cz
INVESTOR: MĚSTO ŽDĚR NAD SÁZAVOU, ŽIŽKOVA 227/1, 591 01 ŽDĚR NAD SÁZAVOU				AUTORIZOVANÁ PRÁCE A NEŽYŘÍKÁ KANCELÁŘ
AKCE: DOKUMENTACE PRO SPOJENÉ ŘÍZENÍ ÚZEMNÍ - STAVEBNÍ A PROVÁDĚNÍ STAVBY				FORMÁT: A4
REKONSTRUKCE VNITŘNÍCH PROSTOR KINA VYSOČINA, 1.ETAPA				DATUM: 07.2016
OBJEKT: SO 01 REKONSTRUKCE VNITŘNÍCH PROSTOR				STUPEŇ: DUR, DSP, DPS
PROFESNÍ DÍL: ELEKTRICKÁ POŽÁRNÍ SIGNALIZACE				MĚŘÍTKO: 1:100
VÝKRES: PŮDORYS 2.NP				ZAKÁZKOVÉ ČÍSLO: KZ-06-16
				ARCH.Č.: PROFESSE Č.VÝKRESU: D.1.4.5 503