



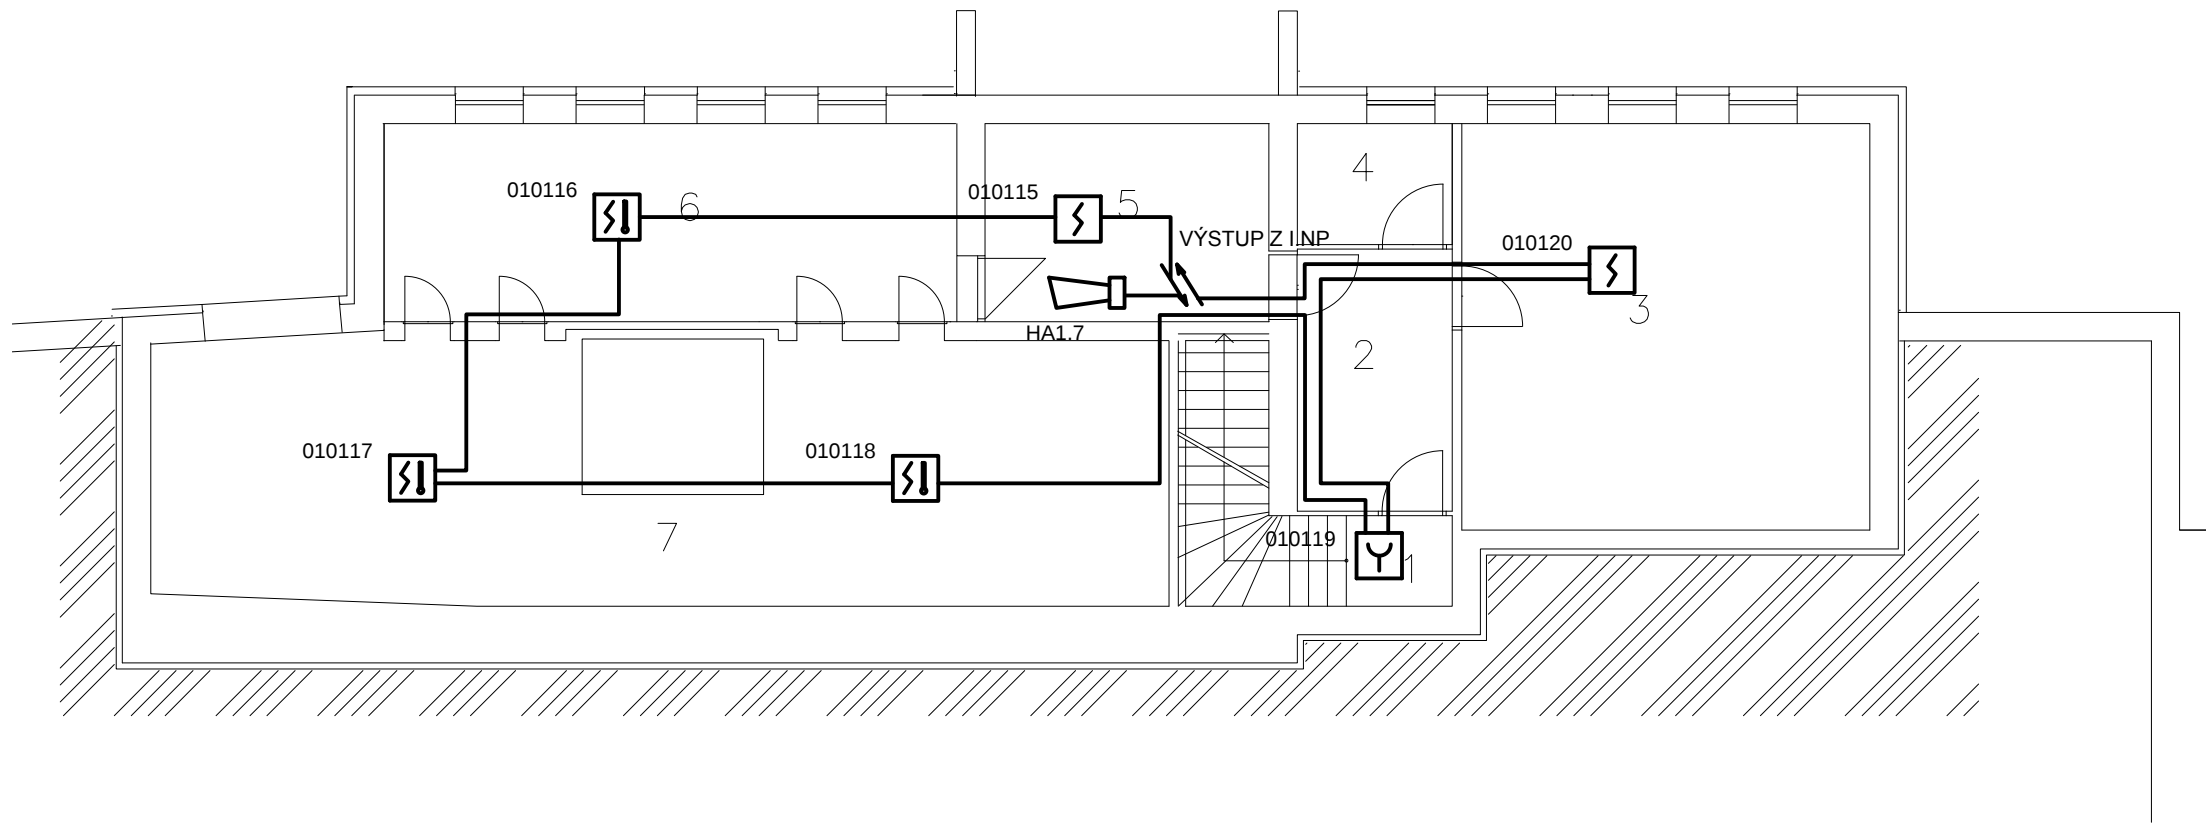

LEGENDA MÍSTNOSTÍ

Č. M.	NÁZEV MÍSTNOSTI	PLOCHA m ²
1	SCHODIŠTÍ DO INP	6,39
2	CHODBA	7,07
3	DÍLNA	29,03
4	SKLAD	3,28
5	SKLAD	9,84
6	VZDUCHOTECHNIKA	19,90
7	VZDUCHOTECHNIKA	47,08

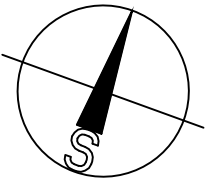

±0,000 = 1.NP

VYPRACOVAL ING.A.PEČEK	ODP.PROJ.PROFES ING.A.PEČEK	HL.INŽ.PROJEKTU ING.ARCH.J.ŠEVČÍK	ARCHITEKT: ING.ARCH.J.ŠEVČÍK	PROST PROST 2000 ZLÍN TR.T.BAT.1547, ZLÍN TEL.: 602 716 121 E-mail: tutsch@prost2000.cz
MÍSTO STAVBY: BRODSKÁ 1000/2, 591 01 ŽDĚR NAD SÁZAVOU				AUTORIZOVANÁ PROJEKČNÍ A INŽENÝRSKÁ KANCELÁŘ
INVESTOR: MĚSTO ŽDĚR NAD SÁZAVOU, ŽIŽKOVA 227/1, 591 01 ŽDĚR NAD SÁZAVOU				FORMÁT: 2A4
AKCE: DOKUMENTACE PRO SPOJENÉ ŘÍZENÍ ÚZEMNÍ - STAVEBNÍ A PROVÁDĚNÍ STAVBY				DATUM: 07.2016
REKONSTRUKCE VNITŘNÍCH PROSTOR KINA VYSOČINA, 1.ETAPA				STUPEŇ: DUR, DSP, DPS
				MĚŘÍTKO: 1:100
OBJEKT: SO 01 REKONSTRUKCE VNITŘNÍCH PROSTOR				ZAKÁZKOVÉ ČÍSLO: KZ-06-16
PROFESNÍ DÍL: ELEKTRICKÁ POŽÁRNÍ SIGNALIZACE				ARCH.Č.: PROFESE: Č.VÝKRESU:
VÝKRES: PŮDORYS 1.PP				D.1.4.5 501