




 
LEGENDA MÍSTNOSTÍ


Č. M.	NÁZEV MÍSTNOSTI	Plocha(m <sup>2</sup> )
715	KANCELÁŘ	29,65
716	CHODBA	6,56
716a	KUCHYŇKA	3,83
717	IT UČEBNA	30,88
718	KABINET	8,13
719	VÝTVARNÁ UČEBNA	24,50
720	–	–
721	PŘEDSÍŇ WC –MUŽI	7,52
721a	WC MUŽI	1,23
721b	WC MUŽI	1,12
721c	WC MUŽI	1,79
722	PŘEDSÍŇ WC–ŽENY	6,79
722a	WC ŽENY	1,28
722b	WC ŽENY	1,03
722c	ÚKLIDOVÁ MÍSTNOST	1,63
723	CHODBA	74,78


- 


Jednopólový vypínač
- 


Sériový přepínač
- 


Střídavý přepínač
- 


Dvojitý střídavý přepínač
- 


Křížový přepínač, řazení č.7
- 


Zásuvka 230V
- 

Zásuvka dvojitá 230V
- 


Datová dvojjzásuvka
- 


Kabelová trasa
- 

Klesání kabelové trasy
- 

Stoupání kabelové trasy
- 

Rozvaděč

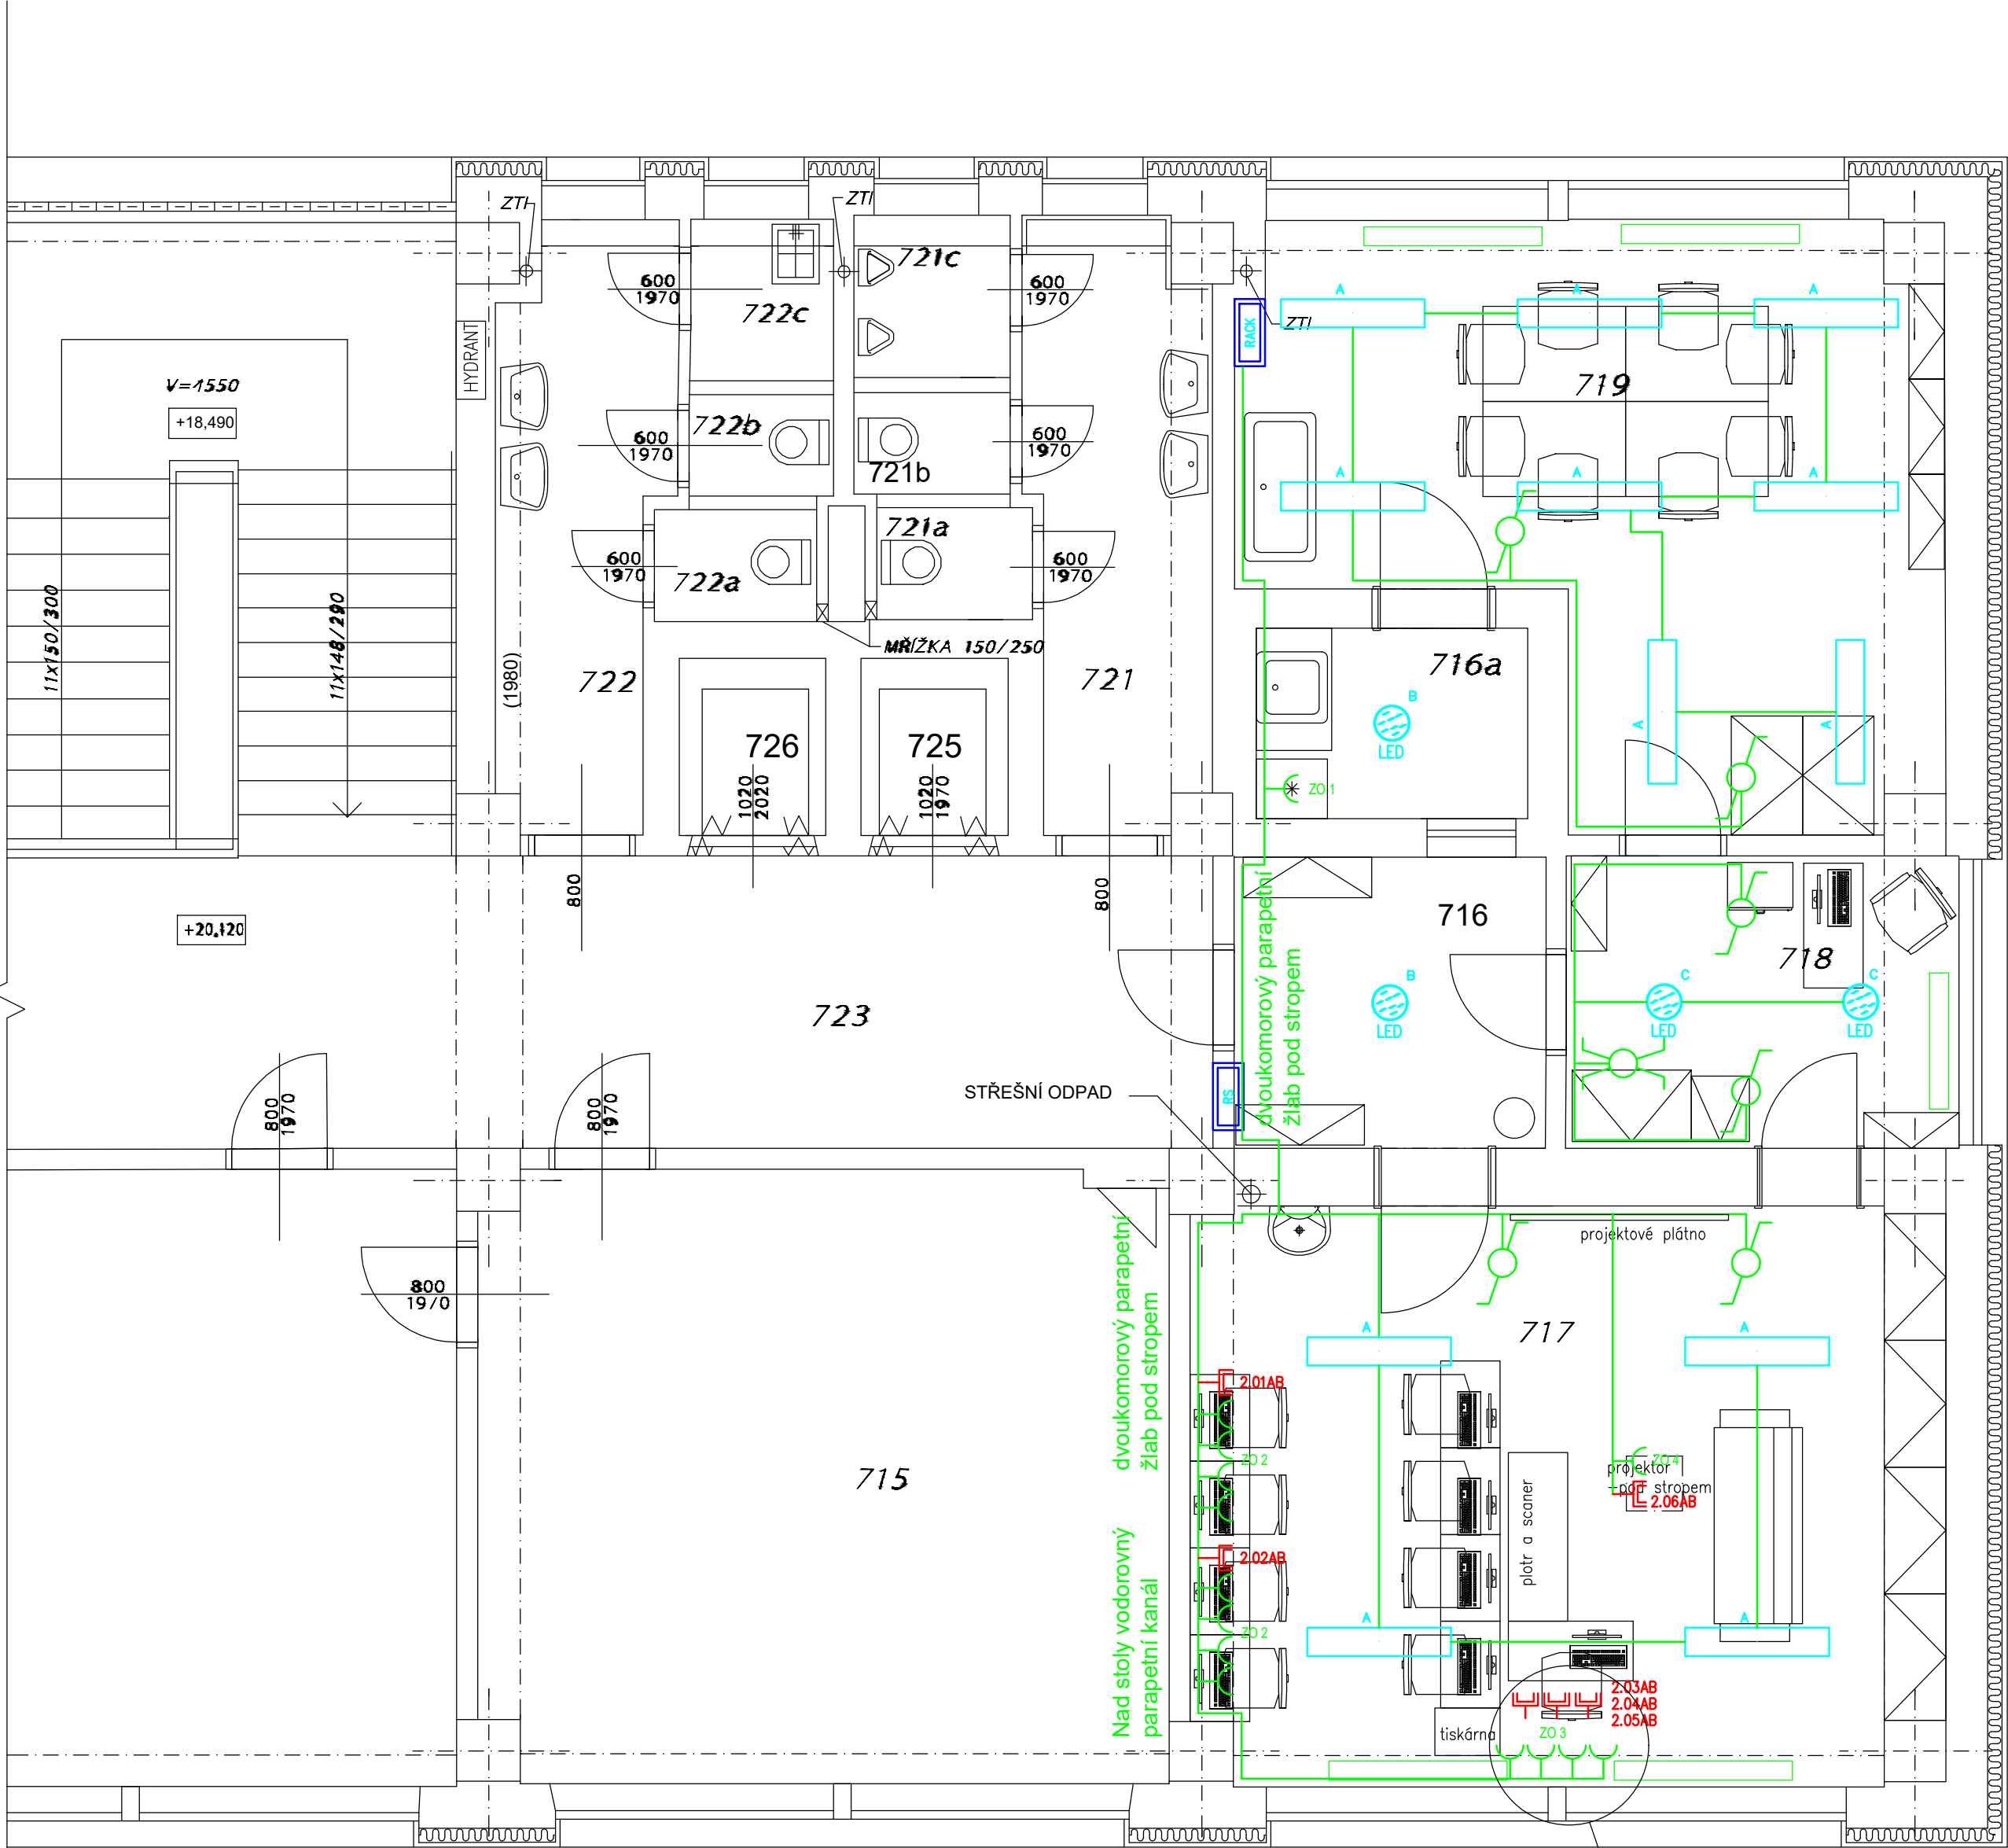

Vypracoval: ING. ELIŠKA POMETLOVÁ tel: 720 427 964		Zodp. proj. ING. JAROSLAV ROUŠ tel: 777 660 723			ING. JAROSLAV ROUŠ Havlíčkovso nám. 152/4 591 01 Žďár nad Sázavou IČO: 41001117 ID schránky: cpmarky www.jrous.cz e-mail: jrous@jrous.cz	
Kraj: VYSOČINA		O.ú.(Mě.ú.):ŽďAR NAD SÁZAVOU				
Stavebník: MĚSTO ŽďAR NAD SÁZAVOU, ŽIŽKOVA 227/1, ŽďAR NAD SÁZAVOU IČO: 00295841						
Místo stavby: K.Ú.: MĚSTO ŽďAR p.č.: 3348				Č. zakázky: P/014/2023		
Akce: STAVEBNÍ ÚPRAVY A ZMĚNA V UŽÍVÁNÍ ČÁSTI STAVBY – UČEBNY ZUŠ				Datum: 06/2023		
				Stupeň: DSP		Paré č:
				Formát: A4		
				Měřítko: 1:50		
Obsah: PŮDORYS 7.NP - NOVÝ STAV				Číslo výkresu:		
Část profese: D.1.4.d SILNOPROUD				01		