


RAZÍTKO, PODPIS:		<div><div>AT PRO</div><div>PROJEKT STATIKA</div></div> <div>AT PRO, s.r.o. projekty, statika inženýrská činnost</div>		
VYPRACOVAL: Bc. PETR ZIKMUND		Č. ZAKÁZKY:	FORMÁT:	DATUM: 06/2024
ZODPOVĚDNÝ PROJEKTANT: ING. TOMAŠ POHANKA		MĚŘÍTKO: 1:75	STUPEŇ: DPS	
INVESTOR: Město Žďár nad Sázavou, Žižkova 227/1, 591 01 Žďár nad Sázavou				
MÍSTO STAVBY: Dům klidného stáří, Okružní 67, 591 01 Žďár nad Sázavou, p.č. 892/1, 892/2				
STAVEBNÍ ÚŘAD: Žďár nad Sázavou				
AKCE: STAVEBNÍ ÚPRAVY A PŘÍSTAVBA OBJEKTU DOMOVA KLIDNÉHO STÁŘÍ VE ŽDĚŘE NAD SÁZAVOU, UL. OKRUŽNÍ 763/67				
ČÁST PROJEKTOVÉ DOKUMENTACE: D.1.4.1- ZDRAVOTNĚ TECHNICKÉ INSTALACE				
OBSAH VÝKRESU: SO 07 - DEŠŤOVÁ KANALIZACE A AKUMULACE PŮDORYS ZÁKLADŮ - SVODNÁ KANALIZACE				
OPDL: D.1.4.1.	ČÍSLO VÝKRESU: SO 07 - 02	REVIZE: 00	ČÍSLO PARÉ:	

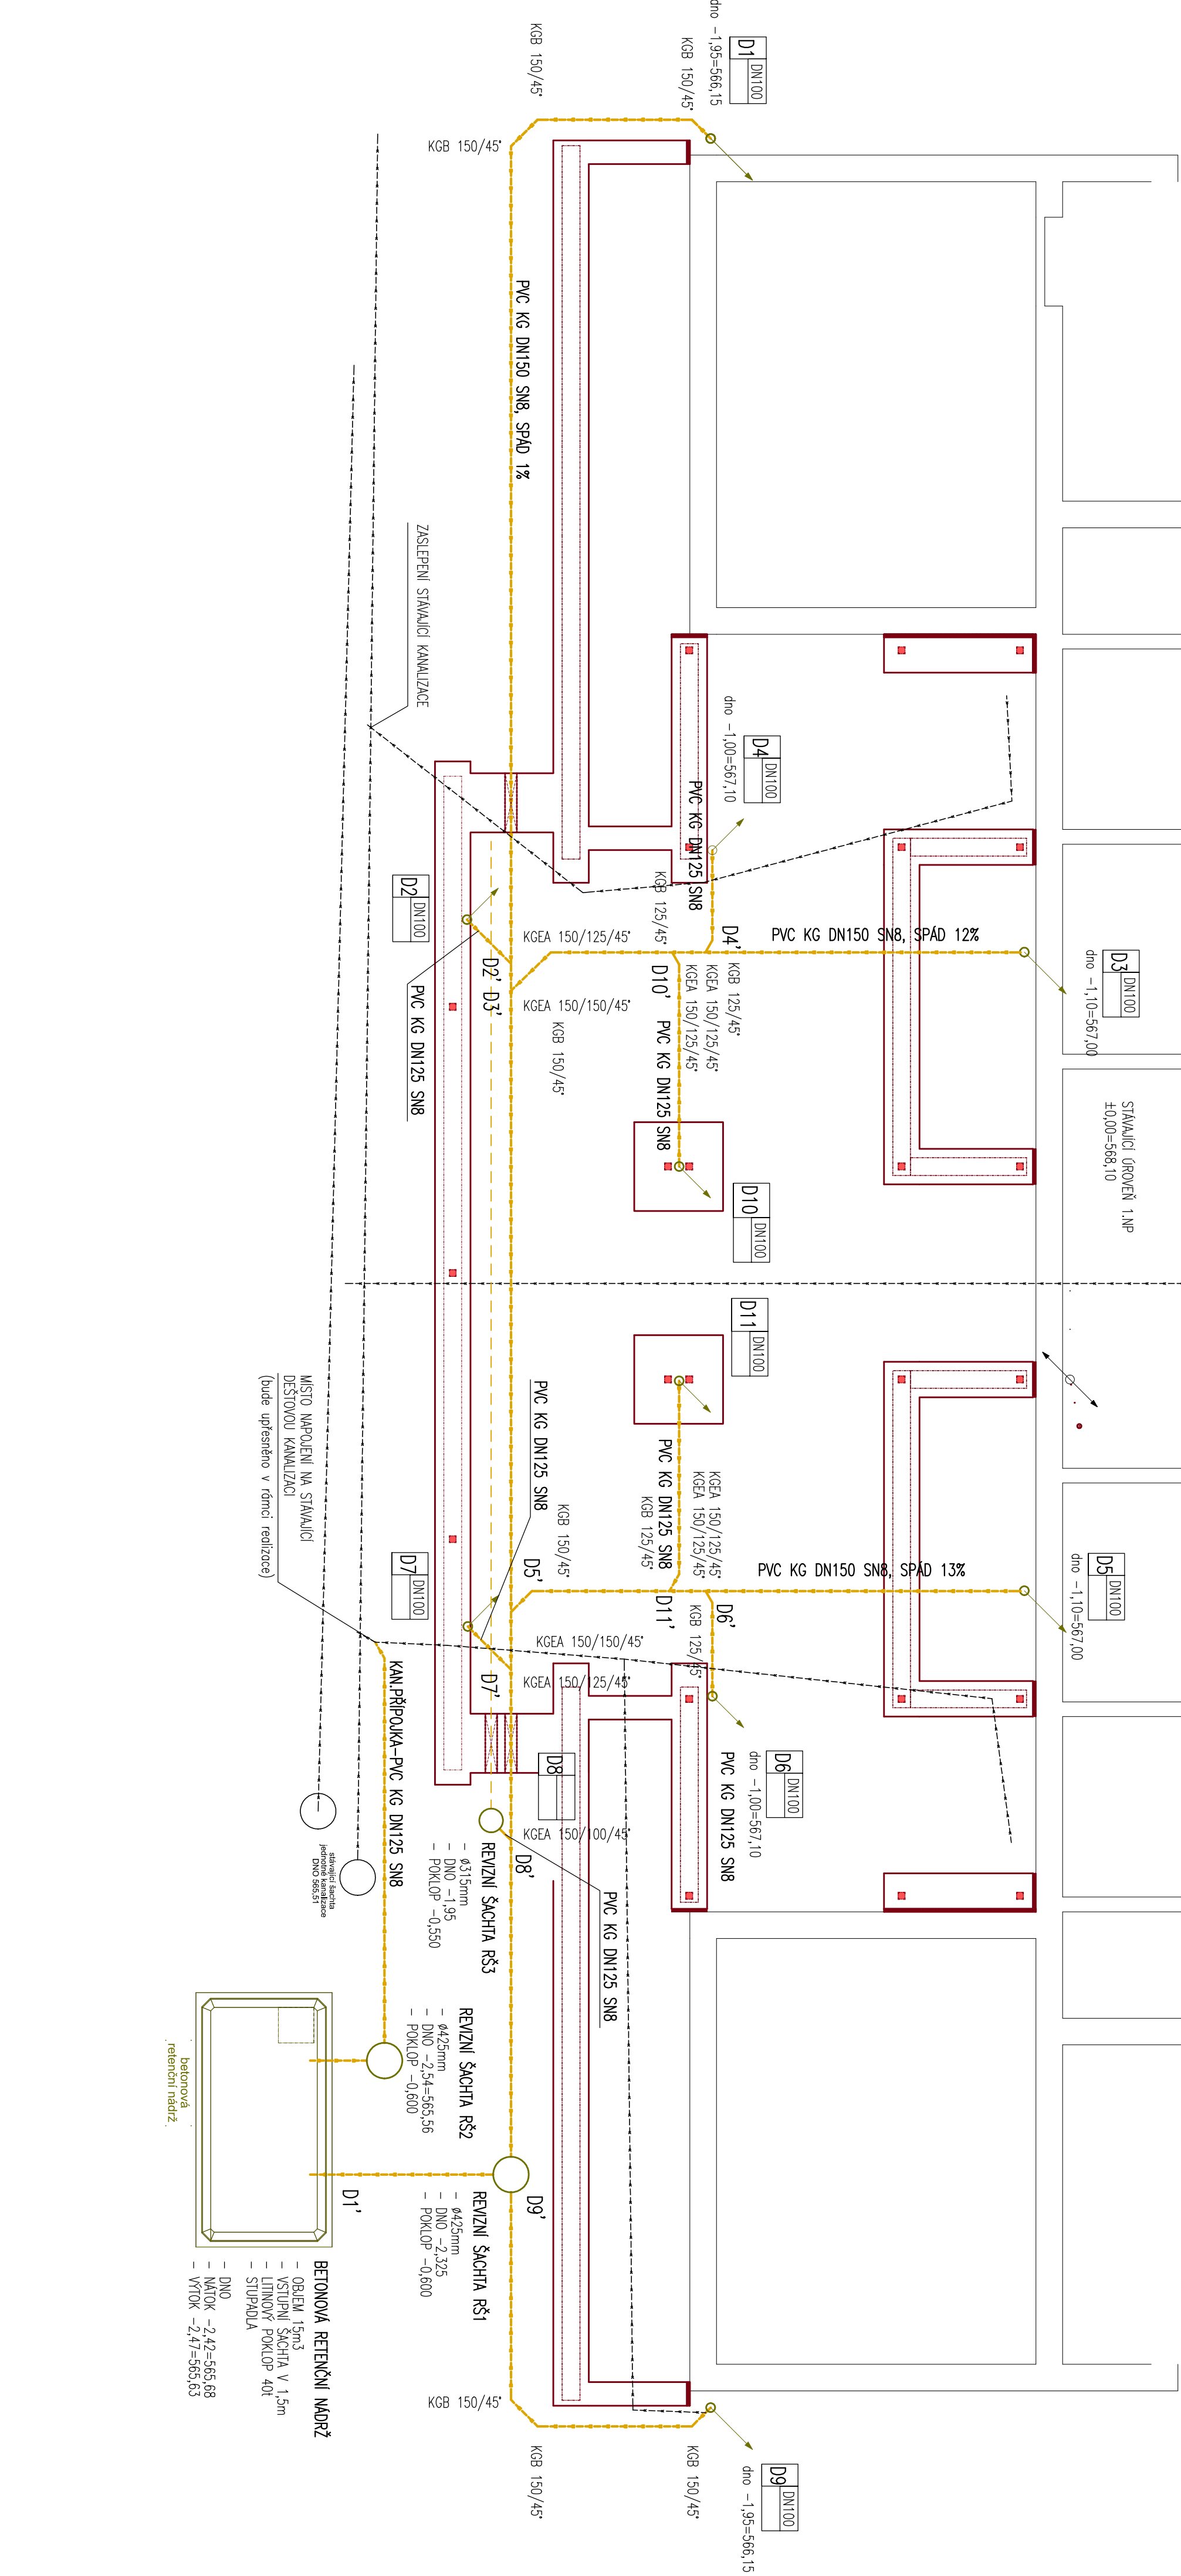

± 0,000 = stávající úroveň 1.NP m. n. Bpv