

LEGENDA EPS

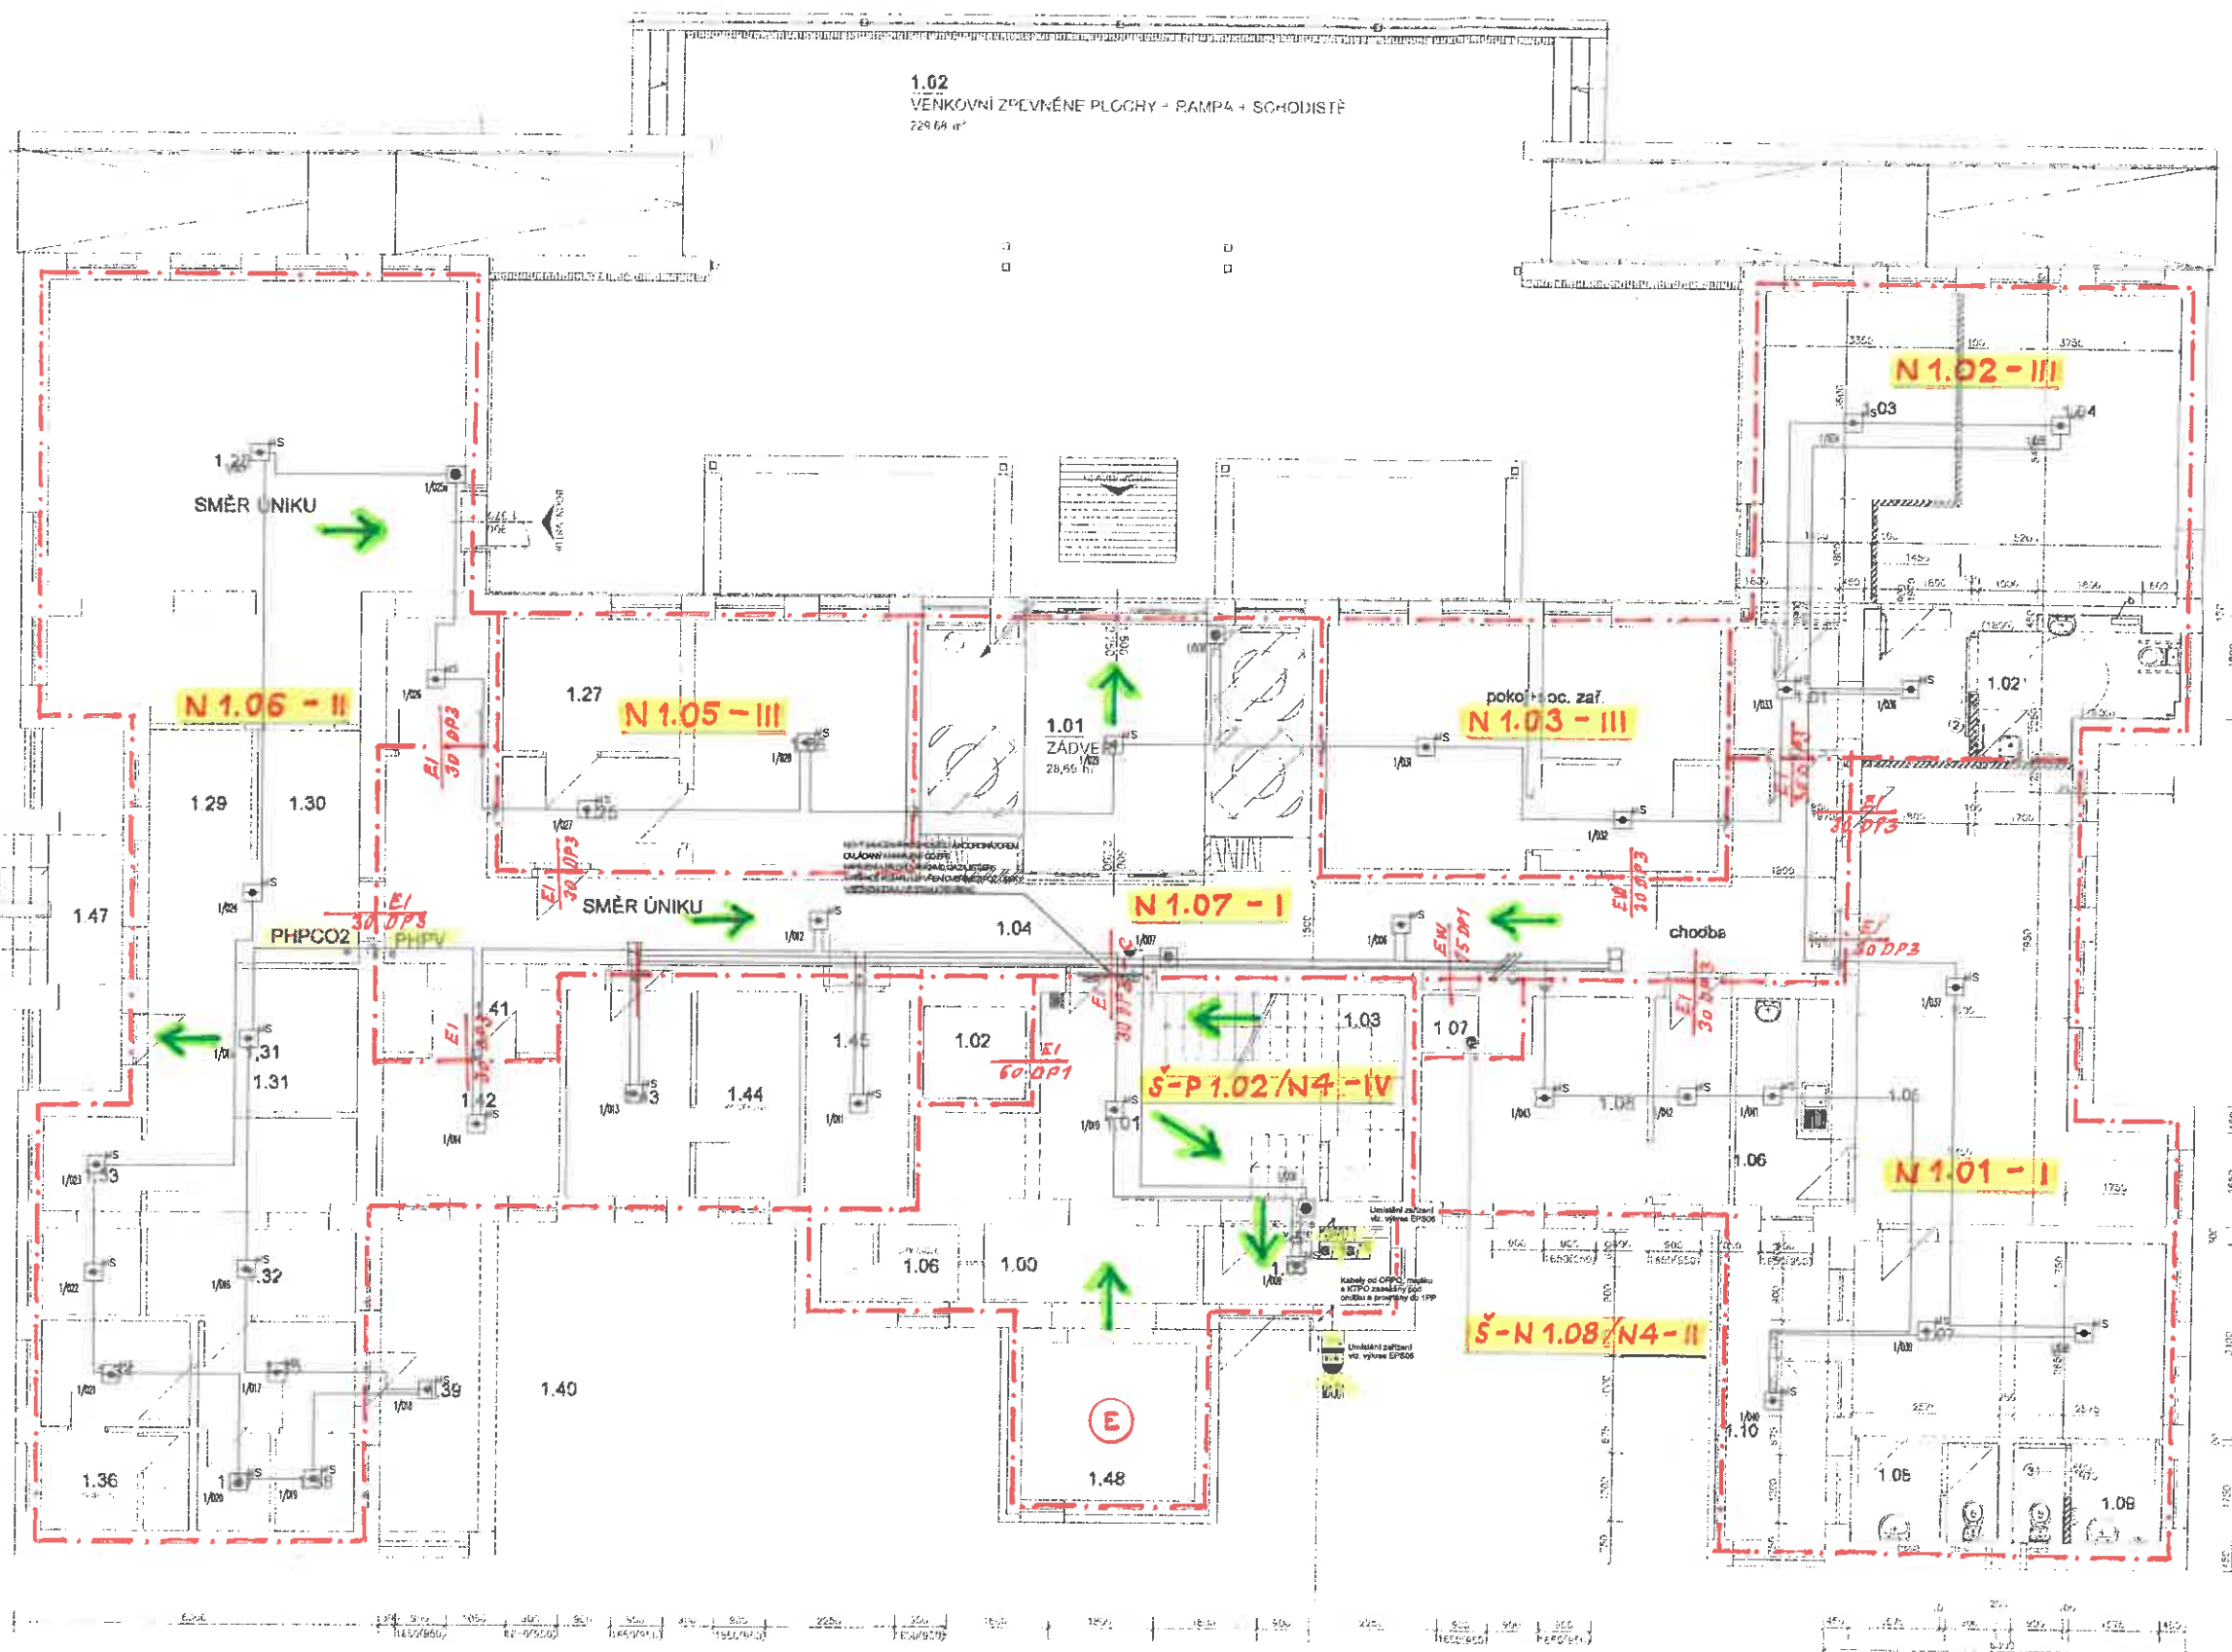
ZNÁČKA	POPIS
	MULTISENZOROVÝ OPTICKO-TEPELOTNÍ HLÁŠIČ S BATERIÍ A ISOLÁTOREM, citlivý na kouř a teplo
	TLAČÍTKOVÝ HLÁŠIČ akustický, IP21 VČ. OCHRANĚNÝ POLYKARBONÁTOVÝM KRYTÍM
	OPPO (OBSLUŽENÝ PANEL POŽÁRNÍ OCHRANY)
	NAPÁJECÍ ZDROJ DLE EN54-4 VČ. AKU
	ZDP (ZAŘÍZENÍ DÁLKOVÉHO PŘENOSU)
	ÚSTŘEDNA EPS
	VSTUPNÍ VÝSTUPNÍ MODUL (VÝSTUP 230VAC, 2A/VSTUP)
	VSTUPNÍ VÝSTUPNÍ MODUL (VÝSTUP 230VAC, 2A/VSTUP)
	KABELOVÝ VÝVOD EPS
	KOVOVÁ KRABICE S POŽÁRNÍ FUNKČNOSTÍ, VE SHODĚ S NORMAMI EN 60331-1, EN 60331-2, IEC 60331-1, IEC 60331-2, ZP-272008
	POPLACHOVÁ SÍŘENÁ ČERVENÁ
	ZÁBLISKOVÝ MAJÁK
	KTPO (KLÍČOVÝ TREZOR POŽÁRNÍ OCHRANY)
	TLAČÍTKO UVOLENÍ DVEŘÍ OŘÍZENÝCH MAGNETEM
	KRUHOVÉ VEDENÍ 1-1, HLÁŠIČE, bezohledný kabel, BZCAS100, 1x2x0,8 - IEC 60332-3 (Povně uloženy)
	KRUHOVÉ VEDENÍ 2-2, OVLADÁNÍ A SIGNALIZACE, S POŽÁRNÍ FUNKČNOSTÍ 45min, BZCAS100, 1x2x0,8 - IEC 60332-3 (Povně uloženy)
	KABEL PRAŠKOVANÝ 1x2x0,8 - IEC 60332-3 (Povně uloženy)
	TRASA PRO NÁPOJNÉ OVLADÁČI TABUL, OPPO a KTPO S POŽÁRNÍ FUNKČNOSTÍ 45min, NAPÁJENÍ OVL. ZÁŘ. TRASY DLE ČSN 73 0845, BZCAS100, 1x2x0,8 - IEC 60332-3 (Povně uloženy)
	TRASA KABELU S POŽÁRNÍ FUNKČNOSTÍ 45min, BZCAS100, 1x2x0,8 - IEC 60332-3 (Povně uloženy)
	PRAŠKOVANÝ 1x2x0,8 - IEC 60332-3 (Povně uloženy)
	TRASA vedení skupinářských
	PROTIPÓŽÁRNÍ UCÍPÁVKA
	ELEKTROMAGNET PŘÍDRŽNÝ
	KRABICE NÁSTĚNNÁ PROFILOVACÍ BEZ POŽÁRNÍ ODOLNOSTI
	Rozvaděč NN
	DVEŘE ZAVÍRAČ S ELEKTROMAGNETEM PŘÍDRŽNÝM
	VÝPRAČEČ CENTRAL STOP, S OŘÍZNACÍM KONTAKTEM
	VÝPRAČEČ TOTAL STOP, S OŘÍZNACÍM KONTAKTEM

LEGENDA VEDENÍ A ZPŮSOB ULOŽENÍ

	na stěně		pod podlahou		pod stropem		na balkoně		v závěsu		na střeše		ochranná a doplňková připojení
	v kanálu		pod podlahou		pod stropem		na balkoně		v závěsu		na střeše		ochranná a doplňková připojení



Ing. Libor Lehnert Projektant Výstavba: 1PP Výstavba: 1PP Výstavba: 1PP			
VYPRACOVAL	Ing. Libor Lehnert	tel: 736 165 250	e-mail: lehnert@projektace-cz.cz
INVESTOR: Městský úřad Žďár nad Sázavou, Odbor strategického rozvoje a investic			
ZASTOUPENÝ	Ing. Hana Sochorová	tel: 566 688 195	e-mail: hana.sochorova@zds.cz
KONTAKTNÍ OSOBA	Ing. Hana Sochorová	tel: 566 688 195	e-mail: hana.sochorova@zds.cz
KRAJ	Vysočina	OBEC	Žďár nad Sázavou
KRAJSKÝ ÚŘAD	Kraj Vysočina	STAVEBNÍ ÚŘAD	Žďár nad Sázavou
NÁZEV STAVBY			
DŮM KLIDNÉHO STÁŘÍ			
STAVEBNÍ OBJEKT	SO - 01 HLAVNÍ BUDOVA		
ČÁST	D.1.4.1 - POŽÁRNÍ BEZPEČNOSTNÍ ŘEŠENÍ - ELEKTRICKÁ POŽÁRNÍ SIGNALIZACE		
NÁZEV VÝKRESU	PŮDORYS 1PP		
1 : 75	1 : 75		
PN23064	D.1.4	03/2024	8 x A4
D.1.4			DVZ

1NP

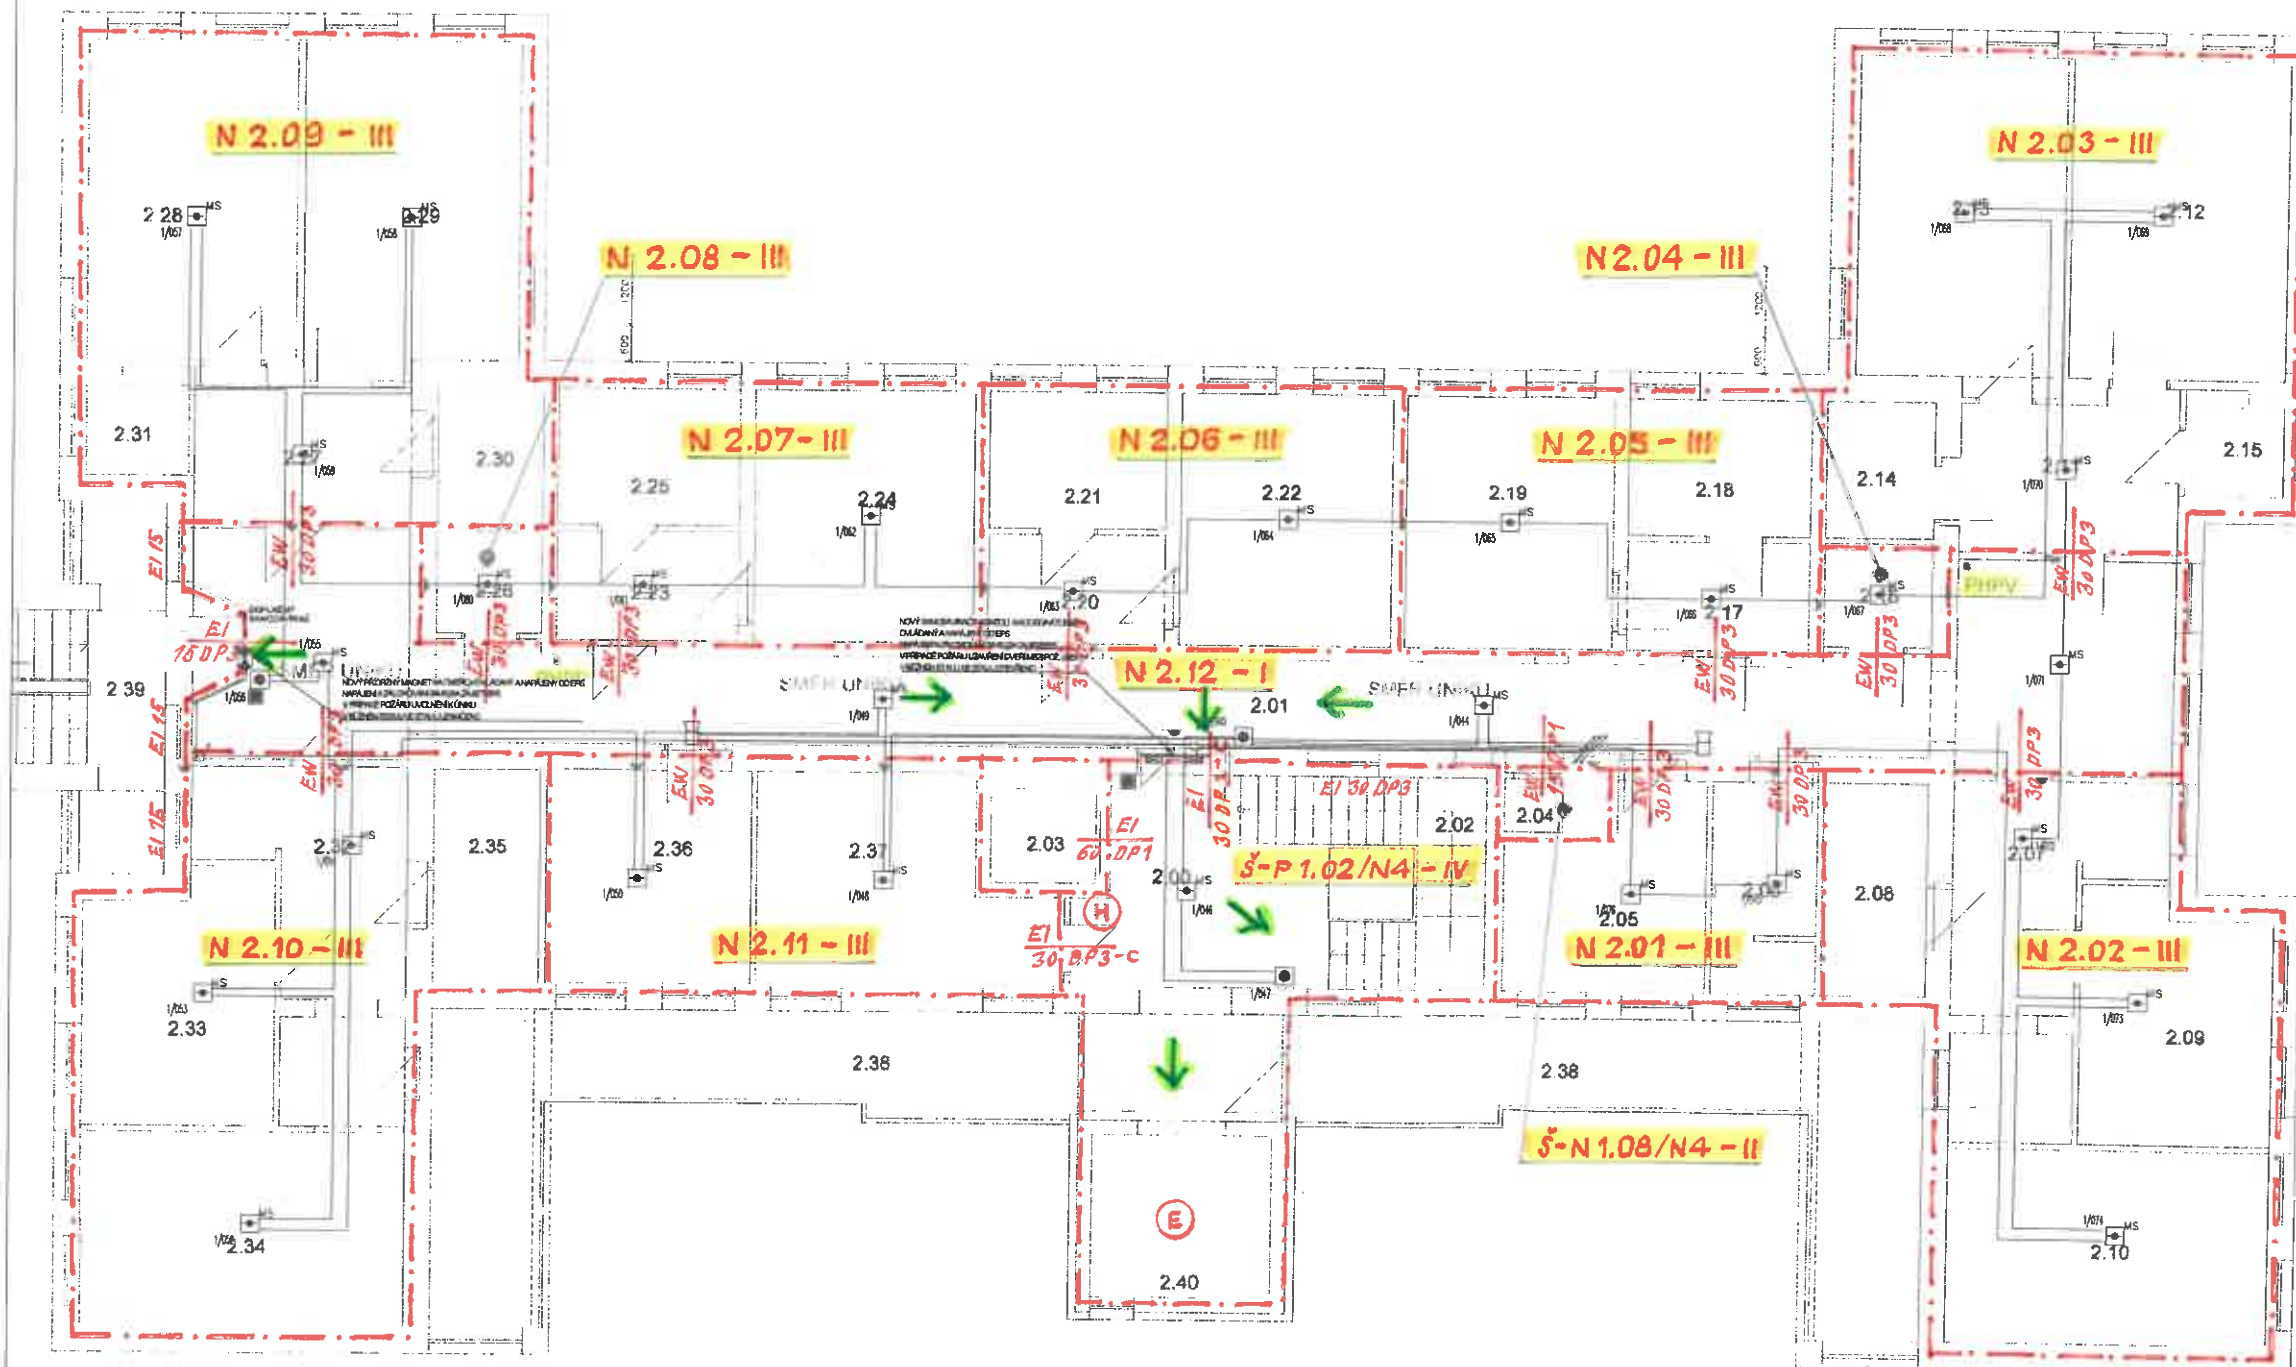



LEGENDA EPS	
ZNAČKA	POPIS
	MULTISENZOROVÝ OPTICKO-TEPLOTNÍ HLÁSIČ S PATNÍČ A ŘÍZKOTVOREM, realizace na kroužk
	TLAČÍTKOVÝ HLÁSIČ bezvonný, IP24 vč., ochranného POLYKARBONÁTOVÉHO KRYTU
	OPPO (OBSLUŽNÝ PANEĽ POŽÁRNÉHO OCHRANY)
	NAPÁJECÍ ZDROJ DLE EN64-4 vč. AKU
	ZDP (ZAŘÍZENÍ DÁLKOVÉHO PŘENOSU)
	ÚSTŘEDNA EPS
	VSTUPNÍ VÝSTUPNÍ MODUL (1VÝSTUP ZONVAC, 2A VÝSTUP)
	VSTUPNÍ VÝSTUPNÍ MODUL (2VÝSTUP ZONVAC, 2A VÝSTUP)
	KABLOVÝ VÝVOD EPS
	KOHOVÁ KRABICE S POŽÁRNÍ FUNKČNOSTÍ VE SHODĚ S NORMAMI 804-24-12, IEC 438-12, ZP-27/2008
	POPLACHOVÁ SÍŘENÁ ČERVENÁ
	ZÁBĚSKOVÝ MAJÁK
	KTPO (KLÍČOVÝ TREZOR POŽÁRNÍ OCHRANY)
	TLAČÍTKO UVOLENÍ DVERÍ DRŽENÝCH MAGNETEM
	KRUKOVÝ VÝVOD 8.1. HLÁSIČ, bezdrátový kabel, BZCAS100, 1x2x0,8 - IEC 60332-3 / firemí schválený BEZHALOGENOVÝ JAKOSTNÍ 1x2x0,8 BAK
	KRUKOVÝ VÝVOD 8.2. OVLÁDÁNÍ A SIGNALIZACE, S POŽÁRNÍ FUNKČNOSTÍ 45min, BZCAS100, dle ČSN 60331 MM, 1cm POD ČLÁTEK NEBO PŘÍSLAVENÝ A SVÁZKOVÝCH ÚCHYTŮ, KABEL PRAMENOVÝ 1x2x0,8 (8) E90
	TRASA PRO NÁPOJENÍ CHLÁDICOHO TABUL, OPPO A KTPO S POŽÁRNÍ FUNKČNOSTÍ 45min, NÁPOJENÍ OVL. ŽAR TRASY DLE ČSN 73 0448, BZCAS100, dle ČSN 60331 MIMO PODKLAD A V CHCÍCH ZÁKLADNĚ POD ČLÁTEK, MIMO CHCÍCH NAD PODKLADY POMOCÍ PŘÍCHÝTEK
	TRASA KABELU S POŽÁRNÍ FUNKČNOSTÍ 30min, BZCAS100, dle ČSN 60331 PRAFMIDur 3x1 S P30-48 NÁPOJENÍ ÚSTŘEDNY EPS
	PRAFLASAFE 2x1,5
	Trasa vedení stoupání / sestupů
	PROTIPÓŽÁRNÍ UCÍPÁVKA
	ELEKTROMAGNET PŘÍRŮŽNÝ
	KRABICE NÁSTĚNNÁ PROPOJOVACÍ BEZ POŽÁRNÍ ODOLNOSTI
	Rozvaděč NH
	DVĚRNÝ ZÁVŘAC S ELEKTROMAGNETEM PŘÍRŮŽNÝM
	VÝPÍNAČ CENTRAL STOP, ROZPÍNAČÍ KONTAKT
	VÝPÍNAČ TOTAL STOP, ROZPÍNAČÍ KONTAKT

LEGENDA VEDENÍ A ZPŮSOB ULOŽENÍ

Ing. Jana Lichová Plzeň 22 +420 734 146 216 Dvořákův št. 481/14 KČ03 0002663		Ing. Libor Lichodný 		tel.: 736 155 250	e-mail: libor.lichodny@seznam.cz
					
INVESTOR Městský úřad Žďár nad Sázavou, Oddělení strategického rozvoje a investic					
ZASTOUPENÝ Ing. Hana Sochorová		tel: 566 998 195	e-mail: hana.sochorova@seznam.cz		
KONTAKTNÍ OSOBA Ing. Hana Sochorová		tel 566 998 195	e-mail: hana.sochorova@seznam.cz		
KRAJ Vysočina		OBEC Žďár nad Sázavou			
KRAJSKÝ ÚŘAD Kraje Vysočina		STAVEBNÍ ÚŘAD Žďár nad Sázavou			
NÁZEV STAVBY					
<h2>DŮM KLIDNÉHO STÁŘÍ</h2>					
STAVEBNÍ OBJEKT SO - 01 HLAVNÍ BUDOVA					
ČÁST D.1.1 - POŽÁRNÍ BEZPEČNOSTNÍ ŘEŠENÍ – ELEKTRICKÁ POŽÁRNÍ SIGNALIZACE					
NÁZEV VÝKRESU		PŮDORYS 1NP		měřítko: 1 : 75	L. výška: 02 evidenční číslo: PN23064 schválený PD: DVZ
číslo zakázky:	Genový dokument:	Datum:	datum:	8 x A4	
PN23064	D.1.4	03/2024			

2NP

[illegible]

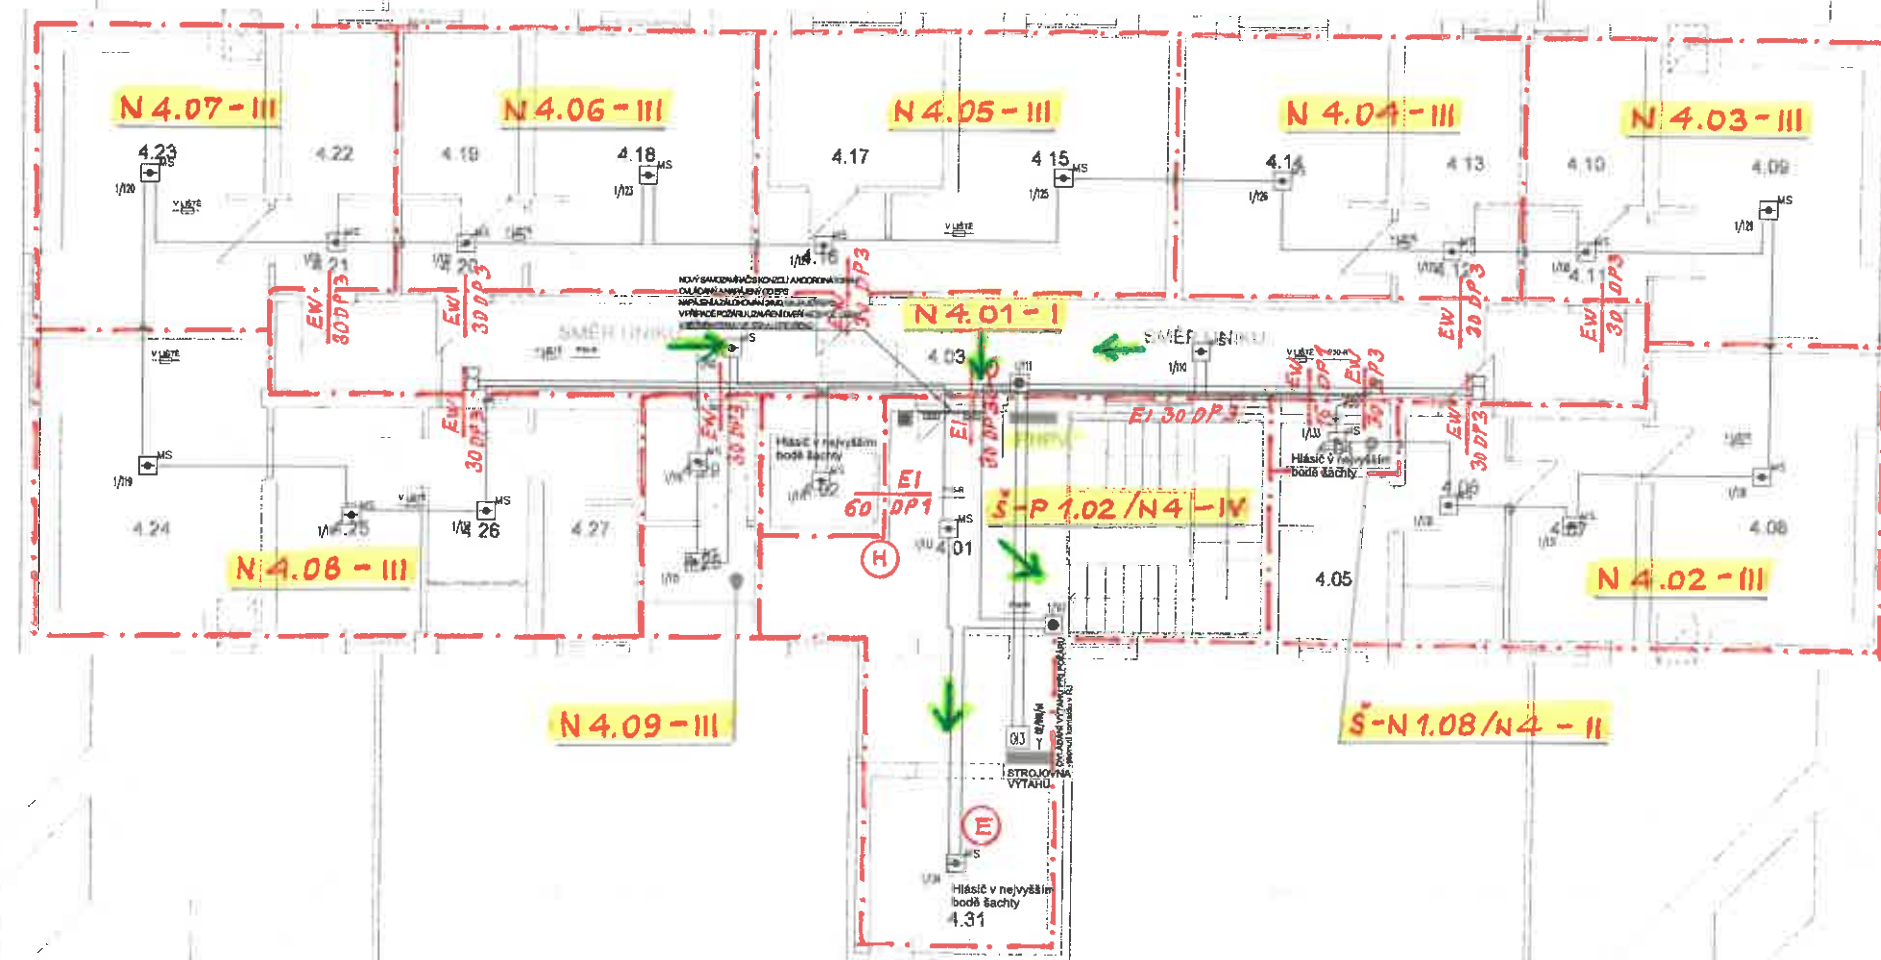
Ing. Liba Lenardová Předměstí 8 +420 794 166 298 Čajovka 15, 601 01 IČO=0298263					
VÝPRACOVÁL	Ing. Liber Lahodný	<i>Slova</i>	tel: 736 165 250	e-mail:	libor.lahodny@compuloc.cz
 SOCIAL SAFETY s.r.o.					
INVESTOR Městský úřad Zlín na Sádkovu, Odbor strategického rozvoje a investic					
ZASTOUPENÍ	Ing. Hana Sochořová	tel: 558 558 185	e-mail:	hana.sochorova@zeleny.cz	
KONTAKTNÍ OSOBA	Ing. Hana Sochořová	tel: 558 688 195	e-mail:	hana.sochorova@zeleny.cz	
KRAJ	Vysočina	OBEC	Zlín na Sádkovu		
KRAJSKÝ ÚŘAD	Kraj Vysočina	STAVEBNÍ ÚŘAD	Zlín na Sádkovu		
NÁZEV STAVBY					
DŮM KLIDNÉHO STÁŘÍ					
STAVEBNÍ OBJEKT SO - 01 HLAVNÍ BUDOVA					
ČÁST D.1.4.1 - POŽÁRNÍ BEZPEČNOSTNÍ ŘEŠENÍ – ELEKTRICKÁ POŽÁRNÍ SIGNALIZACE					
NÁZEV VÝKRESU	PŮDORYS 2NP		mřížko	č. výkresu	03
Absolutní měřítko:	Střední dokumentace:	období letitost:	1 : 75	vlastník PD:	PN23064
PN23064	D.1.4	03/2024	listů celkem :	stavby PD:	DVZ
			B x A4		

LEGENDA VEDENÍ A ZPŮSOB ULOŽENÍ












 















— na rámu — v trubce — pod pedesnou — pod povrchem — v železobetoně — v železe — notné lano — ochranná a dopravní pospojovací potrubí
 - - - v klenbě - - - v špičce - - - v podlaží - - - na povrchu - - - na přívěsích - - - pod vodou - - - potrubí k potrubí - - - potrubí k potrubí

Ing. Igor Lachný Průmysl 22 +420 736 165 250 Mobil: 01 881 11 K02025063			
VYPRACOVAL	Ing. Libor Lachný	tel.: 736 165 250	e-mail: libor.lachny@prgnet.cz
INVESTOR	Městský úřad Žďár nad Sázavou, Odbor strategického rozvoje a investic		
ZÁSTOUPENÝ	Ing. Hana Sochorová	tel.: 566 689 136	e-mail: hana.sochorova@dsma.cz
KONTAKTNÍ OSOBA	Ing. Hana Sochorová	tel.: 566 689 135	e-mail: hana.sochorova@dsma.cz
KRAJ	Vysočina	OBEC	Žďár nad Sázavou
KRAJSKÝ ÚŘAD	Kraj Vysočina	STAVEBNÍ ÚŘAD	Žďár nad Sázavou
NÁZEV STAVBY			
DŮM KLIDNÉHO STÁŘÍ			
STAVEBNÍ OBJEKT	SO - D1 HLAVNÍ BUDOVA		
ČÁST	D.1.A.1 - POŽÁRNÍ BEZPEČNOSTNÍ ŘEŠENÍ - ELEKTRICKÁ POŽÁRNÍ SIGNALIZACE		
NÁZEV VÝKRESU		schéma	č. výkresu: 04
PŮDORYS 3NP		1 : 75	schéma číslo: PN23064
číslo listiny	číslo dokumentu:	datum listiny:	skladní PD:
PN23064	D.1.4	03/2024	B x A4
PVZ			

Pūdorys 4NP



LEGENDA EPS

ZNAČKA	POPIS
	MULTISENZOROVÝ OPTICKO-TEPLOTNÍ HLÁŠIČ S PASTICKOU ISOLÁTOREM, realizace na konci v teplotě
	TLAČÍTKOVÝ HLÁŠIČ bezvysle, IP24 Vč. DOCHRANĚNÉHO POLYKARBONÁTOVÉHO KRYTÍ
	OPPO (OBSLUŽENÝ PANEL POŽÁRNÍ OCHRANY)
	NAPÁJECÍ ZDROJ DLE EN554-4 Vč. KUL
	ZDIP (ZAŘÍZENÍ DÁLKOVÉHO PŘENOSU)
	ÚSTŘEDNÁ EPS
	VSTUPNÉ VÝSTUPNÍ MODUL (1xVÝSTUP 220V/ac, 2xVÝSTUP)
	VSTUPNÉ VÝSTUPNÍ MODUL (2xVÝSTUP 220V/ac, 2xVÝSTUP)
	KABELOVÝ VÝVOD EPS
	KOVOVÁ KRABICE S POŽÁRNÍ FUNKČNOSTÍ, VE SHODĚ S NORMAMI 80439-1/2, IEC 439-1/2, ZP-272008
	POPLACHOVÁ SÍŤENÁ ČERVENÁ
	ZÁBĚSKOVÝ MALÁK
	KTPO (KABELOVÝ TREZOR POŽÁRNÍ OCHRANY)
	TLAČÍTKO UMOLNĚNÍ DVEŘÍ OZDĚNÝCH MAGNETEM
	KRUMPOVÉ VEDENÍ 2-1-HLÁŠIČE, bezdrátový kabel, BZCAS100, 1x20x8 - IEC 80332-3 (Pevně uvolněný bezdrátový) JH4STY1 1x20x8 BUK
	KRUMPOVÉ VEDENÍ 2-2-HLÁŠIČE A SIGNALIZACE, S POŽÁRNÍ FUNKČNOSTÍ 45min, BZCAS100, dle ČSN 60331 M1, 1m POD SMYTKOU NEBO PŘÍCHÝTEK A SVAZKOVÝCH UCHÝTŮ, KABEL PRAFLASAFE 1x20x8 (8) E80
	TRASA PRO NAPÁJENÍ OVLADAČNÍHO TABULI, OPPO A KTPO S POŽÁRNÍ FUNKČNOSTÍ 45min, NAPÁJENÍ OVL. ŽAR. TRASY DLE ČSN 73 0848, BZCAS100, dle ČSN 60331 MIMO PODKLAD A V CHVÍC ZAGRADE POD SMYTKOU, MIMO CHVÍC NAD PODKLADY POMOCÍ PŘÍCHÝTEK
	TRASA KABELU S POŽÁRNÍ FUNKČNOSTÍ 30min, BZCAS100, dle ČSN 60331 PRAFLASAFE 3x1 x 200-R, NAPÁJENÍ ÚSTŘEDNÝ EPS
	PRAFLASAFE 2x1,5
	Trasa vedení stropních hlášen
	PROTIPOŽÁRNÍ UCPÁVKA
	ELEKTROMAGNET PŘÍRŮČNÝ
	KRABICE HÁSTĚNNÁ PROPOJOVACÍ BEZ POŽÁRNÍ ODLUKOVITÍ
	Provedení NN
	DVEŘNÍ ZAVŘAČ S ELEKTROMAGNETEM PŘÍRŮČNÝM
	VÝPÍNAČ CENTRAL STOP, ROZPÍNAČÍ KONTAKT
	VÝPÍNAČ TOTAL STOP, ROZPÍNAČÍ KONTAKT

LEGENDA VEDENÍ A ZPŮSOB ULOŽENÍ

[illegible]

Ing. Libor Lohmaný Předseda +420 736 185 250 Dřevitel 15, BVI 41 ICO 03323043			
VYPRACOVAL	Ing. Libor Lohmaný	tel: 736 185 250	e-mail: lohor.lohmany@gergicna.cz
 Evropská unie			
INVESTOR	Městský úřad Žďar nad Sázavou, Odbor strategického rozvoje a investic		
ZASTOUPENÍ	Ing. Hana Sochorová	tel: 696 655 195	e-mail: hana.sochorova@zdrma.cz
KONTAKTNÍ OSOBA	Ing. Hana Sochorová	tel: 656 696 195	e-mail: hana.sochorova@zdrma.cz
KRAJ	Vysočina	OROC	Žďar nad Sázavou
KRAJSKÝ ÚŘAD	Kraje Vysočina	STAVEBNÍ GRAD	Žďar nad Sázavou
NÁZEV STAVBY			
DŮM KLIDNÉHO STÁŘÍ			
STAVEBNÍ OBJEKT	SO - 01 HLAVNÍ BUDOVA		
ČÁST	D.1.4.1 - POŽÁRNĚ BEZPEČNOSTNÍ ŘEŠENÍ - ELEKTRICKÁ POŽÁRNÍ SIGNALIZACE		
NÁZEV VÝKRESU		průřez	č. výkresu: 05
PŮDORYS 4NP		1 : 75	Průřez č. 05
číslo přílohy:	číslo výkresu:	datum:	průřez č. 05
PN23064	D.1.4	03/2024	8 x A4
			DVZ

