


Legenda:

- 1 3m
2
- Řadič SSZ
RE
- Elektroměrový rozvaděč
Návěstidlo tříbarevné soustavy s plnými signály (S 1)
Návěstidlo tříbarevné soustavy s plnými signály (S 1) s kontrastním rámem
Návěstidlo s doplňkovou zelenou šipkou (S 5)
Návěstidlo se signálem pro opuštění křižovatky (S 6)
Návěstidlo přerušovaného žlutého světla (S 7) ve tvaru chodce s kontrastním rámem
Návěstidlo se signály pro chodce (S 9) vybavené akustickou signalizací pro nevidomé
Tlačítko pro chodce
Videodetektor
Indukční smyčka s šachtou
Virtuální detekční zóna
- DVA21
DVA41

Poznámka:

Polohy všech inženýrských sítí vyznačených na koordinační situaci jsou pouze informativní, a proto bude třeba před zahájením zemních prací nechat všechny inženýrské sítě vytyčit!
Pro převedení kabelů SSZ pod vozovkami budou použity řízené protlak, které budou tvořeny jednou až dvěma PE trubkami D160. Pro převedení kabelů SSZ pod sjezdem bude použit kopaný prostup, který bude tvořen jednou PE trubkou D160.
Pro zvýšení mechanické odolnosti budou všechny kabely SSZ uloženy do PE chráničů DN63 až D110.

Vzorový řez uložení kabelů v chodníku a zeleni (M 1:10)

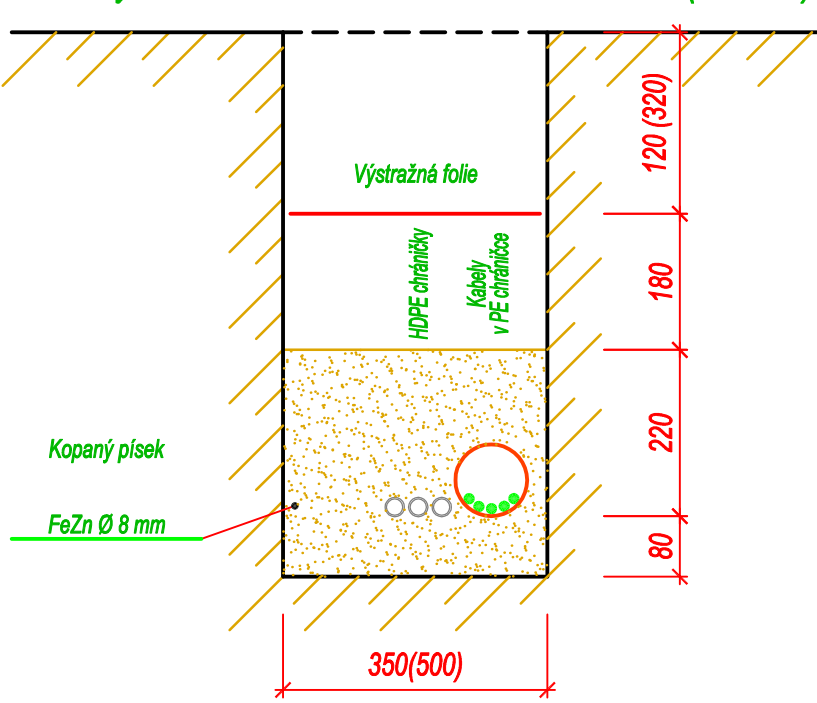

PS 451

ODPOVĚDNÝ PROJEKTANT ZAKÁZKY	Ing. Luděk Obrdlík	Ing. Petr Štěpánek	PK SSZ Obrdlík, s.r.o. Sentlická 1053/1, 641 00 Brno Tel.: 543 232 880 Email: info@pk-ssz-obrdlik.eu	
ZODPOVĚDNÝ PROJEKTANT	Ing. Luděk Obrdlík	Ing. Petr Štěpánek		
VYPRACOVAL	Ing. Luděk Obrdlík	Ing. Petr Štěpánek		
KRESLIL	Ing. Luděk Obrdlík	Ing. Petr Štěpánek		
KONTROLOVAL	Ing. Luděk Obrdlík	Ing. Petr Štěpánek		
KRAJSKÝ ÚŘAD Kraj Vysočina			DATUM listopad 2024	
INVESTOR Město Žďár nad Sázavou, Žitkova 227/1, 591 01 Žďár nad Sázavou			FORMÁT A4	
NÁZEV AKCE			MĚŘÍTKO 1:250	
SSZ Brodská x Revoluční, Žďár nad Sázavou PS 451 SSZ Brodská x Revoluční			STUPEŇ PDPS	
			ČÍSLO ZAKÁZKY 332024	
			ARCHIVNÍ ČÍSLO 0433	
			NÁZEV VÝKRESU	
Situace SSZ			ČÍSLO SOUPRAVY	ČÍSLO VÝKRESU 02