




U HYDRANTU
ŘEZ

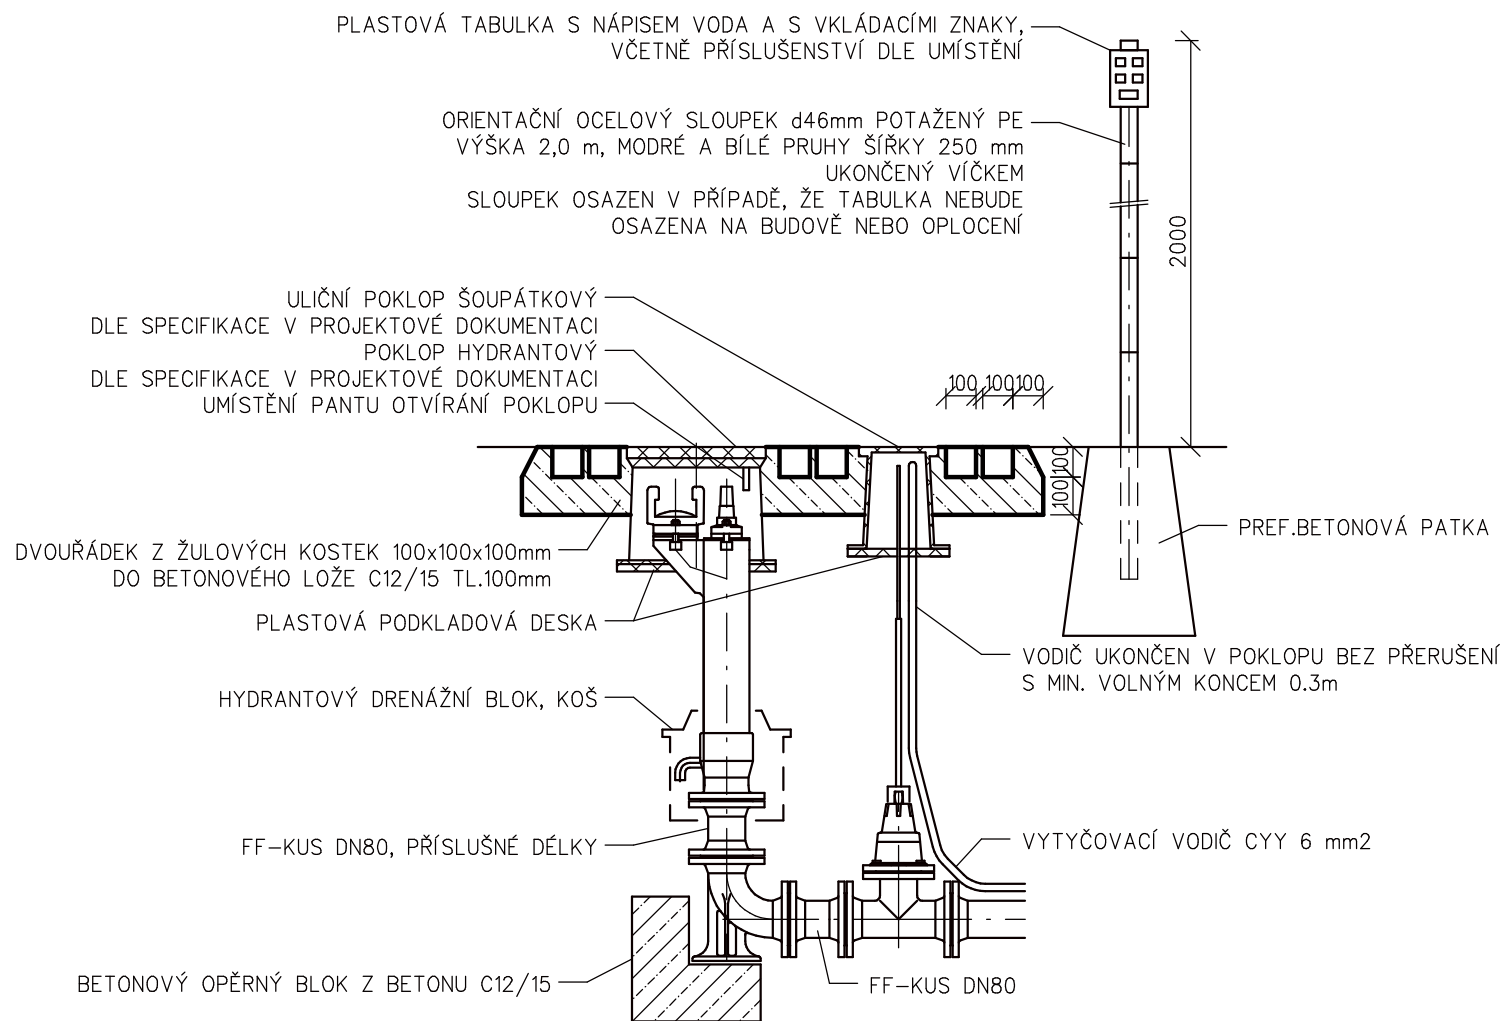

PŮDORYS

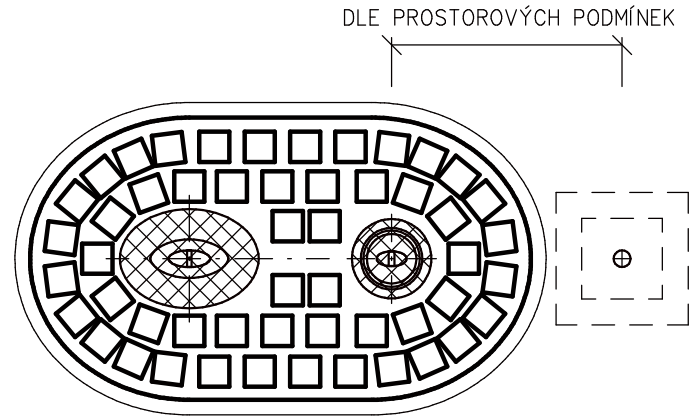


ROZMÍSTĚNÍ ZNAKŮ V TABULCE

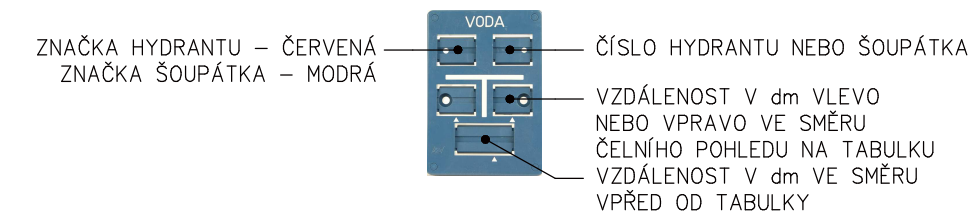


OSAZENÍ ARMATUR V NEZPEVNĚNÉM TERÉNU


CELKEM BUDOU ODLÁŽDĚNY 4 POKLOPY U ŠOUPÁTEK A 1 POKLOP U HYDRANTU

U ŠOUPÁTKA
ŘEZ

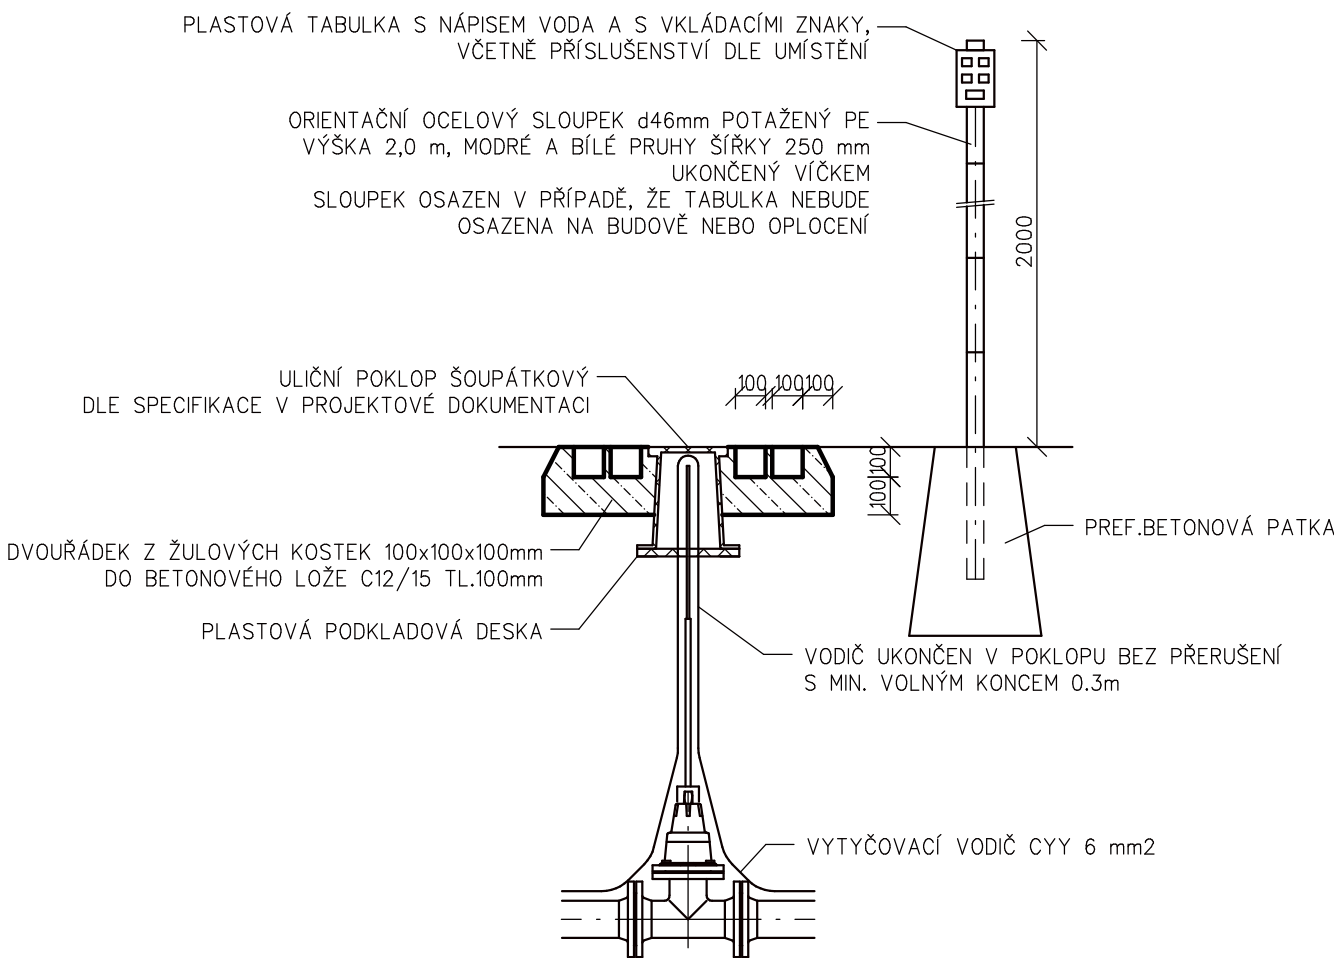

PŮDORYS

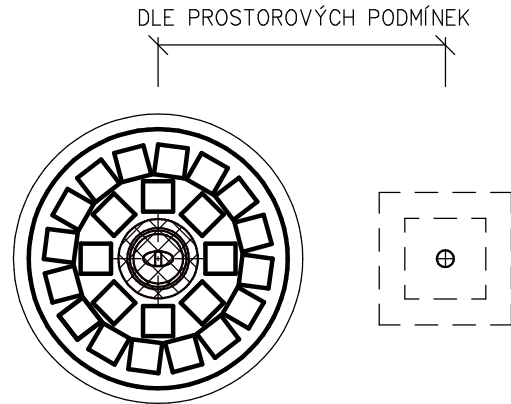

 STUDENTSKÁ 1133 591 01 ŽDĚR NAD SÁZAVOU tel: 566651192, 605407990 e-mail: blaha.stan@gmail.com	ZODP.PROJEKTANT	STANISLAV BLAHA IČO: 15261182		
	PROJEKTANT:	STANISLAV BLAHA	AUTORIZACE:	PARÉ:
	STAVEBNÍK:	SVAZ VODOVODŮ A KANALIZACÍ ŽDĚRSKO, VODÁRENSKÁ 2, 591 01 ŽDĚR NAD SÁZAVOU		
	MÍSTO STAVBY:	ŽDĚR NAD SÁZAVOU		
KRAJ:		VYSOČINA		
NÁZEV AKCE:		ŽDĚR NAD SÁZAVOU - VODOVODY ULICE JIHLAVSKÁ		FORMÁT: 2 A4
ČÁST:		D. DOKUMENTACE LINOVÉ STAVBY		DATUM: 08/2024
STAVEBNÍ OBJEKT:		D.1 VODOVOD		STUPEŇ: DPS
OBSAH:		OSAZENÍ ARMATUR V NEZPEVNĚNÉM TERÉNU		ZAKÁZKA: 2024/BI/21
				MĚŘÍTKO: 1 : 20
				REVIZE: -
				VÝKRES Č.: D.1.10