


DETAIL: PROSTOR ROZHODČÍCH - STÁVAJÍCÍ STAV
Měřítko 1:80

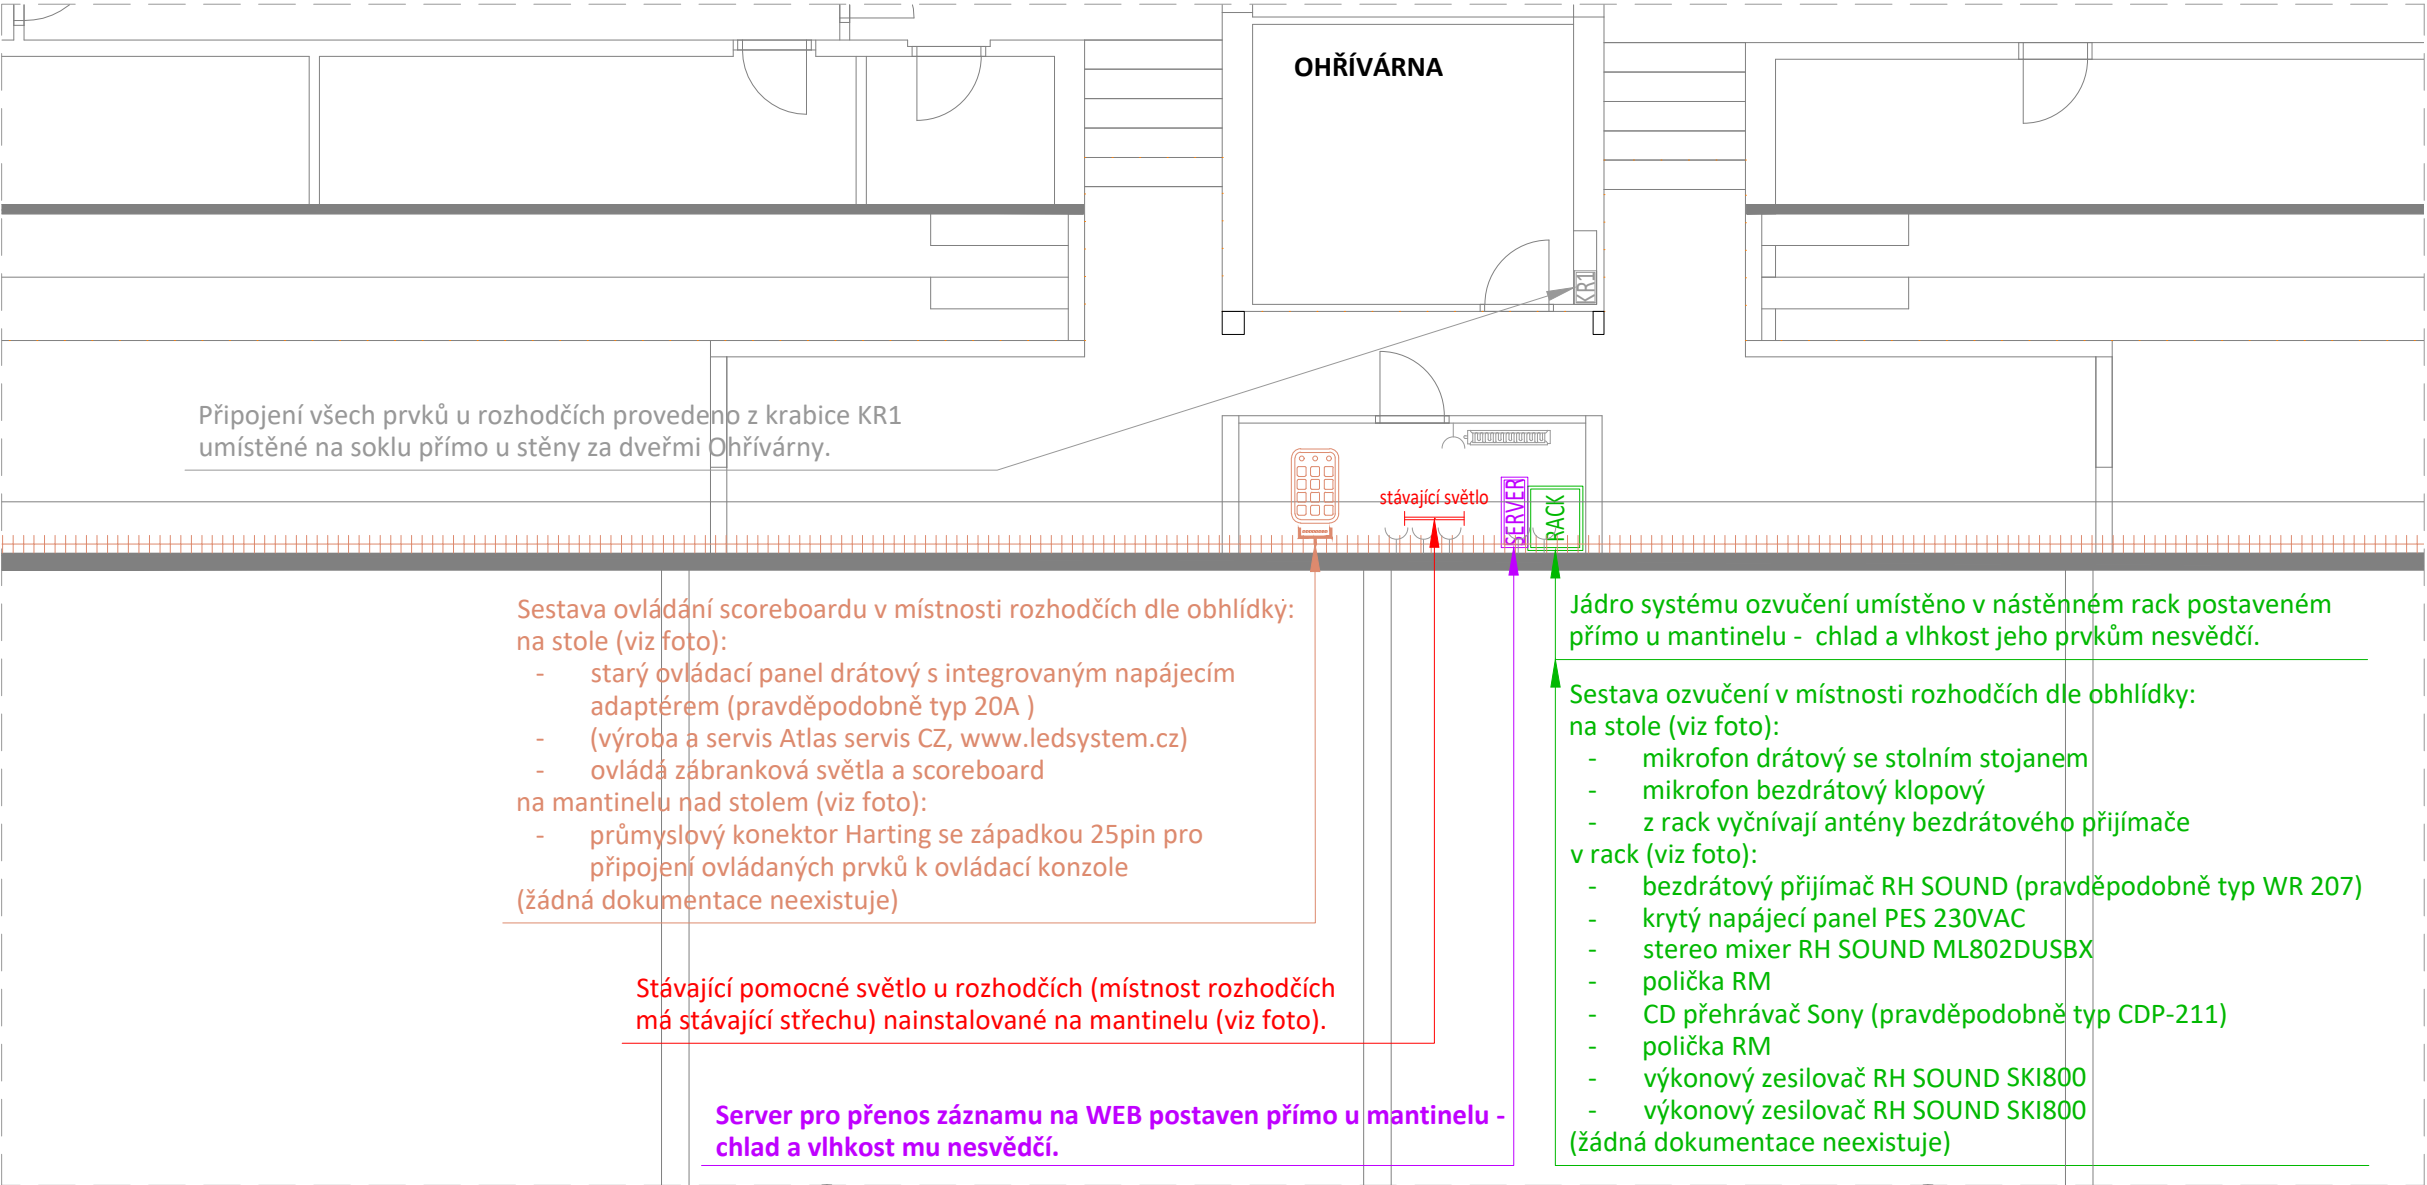

KNHOVNA ZNAČEK OZVUČENÍ - AUDIO

RACK

CD

player

STÁVAJÍCÍ DATOVÝ ROZVADĚČ PRO PRVKY JÁDRA OZVUČENÍ

STÁVAJÍCÍ CD PŘEHŘÁVAČ PRO STOLNÍ INSTALACI

STÁVAJÍCÍ RUČNÍ MIKROFON DRÁTOVÝ SE STOLNÍM STOJANEM

STÁVAJÍCÍ MIKROFON BEZDRÁTOVÝ PRO BEZDRÁTOVÝ PŘENOS ZVUKU

STÁVAJÍCÍ PŘÍJÍMAČ BEZDRÁTOVÝ PRO BEZDRÁTOVÝ PŘENOS ZVUKU

SILNOPROUDÉ ZNAČKY

STÁVAJÍCÍ SILOVÁ ZÁSUVKA

STÁVAJÍCÍ POMOCNÉ SVĚTLO V MÍSTNOSTI ROZHODČÍCH

STÁVAJÍCÍ ELEKTRICKÝ PŘIMOTOP

NOVÝ ROZVADĚČ SIL

NOVÁ SILOVÁ ZÁSUVKA

NOVÝ PARAPETNÍ ŽLAB

NOVÁ TRASA PRO PŘÍVODNÍ KABELY 5ks CHRÁNIČKA V BETONOVÉ DESCE

KNHOVNA ZNAČEK SCOREBOARDU

STÁVAJÍCÍ SVĚTELNÁ LED TABULE = ŘJ SCOREBOARDU

STÁVAJÍCÍ OVLÁDACÍ PANEL SYSTÉMU SCOREBOARD

STÁVAJÍCÍ PRŮMYSLOVÝ KONEKTOR 25 PINŮ SE ZÁPADKOU

STÁVAJÍCÍ/NOVÉ ZÁBRANKOVÉ SVĚTLO

NOVÁ KRABICE PROTAHOVACÍ

NOVÁ TRASA SCOREBORD - CHRÁNIČKA V BETONOVÉ DESCE NEBO KANÁLE

KNHOVNA ZNAČEK STRUKTUROVANÁ KABELÁŽE


STÁVAJÍCÍ SERVER PŘIPOJENÝ NA LAN/WAN

STÁVAJÍCÍ KRABICE PROTAHOVACÍ/PROPOJOVACÍ

NOVÁ KRABICE PROTAHOVACÍ/PROPOJOVACÍ

NOVÁ KRABICE PROTAHOVACÍ

PŮDORYS 1NP - STÁVAJÍCÍ STAV
Měřítko 1:400

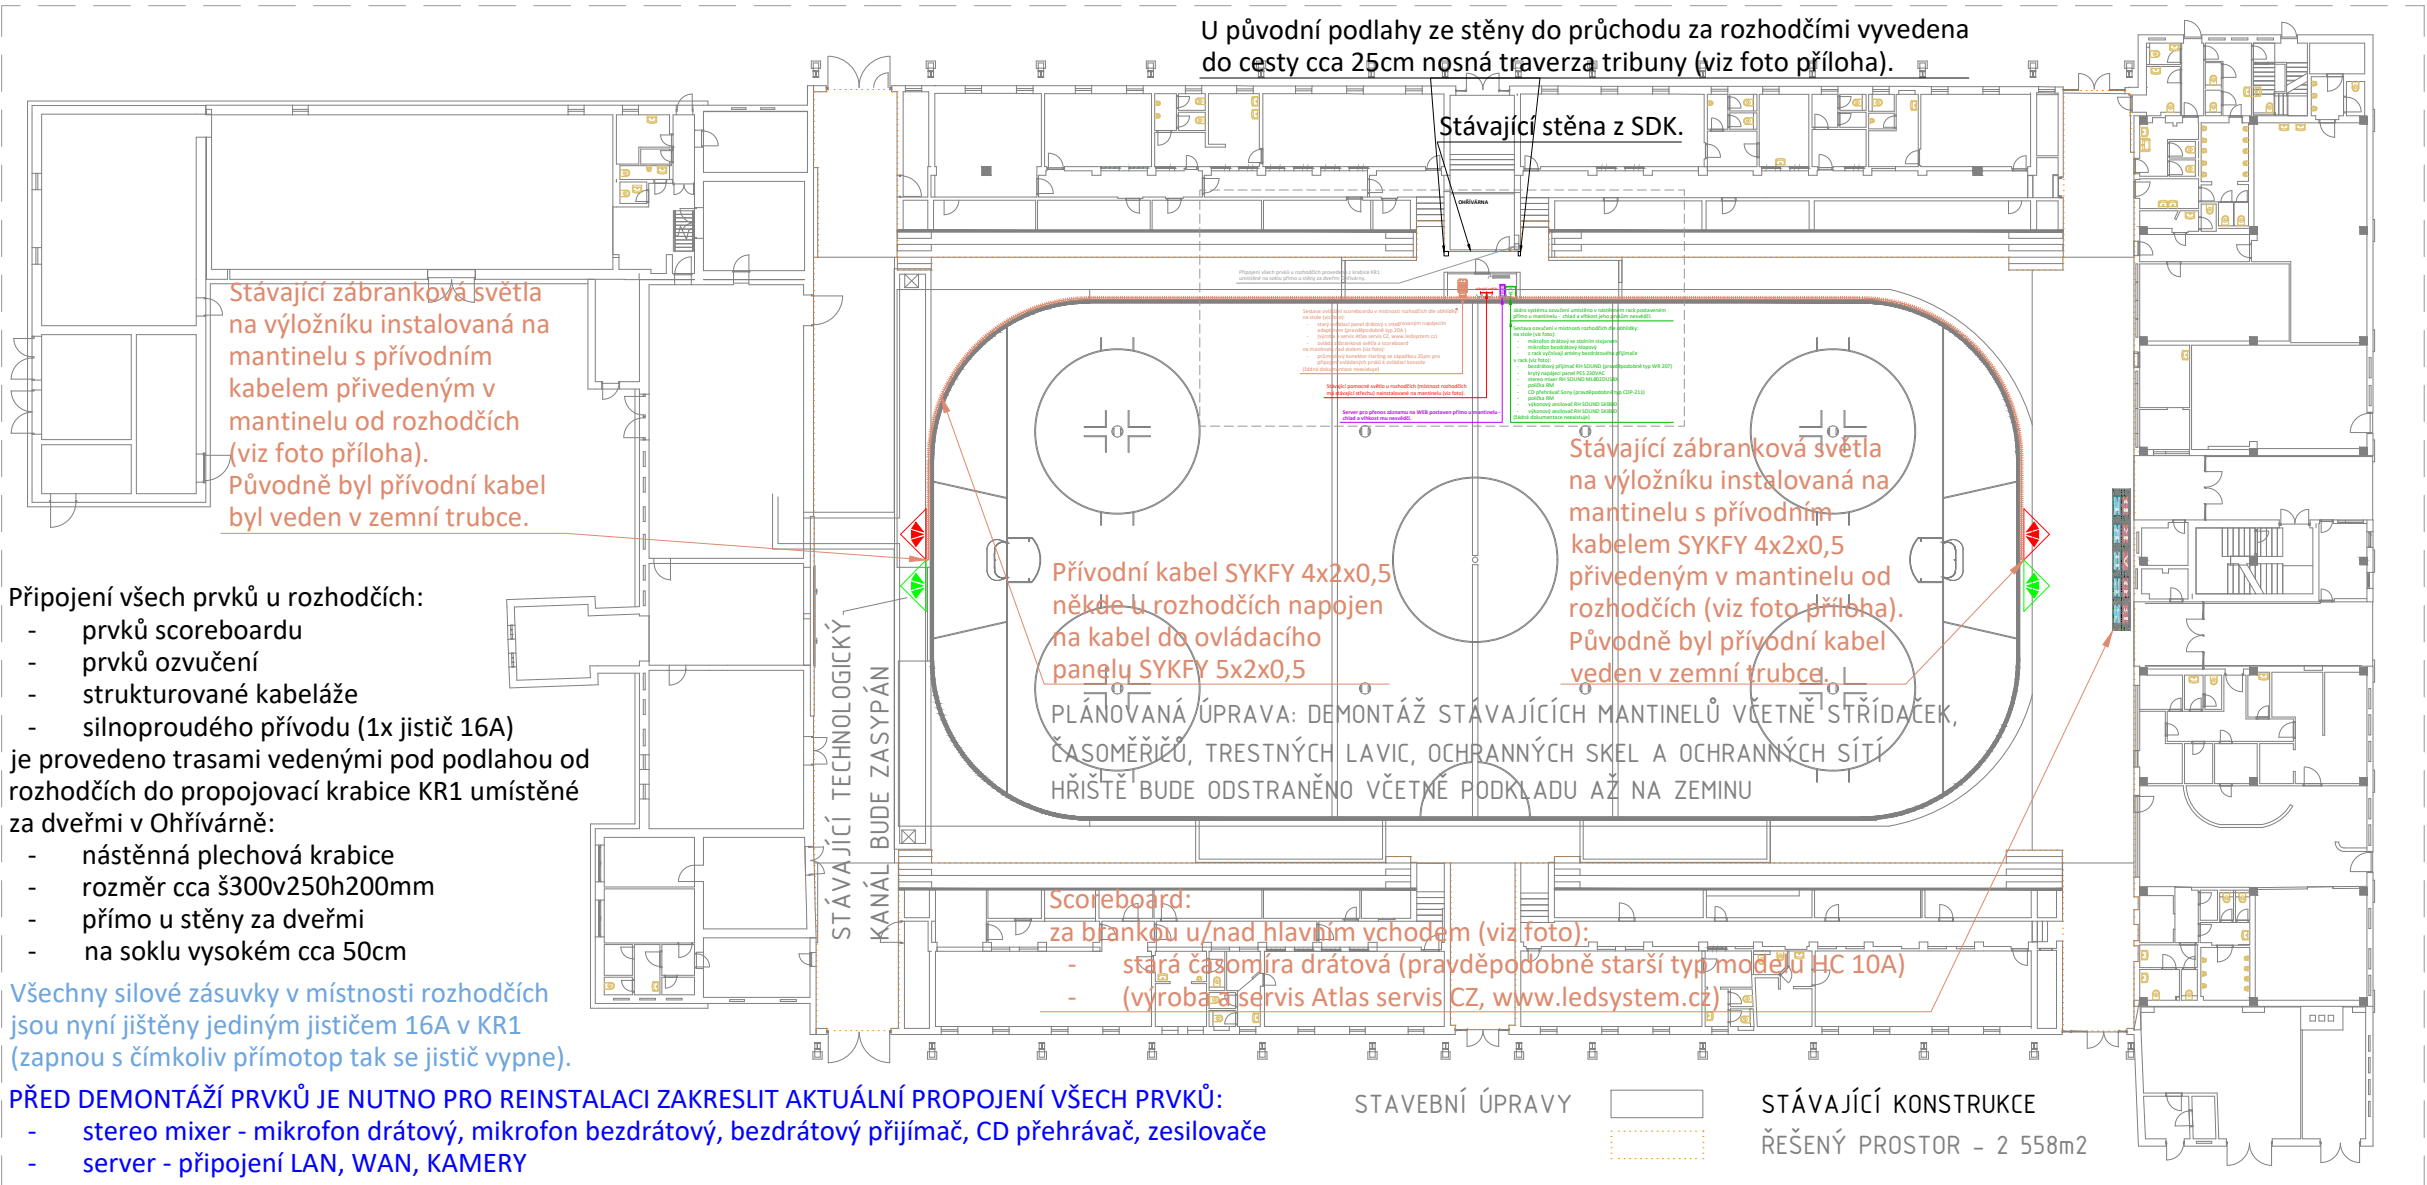

A	01	02	03	04	05	06	07	08	09	M				Bpv	0,000
	10				20		30				2,0	4,0m	6,0		565,40

AUTORIZACE	ČKAIT - 1400348	ING. JIŘÍ ŽÁK		
AS PROJECT s.r.o.				
ARCHITEKTURA, PROJEKCE, ENGINEERING, DODAVATELSKÁ ČINNOST A PRODEJ HUMPOLECKÁ 2122, 393 01 PELHŘIMOV, TEL.: 565 323 249, WWW.ASPROJECT.CZ				
VEDOUČÍ ATELIÉRU	HLAVNÍ PROJEKTANT	ZODPOVĚDNÝ PROJEKTANT	VYPRACOVAL	
JIŘÍ & VLADIMÍR Žák	MICHAL TOMÁŠEK	MICHAL HOLUB	MICHAL HOLUB 	

REKONSTRUKCE LEDOVÉ PLOCHY ZIMNÍHO STADIONU ŽĎÁR NAD SÁZAVOU

INVESTOR:	MĚSTO ŽĎÁR NAD SÁZAVOU, IČ: 00295841 ŽIŽKOVA 227/1, 591 01 ŽĎÁR NAD SÁZAVOU	FORMÁT	420x594 A2
MÍSTO STAVBY:	parc. č. 2159, k.ú. MĚSTO ŽĎÁR [795232], JUNGMANNOVA 1496/10, 591 01 ŽĎÁR NAD SÁZAVOU	DATUM REVIZE	12/2025 R1
CHARAKTER STAVBY:	REKONSTRUKCE	STUPEŇ DOK.	PDPS
DOKUMENTACE:	D.1.4. TECHNICKÁ PROSTŘEDÍ STAVEB	Č. ZAKÁZKY	1175/24
	D.1.4.1 ELEKTRONICKÉ KOMUNIKACE (SLABOPROUDÉ SYSTÉMY) D.1.4.1 MĚŘENÍ A REGULACE (MaR)	Č. ARCHIVNÍ	1175/AS
OBSAH:	SLABOPROUDÉ SYSTÉMY (SLP) PŮDORYS 1NP - STÁVAJÍCÍ STAV	MĚŘÍTKO: 1:80 / 1:400	ČÍS. VÝKRESU: D.1.4.1.5

TOTO DÍLO JE DUŠEVNÍM VLASTNICTVÍM SPOLUAUTORŮ FIRMY AS PROJECT s.r.o. PELHŘIMOV. O NAKLÁDÁNÍ S DÍLEM ROZHODUJÍ SPOLUAUTORI AS PROJECT s.r.o. JE PŘEDMĚTEM PRÁVA AUTORSKÉHO A JE CHRÁNĚNO JAKO CELEK AUTORSKÝM ZÁKONEM č.121/2000 Sb. V PLATNÉM ZNĚNÍ.