


DETAIL: PROSTOR ROZHODČÍCH - NOVÝ STAV
Měřítko 1:80

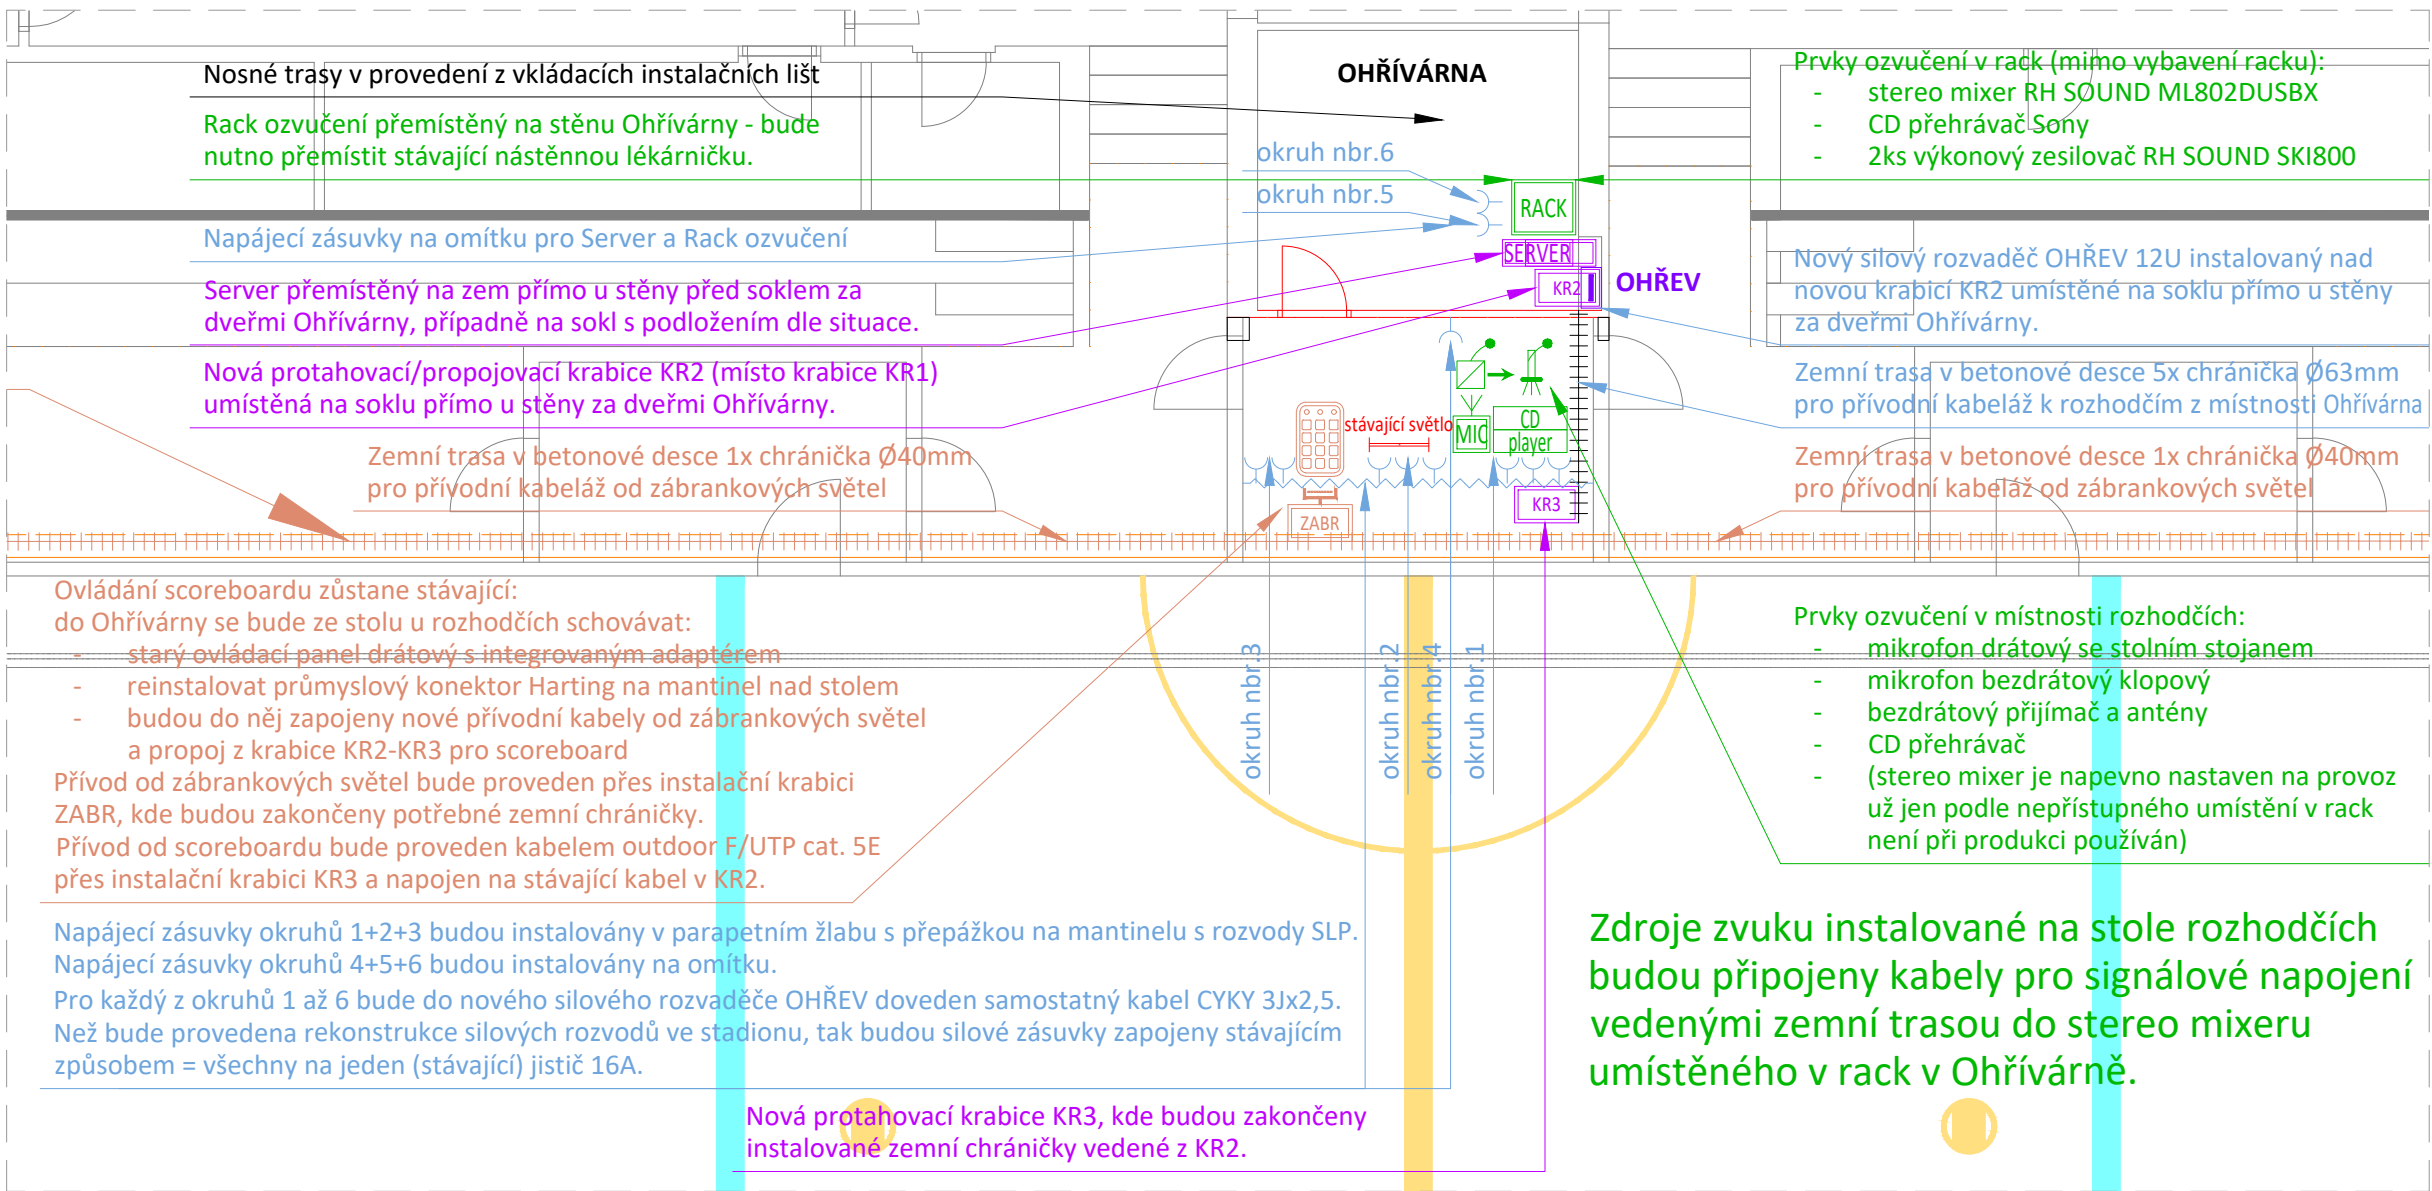

KNIHOVNA ZNAČEK OZVUČENÍ - AUDIO

RACK STÁVAJÍCÍ DATOVÝ ROZVADĚČ PRO PRVKY JÁDRA OZVUČENÍ

CD player STÁVAJÍCÍ CD PŘEHŘÁVAČ PRO STOLNÍ INSTALACI

MIC STÁVAJÍCÍ RUČNÍ MIKROFON DRÁTOVÝ SE STOLNÍM STOJANEM

MIC STÁVAJÍCÍ MIKROFON BEZDRÁTOVÝ PRO BEZDRÁTOVÝ PŘENOS ZVUKU

MIC STÁVAJÍCÍ PŘÍJÍMAČ BEZDRÁTOVÝ PRO BEZDRÁTOVÝ PŘENOS ZVUKU

SILNOPROUDÉ ZNAČKY

STÁVAJÍCÍ SILOVÁ ZÁSUVKA

STÁVAJÍCÍ POMOCNÉ SVĚTLO V MÍSTNOSTI ROZHODČÍCH

STÁVAJÍCÍ ELEKTRICKÝ PŘIMOTOP

NOVÝ ROZVADĚČ SIL

NOVÁ SILOVÁ ZÁSUVKA

NOVÝ PARAPETNÍ ŽLAB

NOVÁ TRASA PRO PŘÍVODNÍ KABELY 5ks CHRÁNIČKA V BETONOVÉ DESCE

KNIHOVNA ZNAČEK SCOREBOARDU

STÁVAJÍCÍ SVĚTLNÁ LED TABULE = ŘJ SCOREBOARDU

STÁVAJÍCÍ OVLÁDACÍ PANEL SYSTÉMU SCOREBOARD

STÁVAJÍCÍ PRŮMYSLOVÝ KONEKTOR 25 PINŮ SE ZÁPADKOU

STÁVAJÍCÍ/NOVÉ ZÁBRANKOVÉ SVĚTLO

NOVÁ KRABICE PROTAHOVACÍ

NOVÁ TRASA SCOREBORD - CHRÁNIČKA V BETONOVÉ DESCE NEBO KANÁLE

KNIHOVNA ZNAČEK STRUKTUROVANÁ KABELÁŽE

STÁVAJÍCÍ SERVER PŘIPOJENÝ NA LAN/WAN

STÁVAJÍCÍ KRABICE PROTAHOVACÍ/PROPOJOVACÍ

NOVÁ KRABICE PROTAHOVACÍ/PROPOJOVACÍ

NOVÁ KRABICE PROTAHOVACÍ

Provedení nosných tras v upravované části budovy:

Přívodní kabely budou uloženy ve standardních nosných trasách:

- parapetní žlab s přepážkou
- kabeláž v instalační liště na omítkě
- kabeláž v nosné trase v betonové desce (viz Nároky na stavbu od technologií SLP)

Projekt neřeší připojení od poskytovatelů datových služeb - jsou stávající.

Nároky na STAVBU od technologií SLP:


Provedení nosných tras v betonu v podlaze (dodávka chrániček je součástí instalace SLP):

- přívody od zábrankových světel do protahovací krabice ZABR v místnosti rozhodčích, 1ks zemní chránička min. Ø40
- propoj z protahovací krabice KR2 v místnosti Ohřívárna do protahovací krabice KR3 v místnosti rozhodčích, 5ks zemní chránička min. Ø63

Úprava stěny s výměnou vstupních dveří i jejich umístění u místnosti Ohřívárna:

- upřesnění viz výkresová dokumentace

PŮDORYS 1NP - NOVÝ STAV
Měřítko 1:400

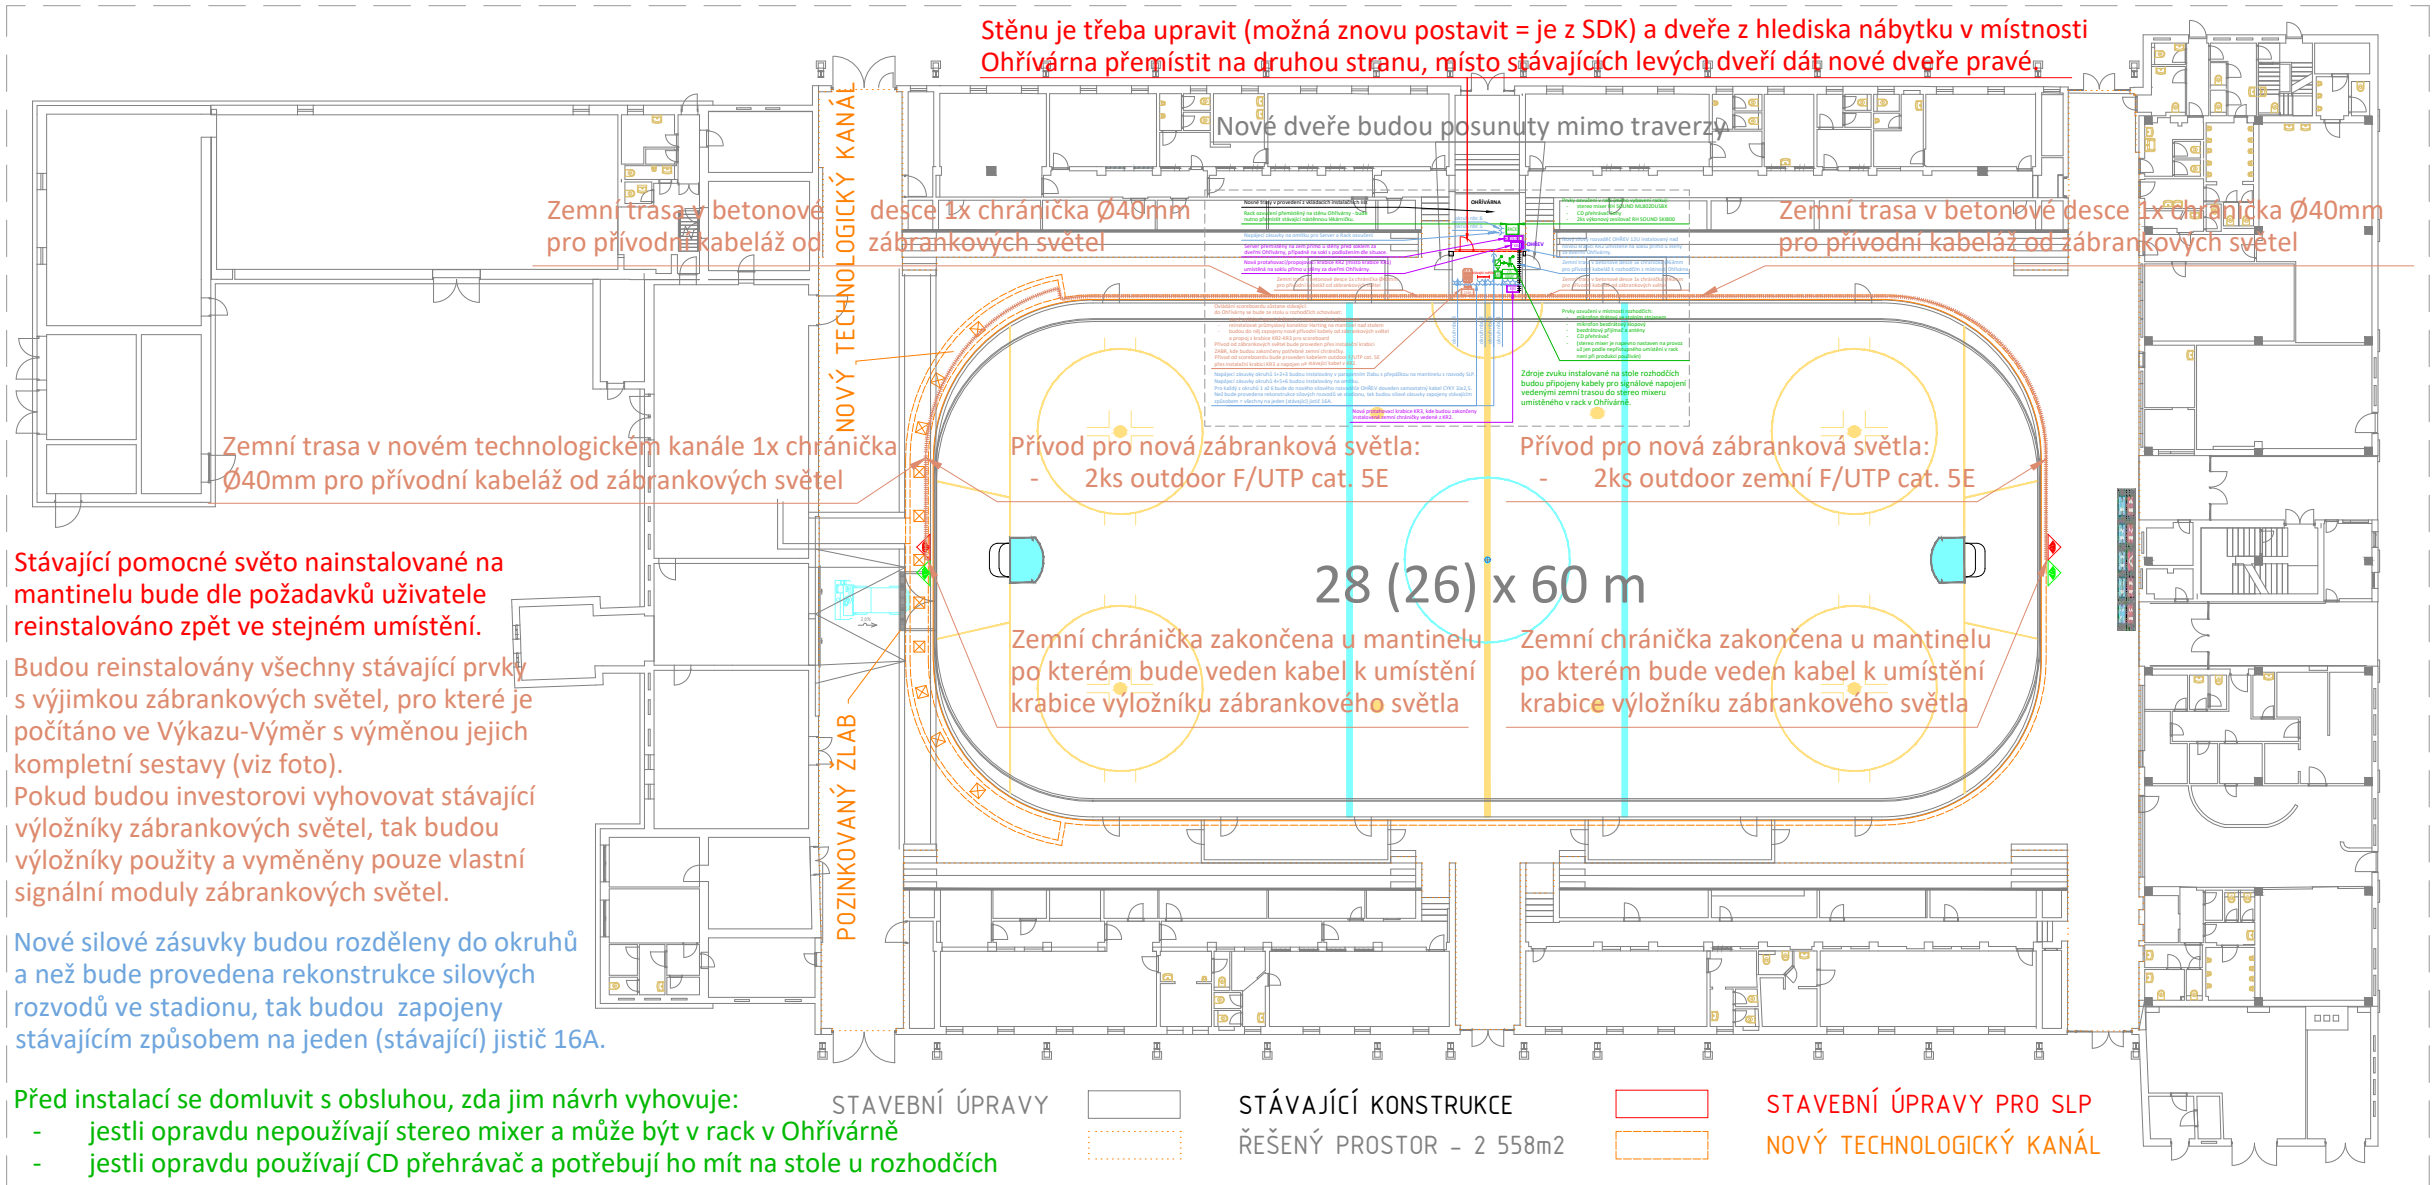

A	01	02	03	04	05	06	07	08	09	M	Bpv	0,000
	10				20		30					565,40

AUTORIZACE	ČKAIT - 1400348	ING. JIŘÍ ŽÁK		
AS PROJECT s.r.o.				
ARCHITEKTURA, PROJEKCE, ENGINEERING, DODAVATELSKÁ ČINNOST A PRODEJ HUMPOLECKÁ 2122, 393 01 PELHŘIMOV, TEL.: 565 323 249, WWW.ASPROJECT.CZ				
VEDOUCÍ ATÉLIÉRU	HLAVNÍ PROJEKTANT	ZODPOVĚDNÝ PROJEKTANT	VYPRACOVAL	
JIŘÍ & VLADIMÍR Žák	MICHAL TOMÁŠEK	MICHAL HOLUB	MICHAL HOLUB 	

REKONSTRUKCE LEDOVÉ PLOCHY ZIMNÍHO STADIONU ŽDĚR NAD SÁZAVOU

INVESTOR:	MĚSTO ŽDĚR NAD SÁZAVOU, IČ: 00295841 ŽIŽKOVA 227/1, 591 01 ŽDĚR NAD SÁZAVOU	FORMÁT	420x594 A2
MÍSTO STAVBY:	parc. č. 2159, k.ú. MĚSTO ŽDĚR [795232], JUNGMANNOVA 1496/10, 591 01 ŽDĚR NAD SÁZAVOU	DATUM REVIZE	12/2025 R1
CHARAKTER STAVBY:	REKONSTRUKCE	STUPEŇ DOK.	PDPS
DOKUMENTACE:	D.1.4. TECHNICKÁ PROSTŘEDÍ STAVEB	Č. ZAKÁZKY	1175/24
	D.1.4.1 ELEKTRONICKÉ KOMUNIKACE (SLABOPROUDÉ SYSTÉMY) D.1.4.1 MĚŘENÍ A REGULACE (MaR)	Č. ARCHIVNÍ	1175/AS
OBSAH:	SLABOPROUDÉ SYSTÉMY (SLP) PŮDORYS 1NP - NOVÝ STAV	MĚŘÍTKO:	ČÍS. VÝKRESU:
		1:80 / 1:400	D.1.4.1.6

TOTO DÍLO JE DUŠEVNÍM VLASTNICTVÍM SPOLIAUTORŮ FIRMY AS PROJECT s.r.o. PELHŘIMOV. O NAKLÁDÁNÍ S DÍLEM ROZHODUJÍ SPOLIAUTORI AS PROJECT s.r.o. JE PŘEDMĚTEM PRÁVA AUTORSKEHO A JE CHRÁNĚNO JAKO CELEK AUTORSKÝM ZÁKONEM Č.121/2000 Sb. V PLATNÉM ZNĚNÍ.