
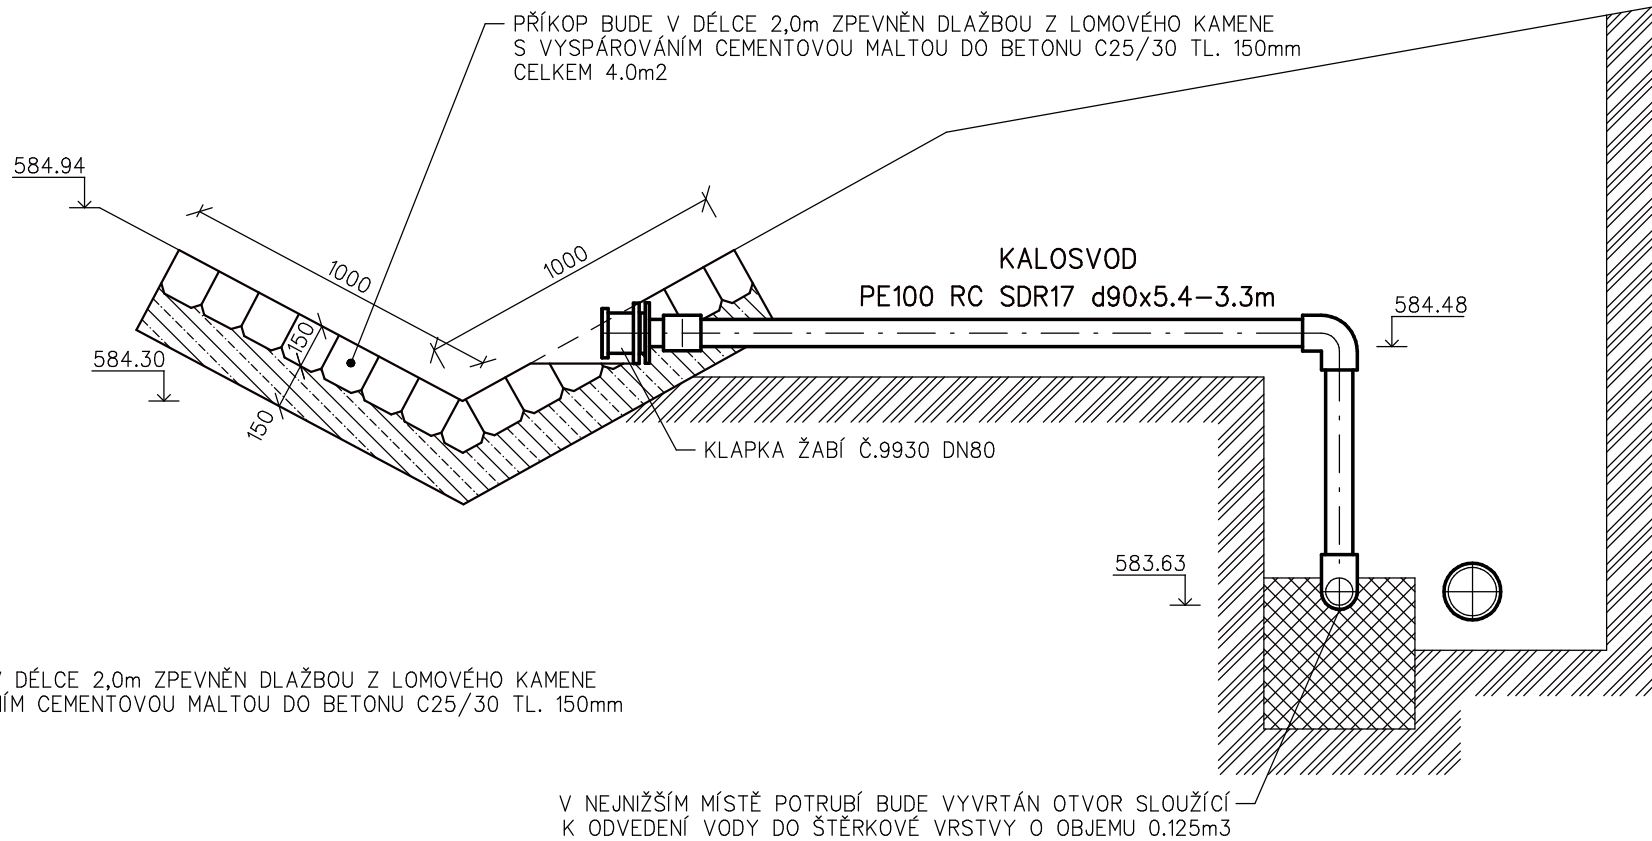



PŮDORYS

ŘEZ A-A'

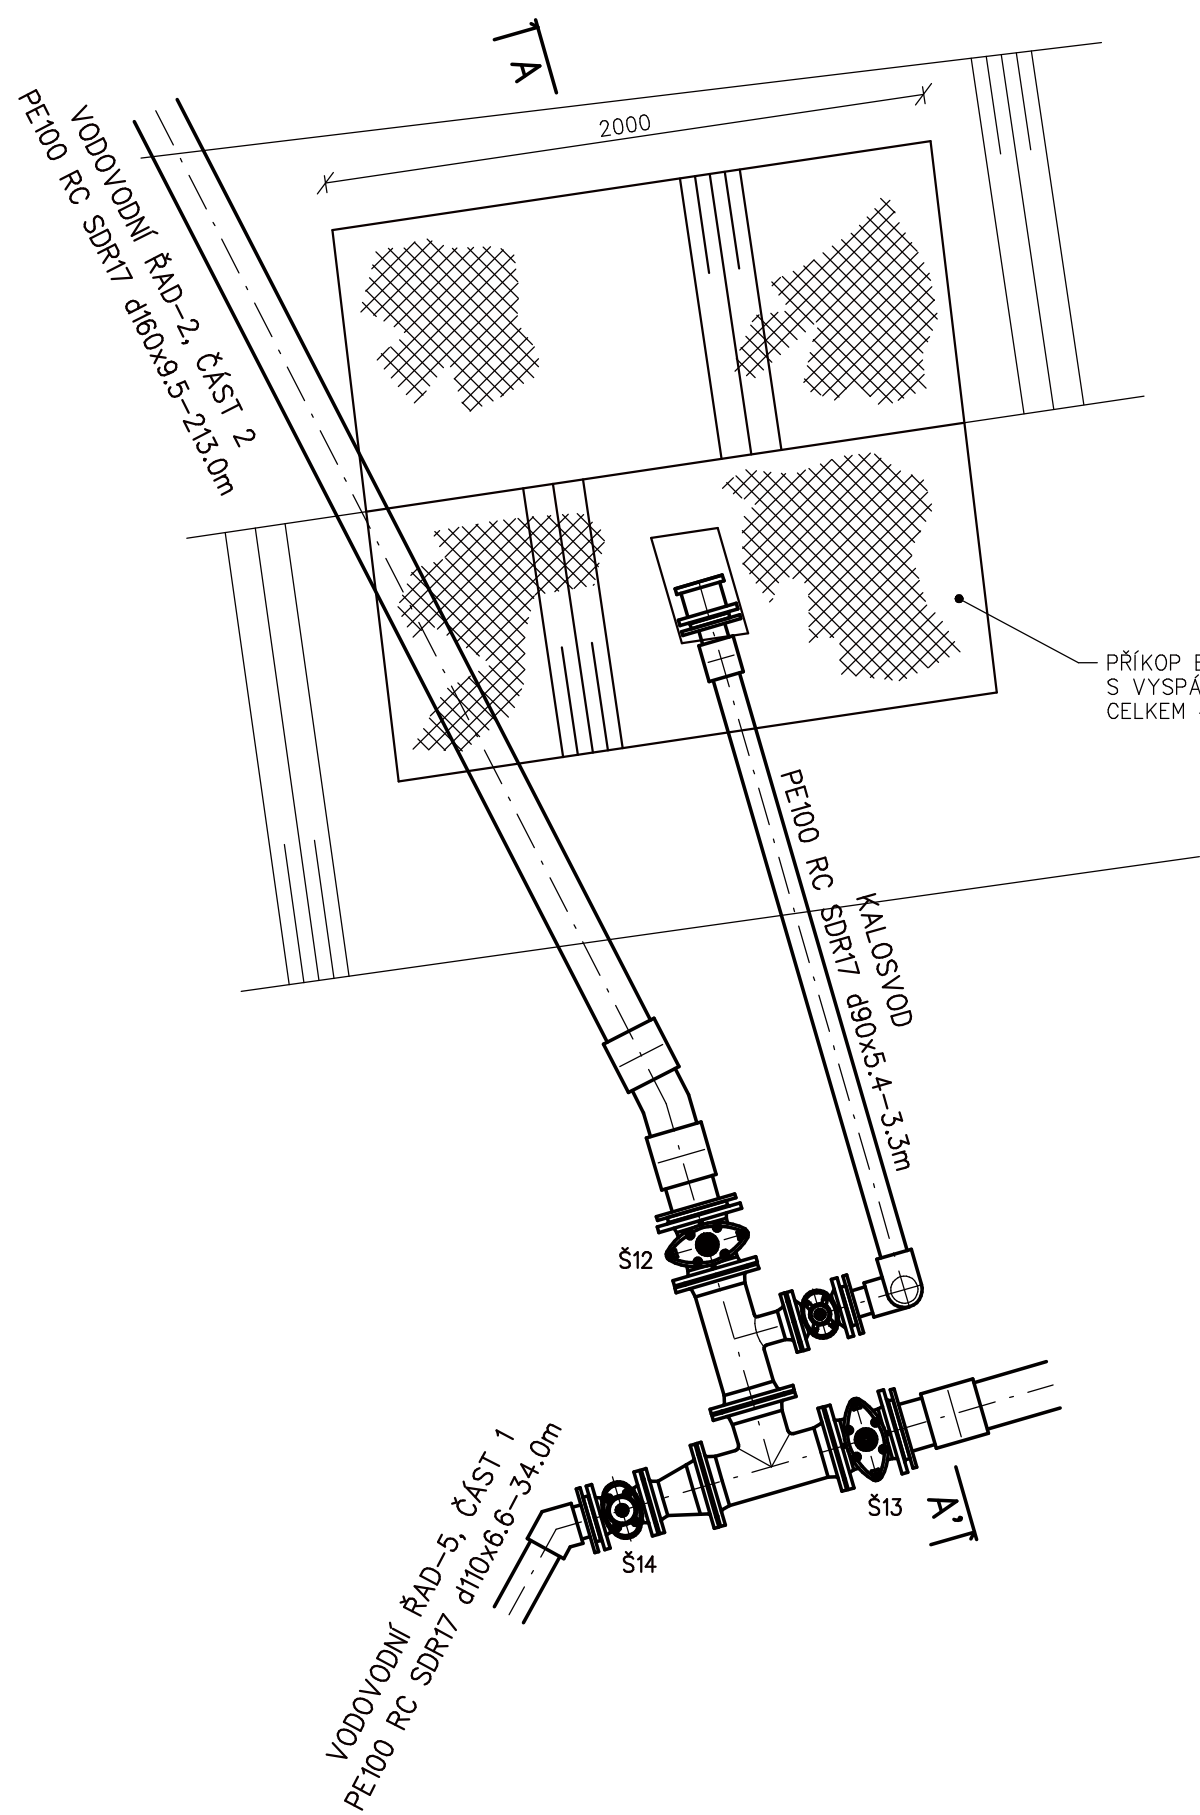

GENERÁLNÍ PROJEKTANT:	ZODP.PROJEKTANT: STANISLAV BLAHA IČO: 15261182	AUTORIZACE:	PARÉ:
 STUDENTSKÁ 1133 591 01 ŽDĀR NAD SÁZAVOU tel: 566651192, 605407990 e-mail: blaha.stan@gmail.com	PROJEKTANT: STANISLAV BLAHA	IČO: 43383513	
	STAVEBNÍK: SVAZ VODOVODŮ A KANALIZACÍ ŽDĀRSKO, VODÁRENSKÁ 2, 591 01 ŽDĀR NAD SÁZAVOU		
	MÍSTO STAVBY: ŽDĀR NAD SÁZAVOU		
	KRAJ: VYSOČNA		
NÁZEV AKCE:	ŽDĀR NAD SÁZAVOU - REKONSTRUKCE VODOVODU A KANALIZACE NA SÍDLIŠTI 7, 3. - 5. ETAPA		FORMÁT: 3 A4
ČÁST:	D. DOKUMENTACE INŽENÝRSKÉHO OBJEKTU		DATUM: 01/2019
STAVEBNÍ OBJEKT:	D.1 VODOVOD		STUPEŇ: DPS
OBSAH:	KALOSVOD 1		ZAKÁZKA: 2019/BI/001
			MĚŘÍTKO: 1 : 25
			REVIZE: -
			VÝKRES Č.: D.149